



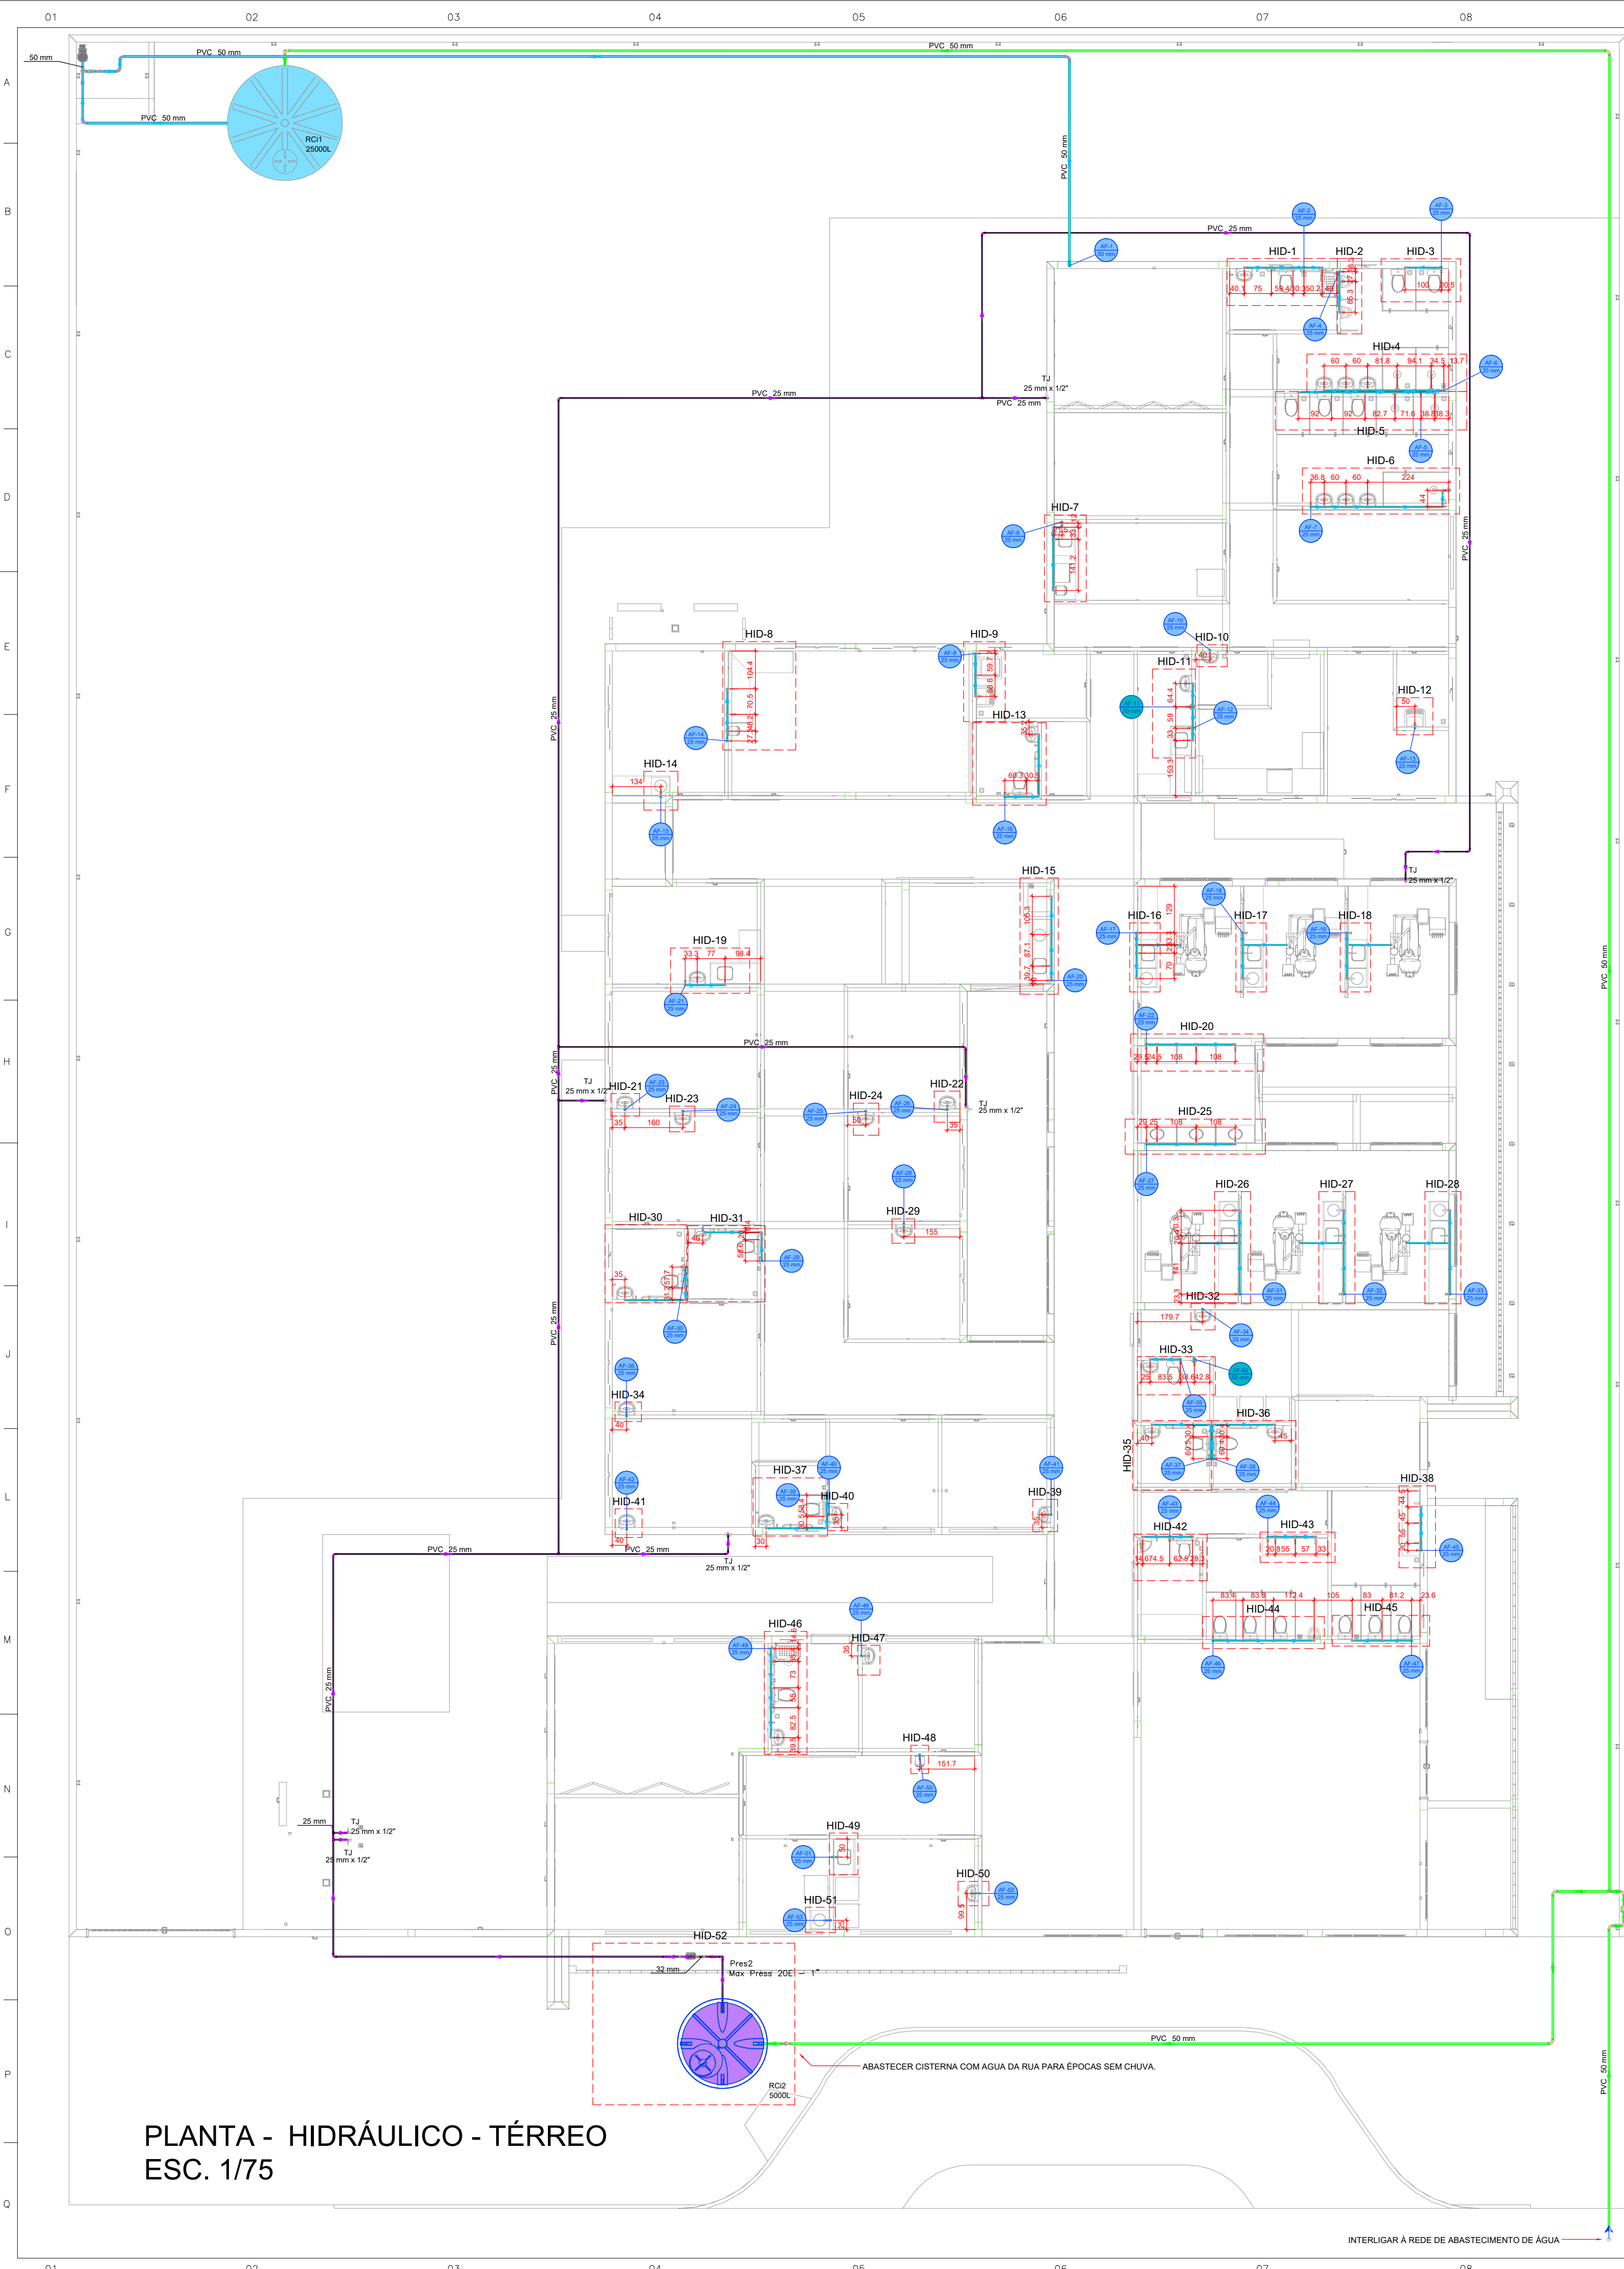

Legenda de condutas - TERREO	
Água fria	
Água fria (Resiso)	
Alimentação	


Legenda - TERREO	
Alimentador Pedal	
Curva de transposição	
Hidômetro individual	
Registro de Flusão com PVC soldável	
Registro de gaveta c/ranço cromada c/PVC soldável	
Registro esfera V&S compacto soldável	
Reservatório 5000L	
Valvula de descarga c/PVC soldável	
Valvula de retenção vertical c/PVC soldável	

LAVATÓRIO DE BANCADA

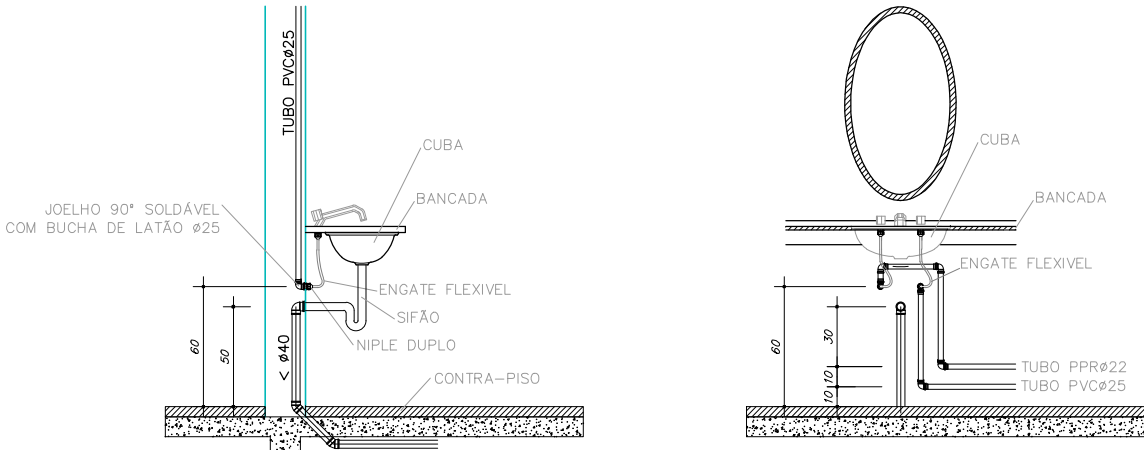


VISTA LATERAL DA LIGAÇÃO DE ÁGUA/ESGOTO Sem Escala

VISTA FRONTAL DA LIGAÇÃO DE ÁGUA/ESGOTO Sem Escala

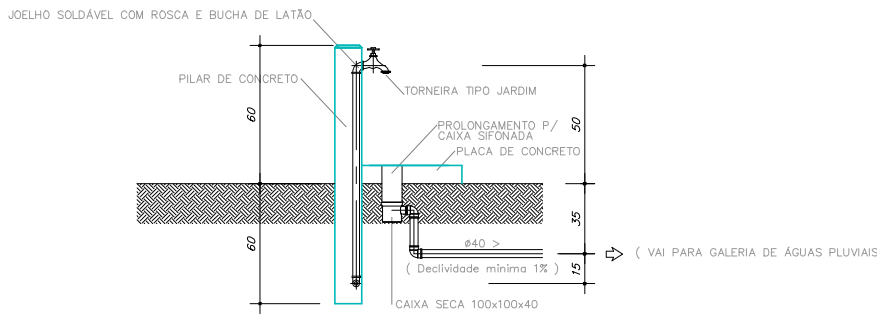

VISTA LATERAL PONTO DE ÁGUA EXTERNO Sem Escala

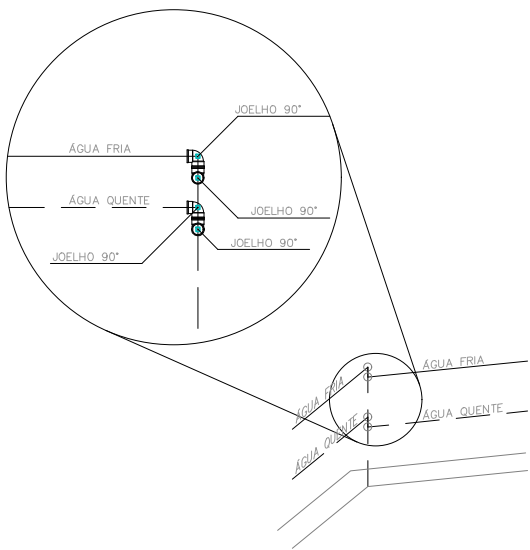


OBS.: UTILIZAR DOIS JOELHOS 90° SEMPRE QUE O ÂNGULO ENTRE AS PAREDE FOR DIFERENTE DE 45° e 90°.

DETALHE PARA CANTOS DE PAREDE Escala 1/25



PLANTA - HIDRÁULICO - TÉRREO ESC. 1/75

PROJETO HIDROSSANITÁRIO					
PROJETO HIDROSSANITÁRIO		CONTRATADO: Talia Henrique Pereira Fonseca		SECRETARIA SECRETARIA DE ATENÇÃO PRIMÁRIA À SAÚDE	
Endereço: Rua Nogueira, Nº 21		Rua Nova, Faria - MG		OBRA: CONSTRUÇÃO DE IMÓVEL COMERCIAL	
Contratado: CREA-MG: 284463/D		Telefone: (31) 9 9879-0332		PROJETO: UBS PORTE 4	
E-mail: eng.taliahenrique@gmail.com		Número Cliente: 85/2024			
DATA: 15/11/2024	VERIF: 15/11/2024	APROV: 15/11/2024	UNIDADE: (EXCETO INDICADO)	REFERÊNCIA (1) (TÉRREO)	
NOME: VISTO:			DTM		
		TÍTULO: PLANTA HIDRÁULICO TERREO, NOTAS, LEGENDAS			
HIDR		ESCALA: INDICADAS NO DESENHO		DESENHO NÚMERO: 00001	MOD: 00
				REVISÃO: 00	FOLHA: 01/09

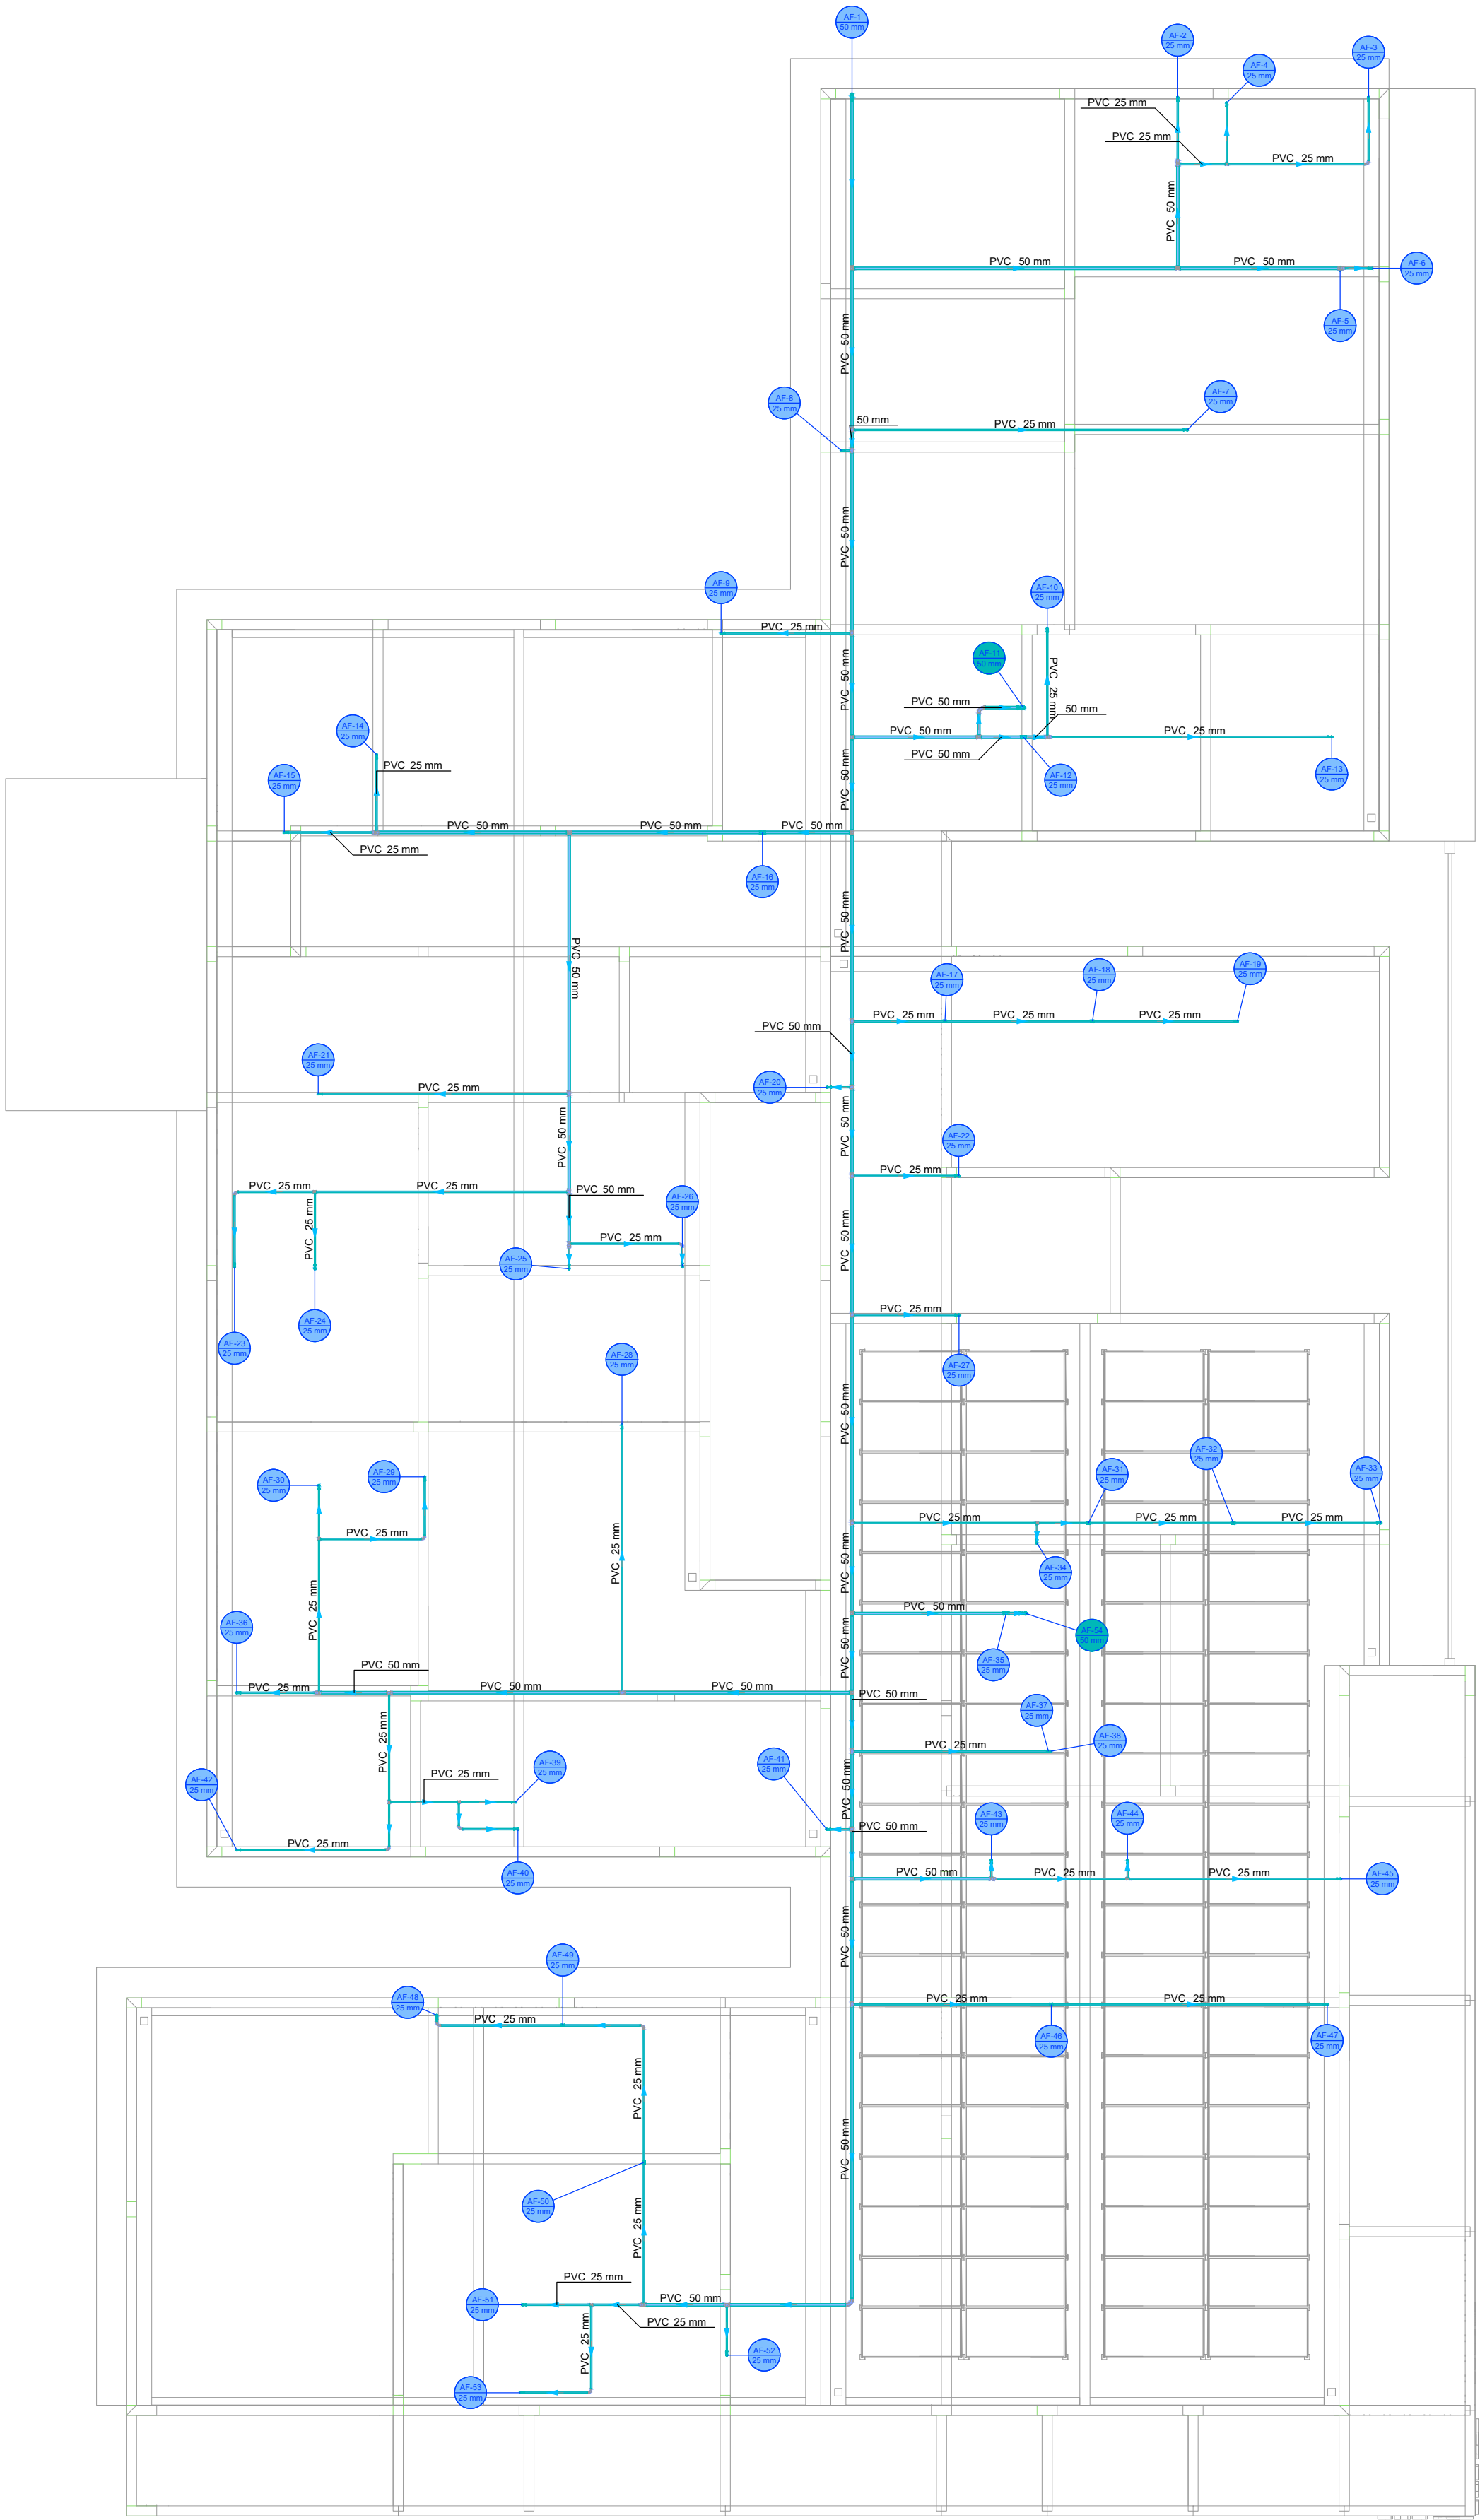


Legenda de condutos - COBERTURA
Água fria


PLANTA - HIDRÁULICO - COBERTURA
ESC. 1/75

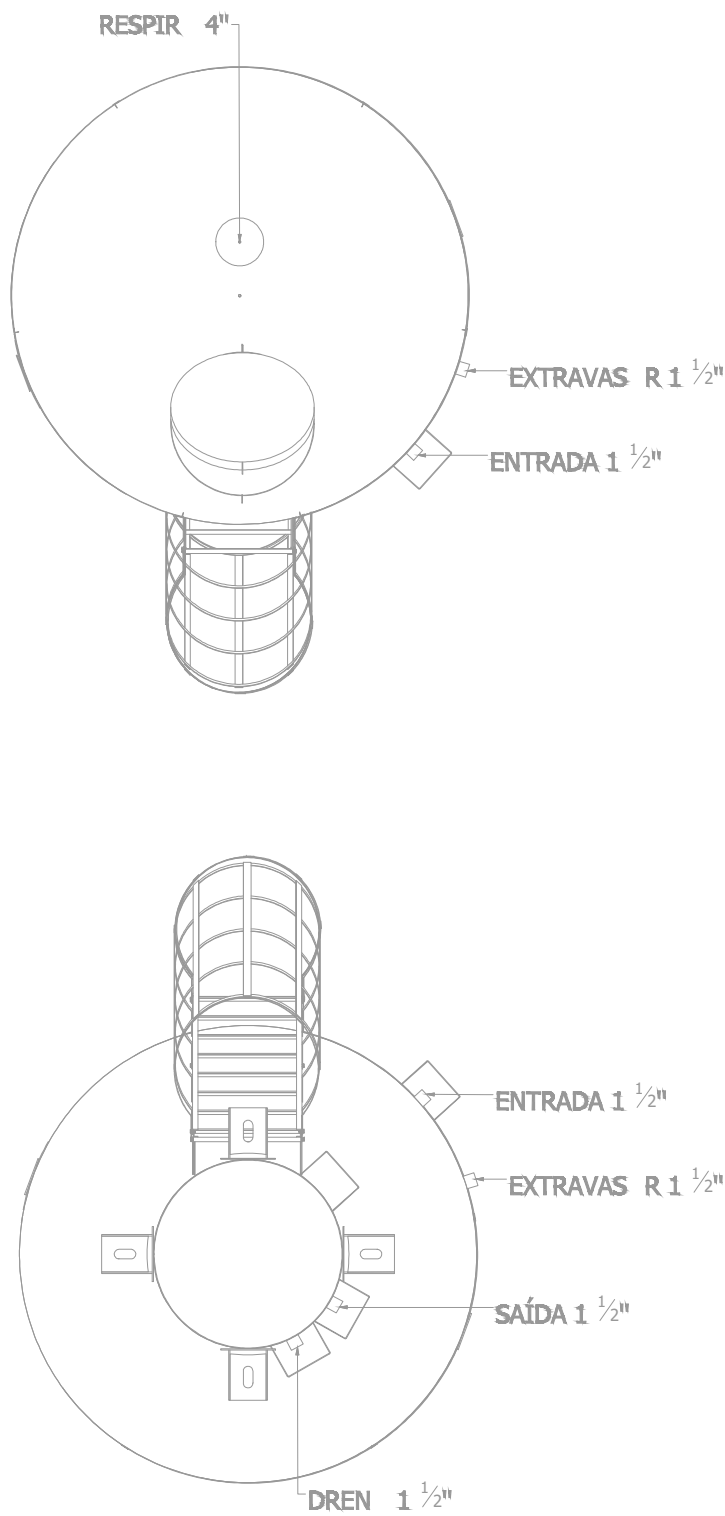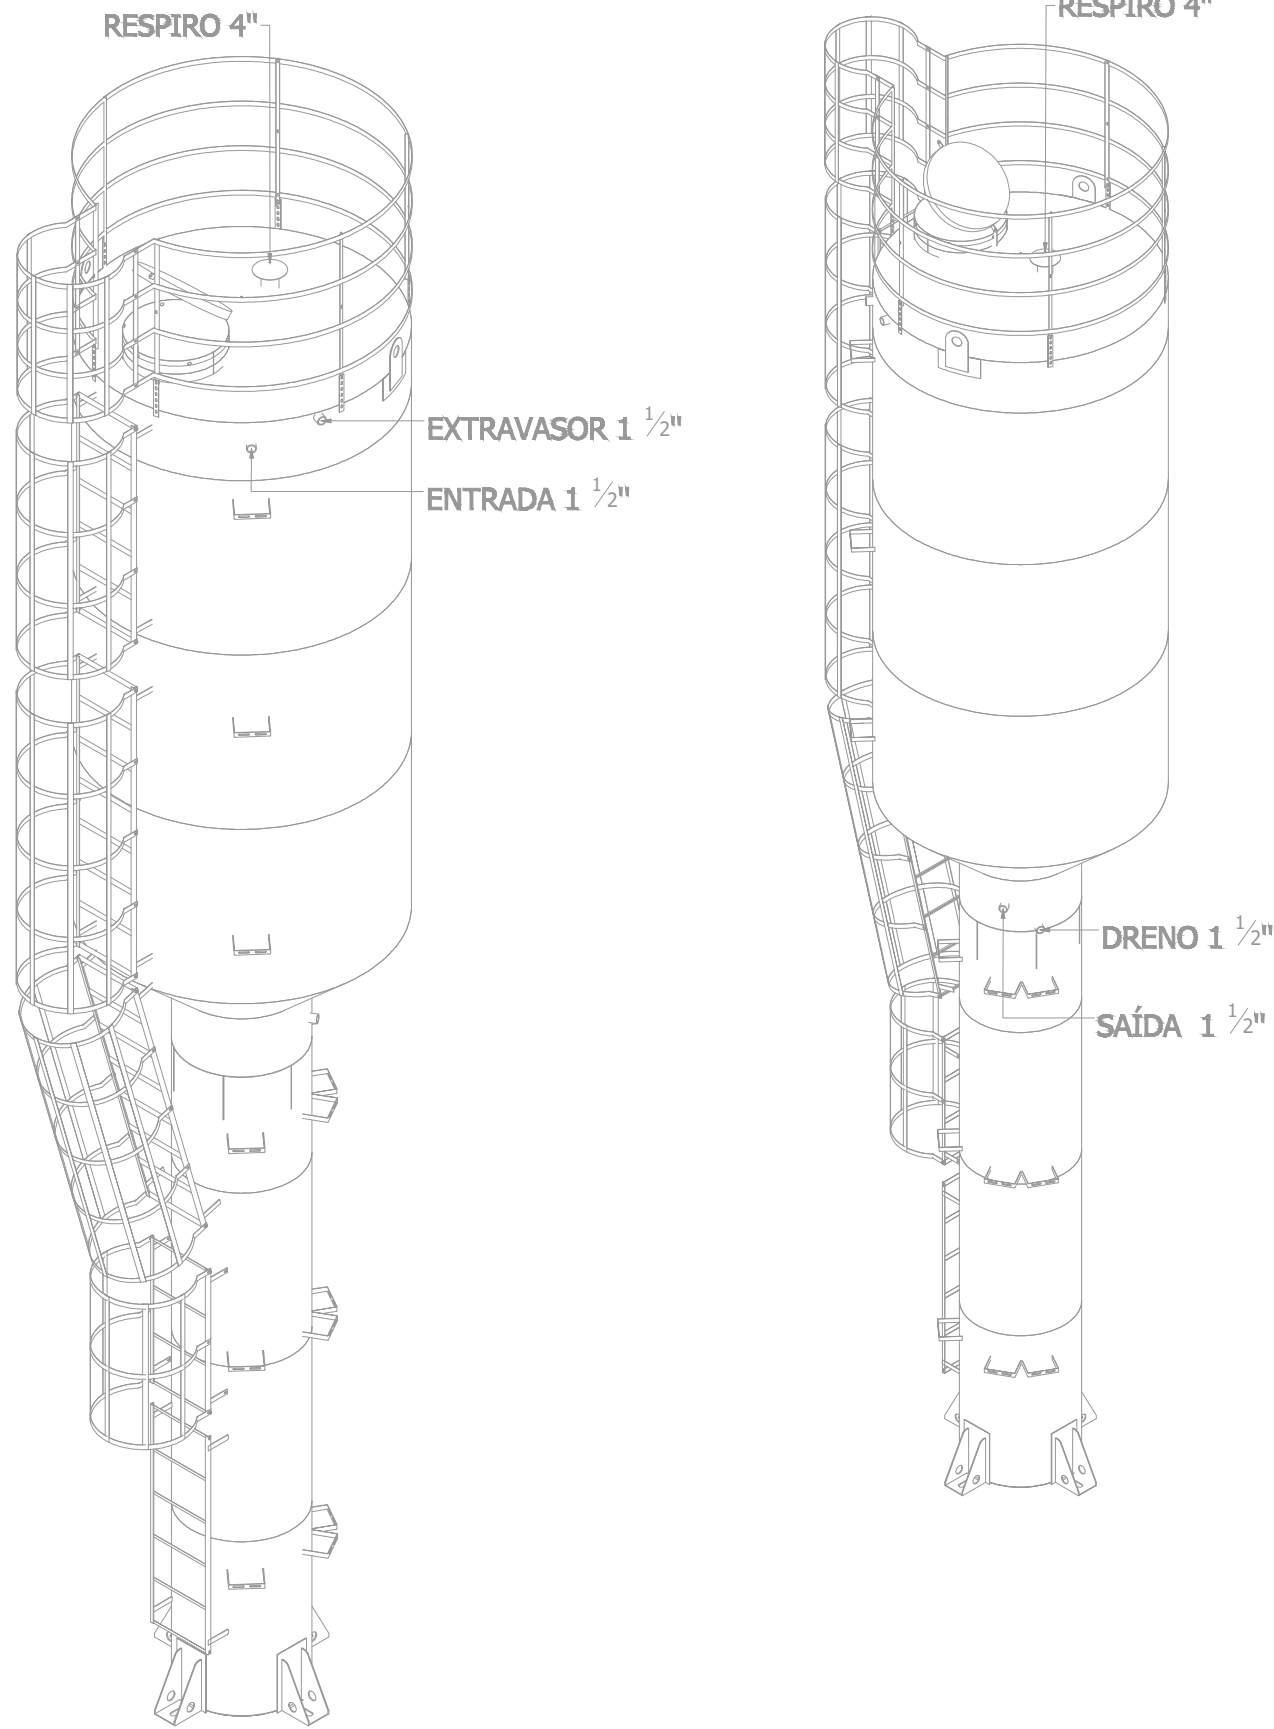


PROJETO HIDROSSANITÁRIO				
PROJETO HIDROSSANITÁRIO		CONTRATADO: Talles Henrique Pereira Fonseca		SECRETARIA SECRETARIA DE ATENÇÃO PRIMÁRIA À SAÚDE
Endereço: Rua Nogueira, Nº 21 Vila Nova, Fátima - MG		OBRA: CONSTRUÇÃO DE IMÓVEL COMERCIAL		2
Contratado: CNEIA-MG: 284463D		Projeto: UBS PORTE 4		Número Cliente: 85/2024
E-mail: eng.talleshenrique@gmail.com		UNIDADE: (EXCETO INDICADO)		REFERÊNCIA (1" DRENO)
DATA: 15/11/2024	VERIF: 15/11/2024	APROV:	QTY:	
NOME:		TÍTULO: PLANTA HIDRÁULICO COBERTURA, NOTAS, LEGENDAS		
VISTO:		DESENHO NÚMERO: 00001		MOD: HIDR
		REVISÃO: 00		FOLHA: 02/09

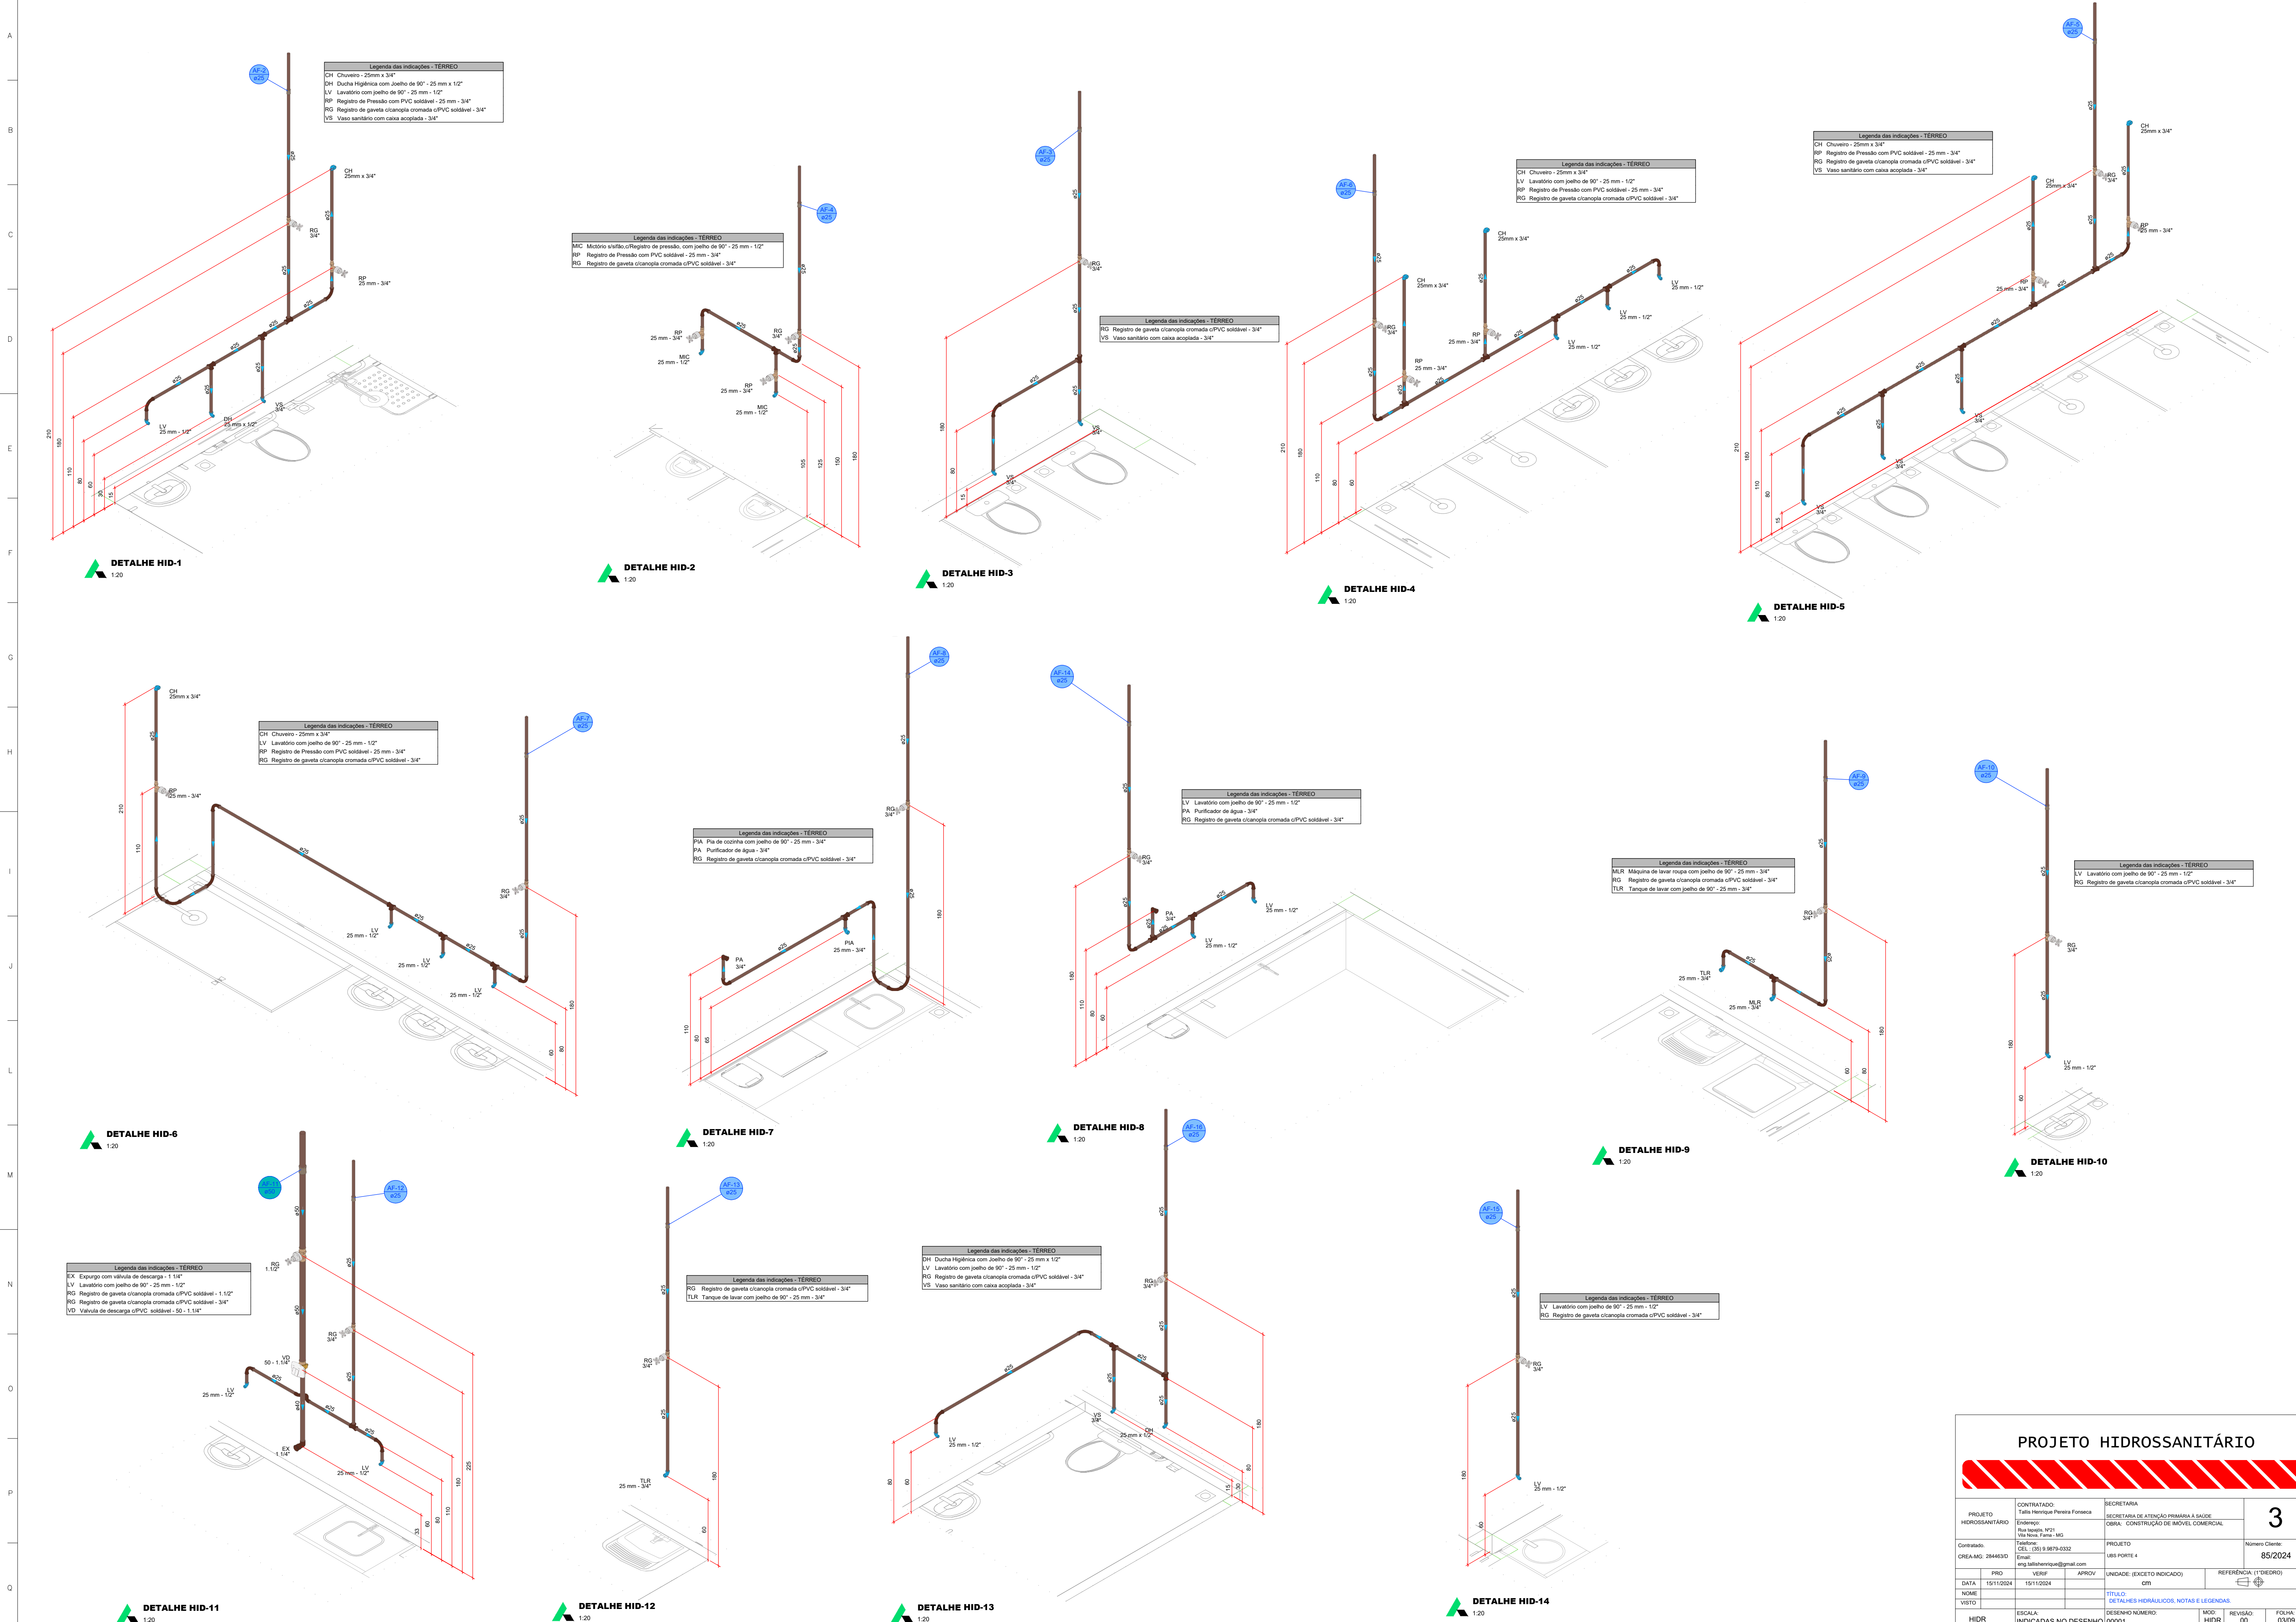


PROJETO HIDROSSANITÁRIO						
PROJETO HIDROSSANITÁRIO		CONTRATADO: Talia Henrique Pereira Fonseca		SECRETARIA SECRETARIA DE ATENÇÃO PRIMÁRIA À SAÚDE		3
		Endereço: Rua Siqueira, Nº 21 Bairro: Fátima, Fátima - MG		OBRA: CONSTRUÇÃO DE IMÓVEL COMERCIAL		
Contratado: CNEIA-MG: 284463D		Telefone: CEL: (35) 9 1879-0332 E-mail: eng.taliahenrique@gmail.com		PROJETO UBS PORTE 4		
				Número Cliente: 85/2024		
DATA: 15/11/2024		VERIF: 15/11/2024		APROV: _____		
NOME: _____		TÍTULO: DETALHES HIDRÁULICOS, NOTAS E LEGENDAS		UNIDADE: (EXCETO INDICADO) GTH		REFERÊNCIA (TÉRREO) 
VISTO: _____						
HIDR		ESCALA: INDICADAS NO DESENHO		DESENHO NÚMERO: 00001		MOD: 00 FOLHA: 03/09

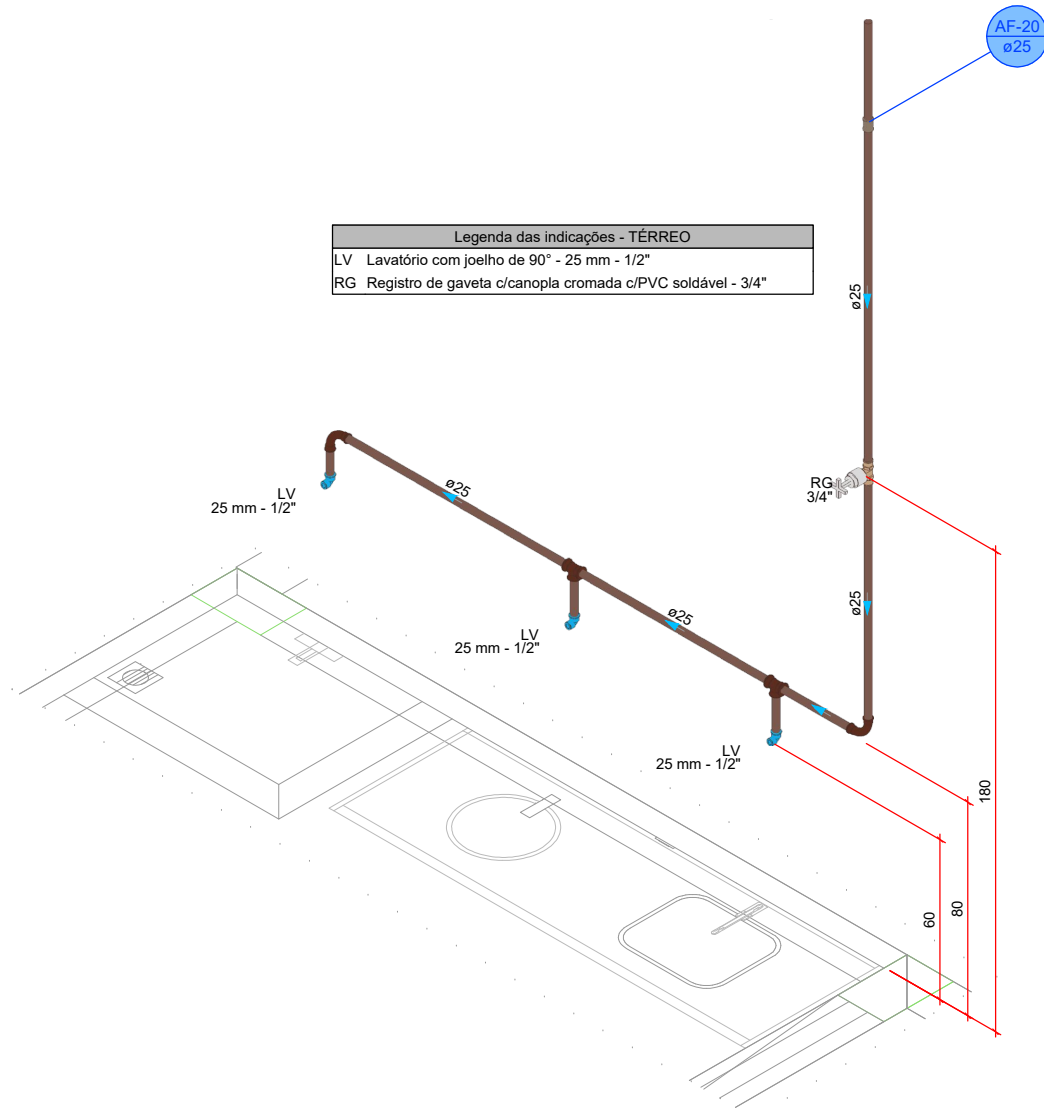


DETALHE HID-15
1:20

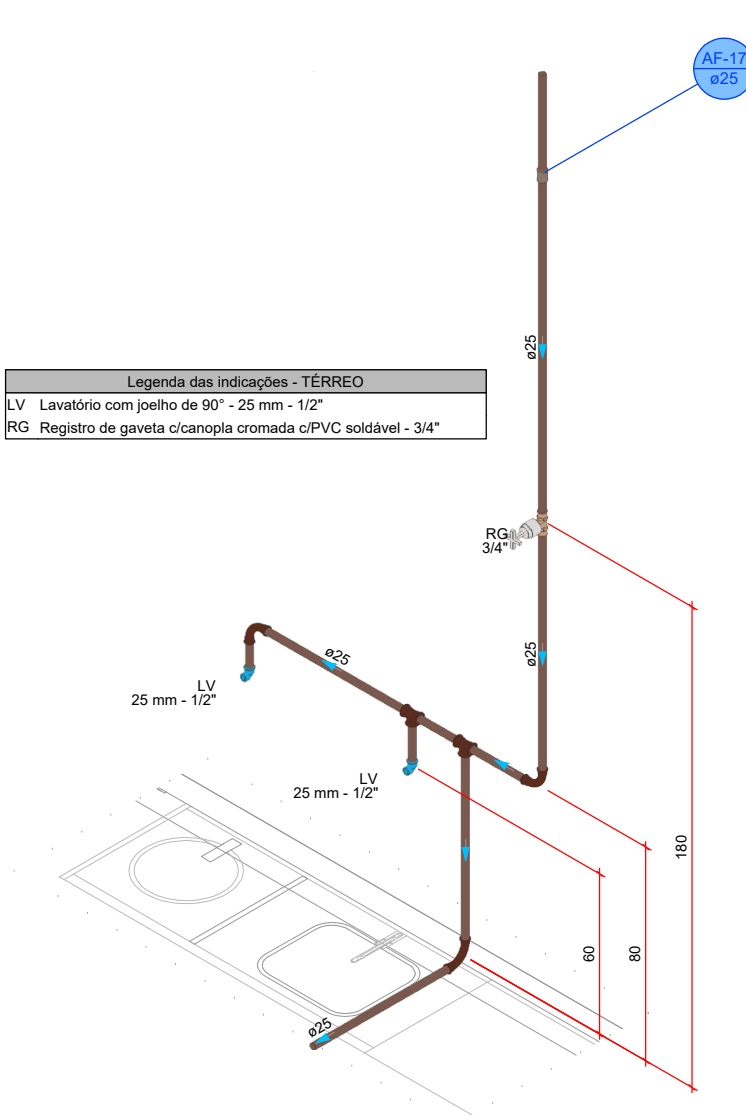


DETALHE HID-16
1:20

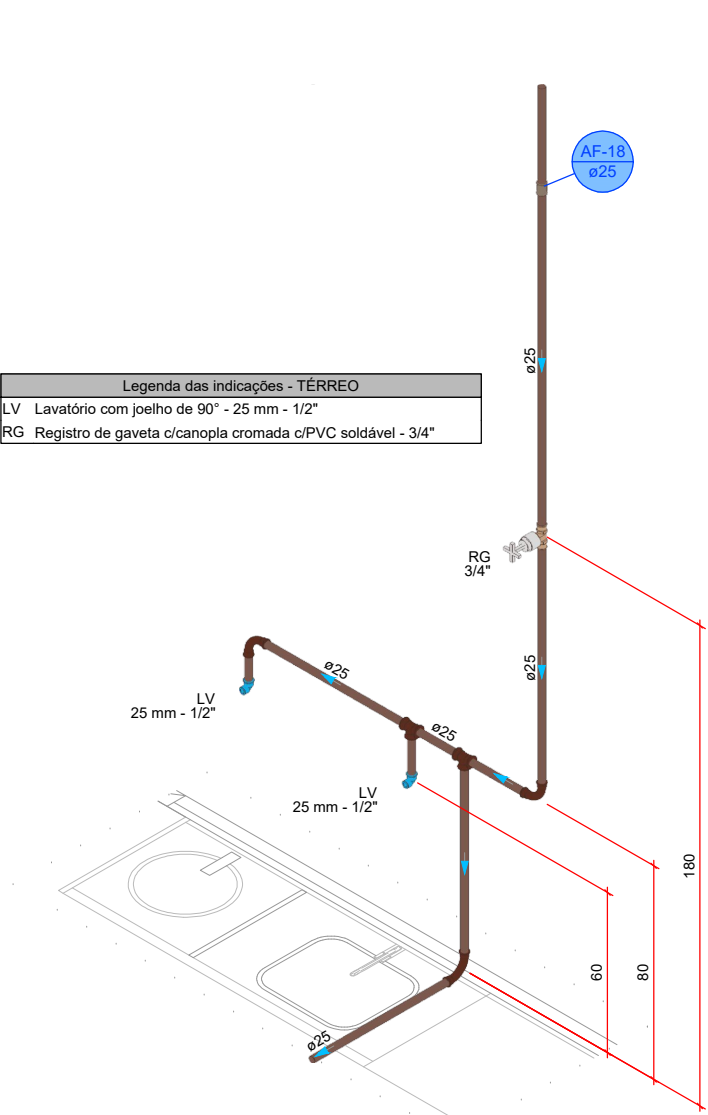


DETALHE HID-17
1:20

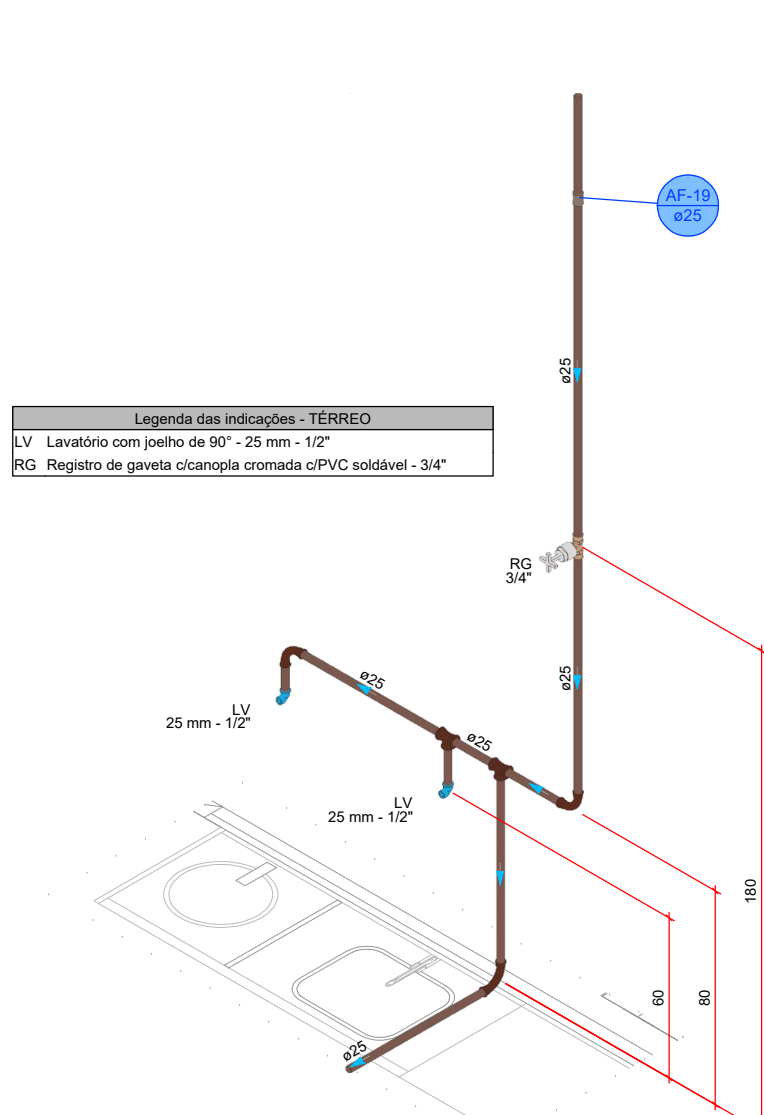


DETALHE HID-18
1:20

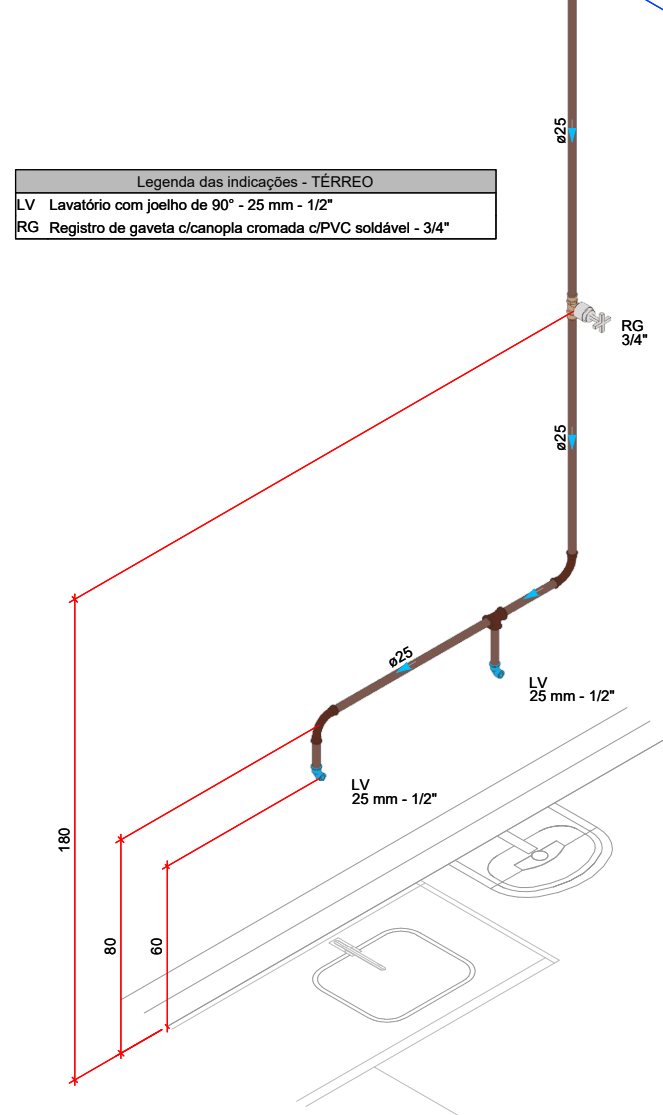


DETALHE HID-19
1:20

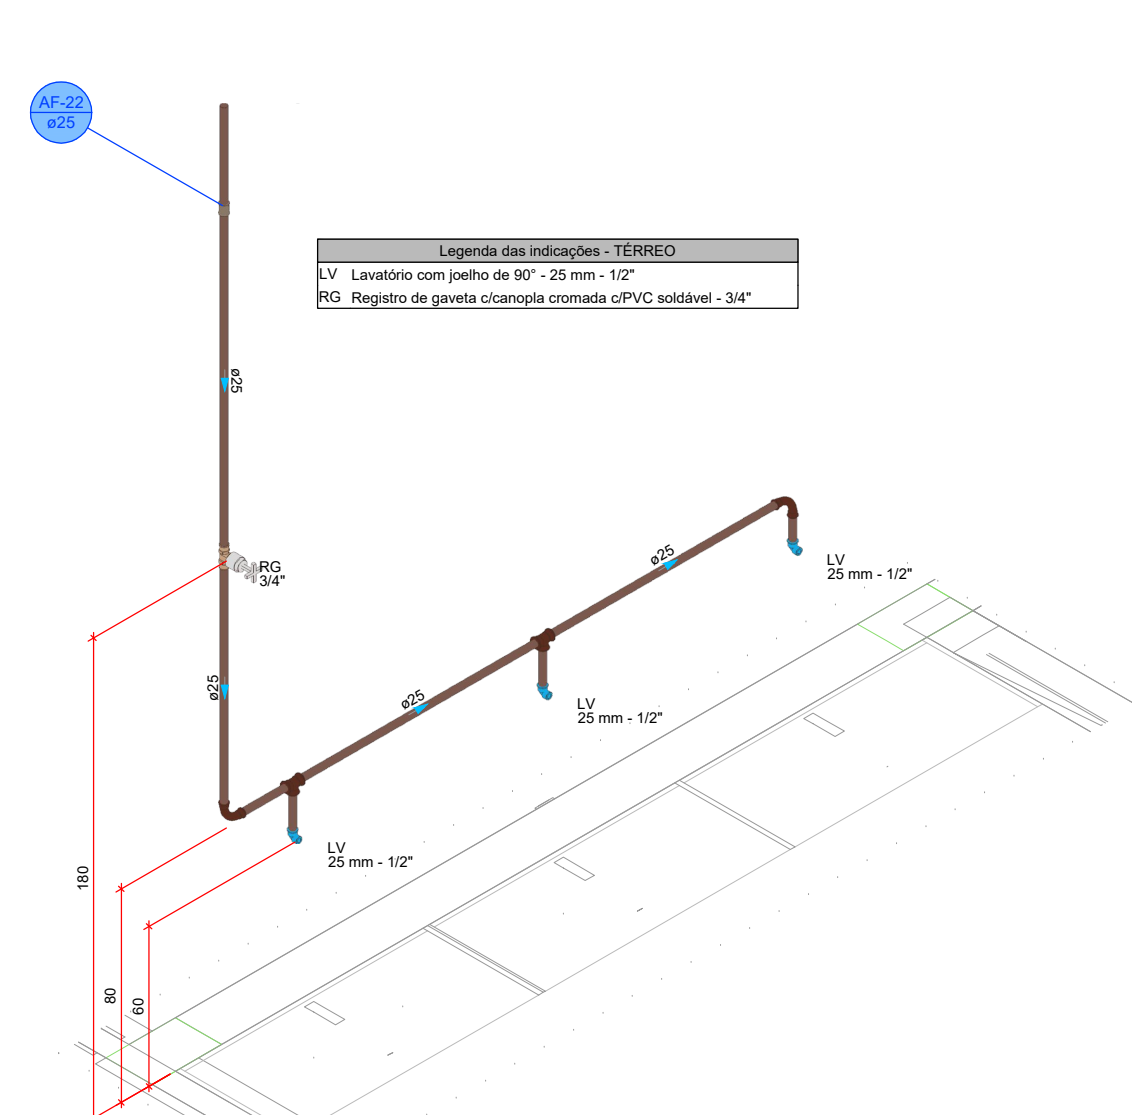


DETALHE HID-20
1:20

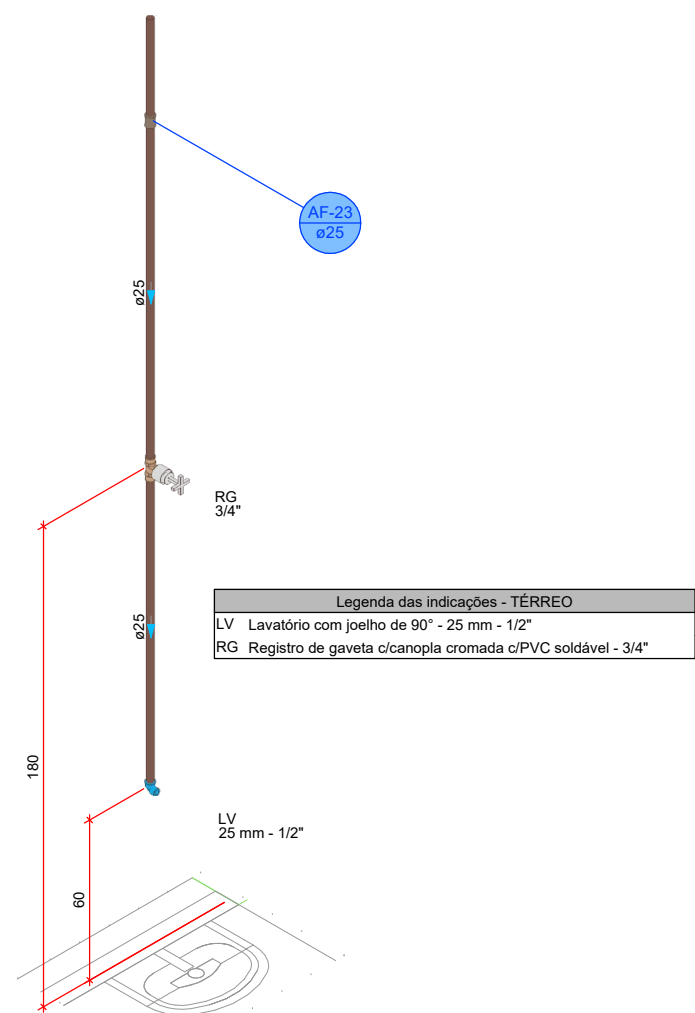


DETALHE HID-21
1:20

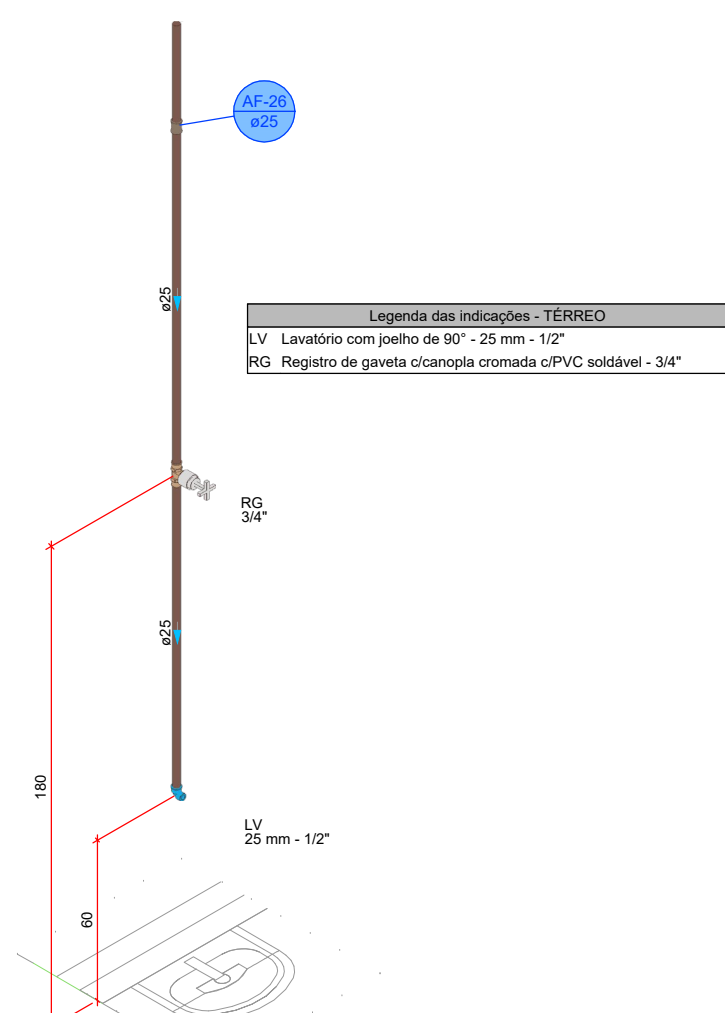


DETALHE HID-22
1:20

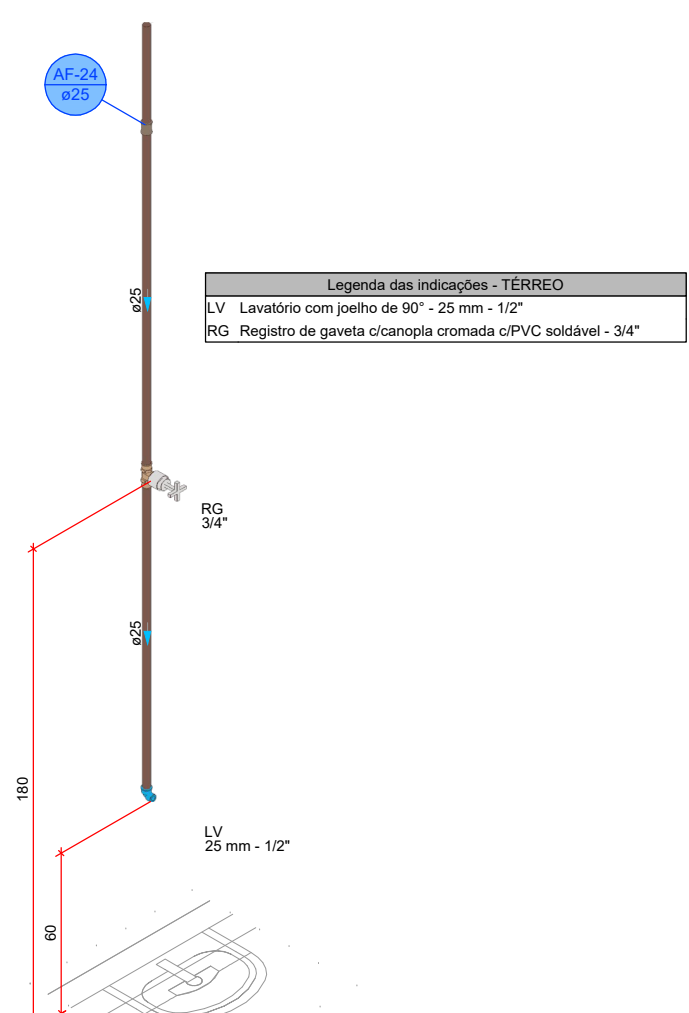


DETALHE HID-23
1:20

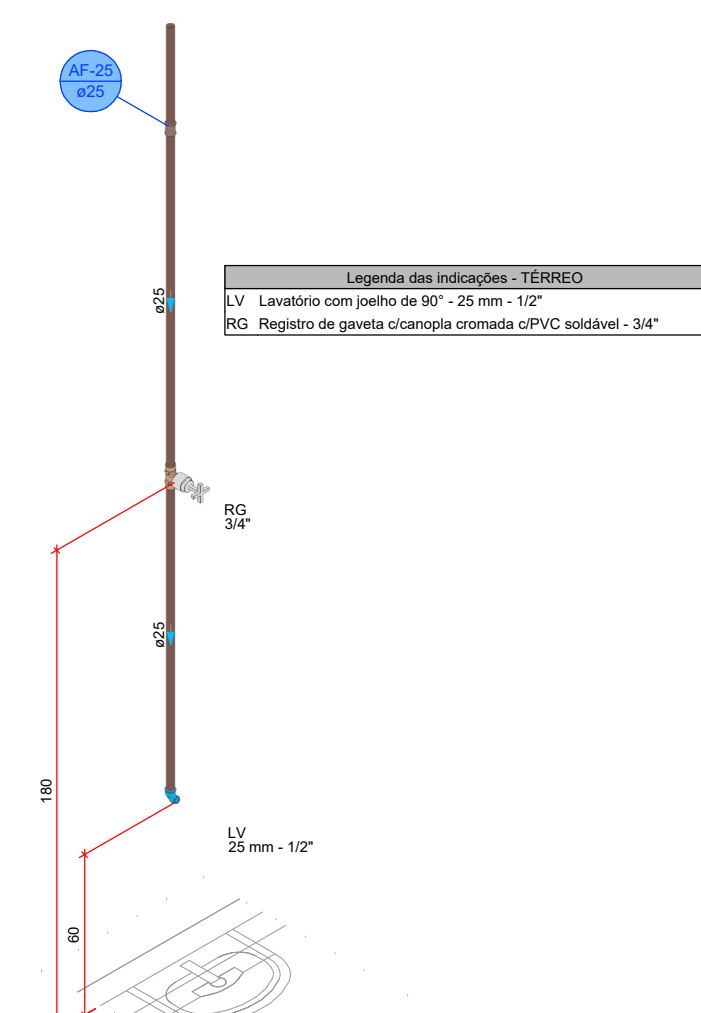


DETALHE HID-24
1:20

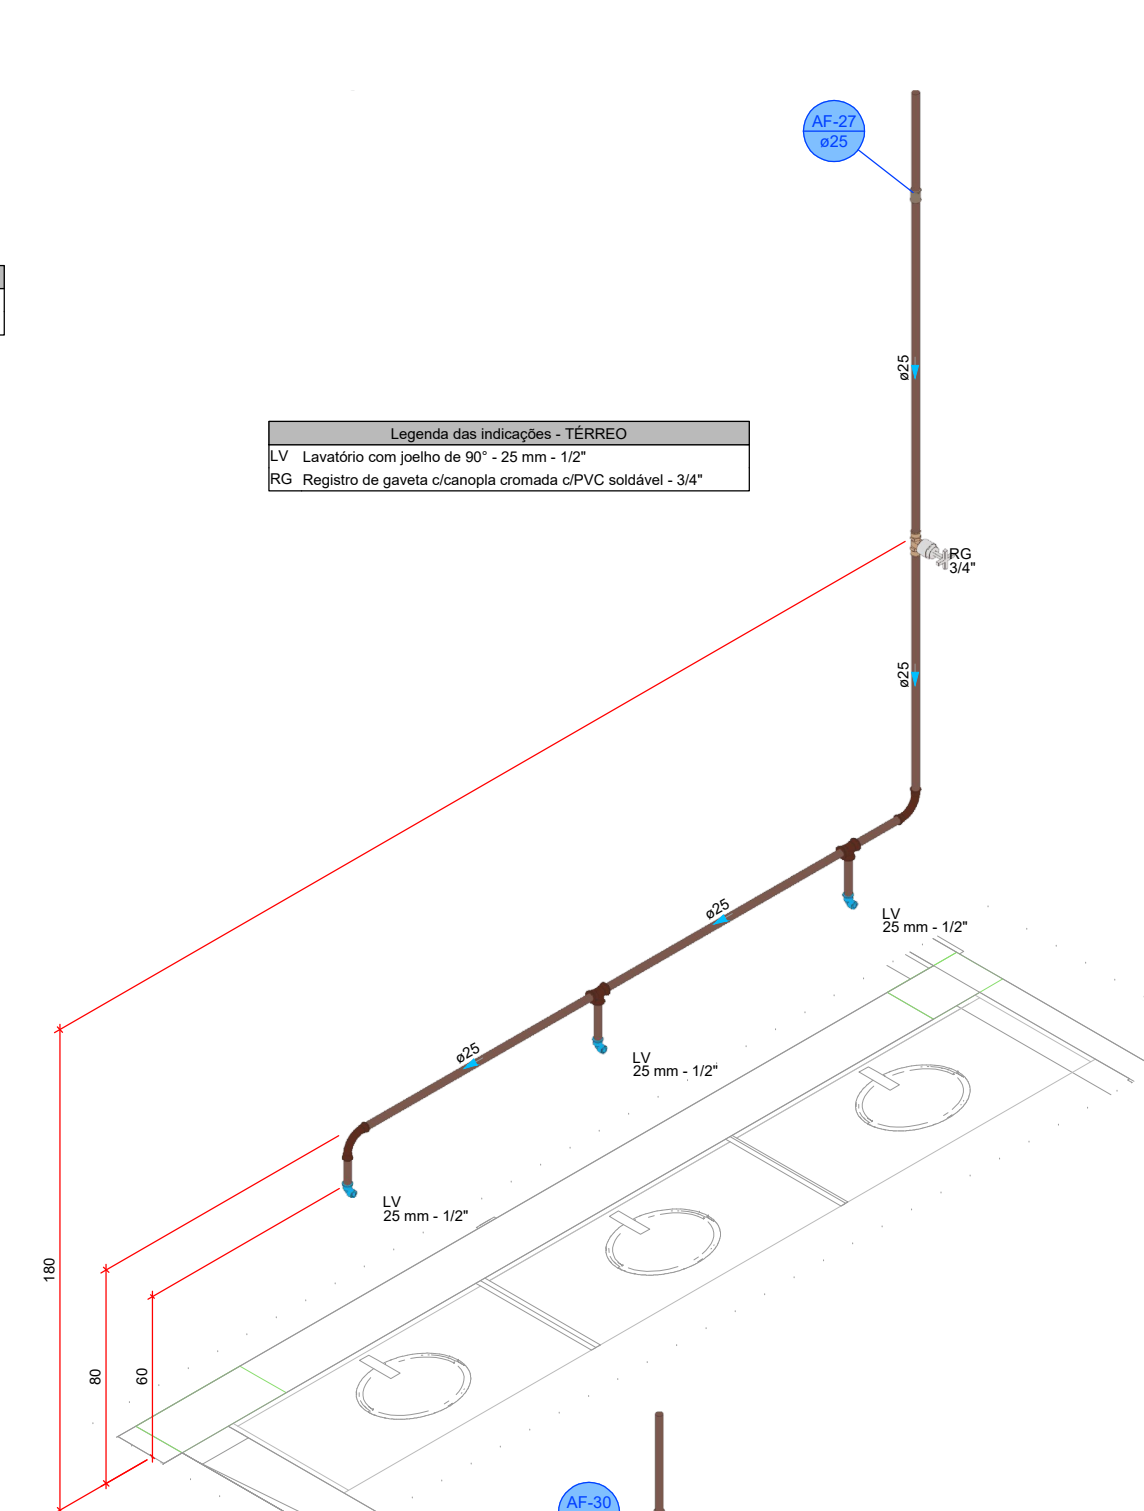


DETALHE HID-25
1:20

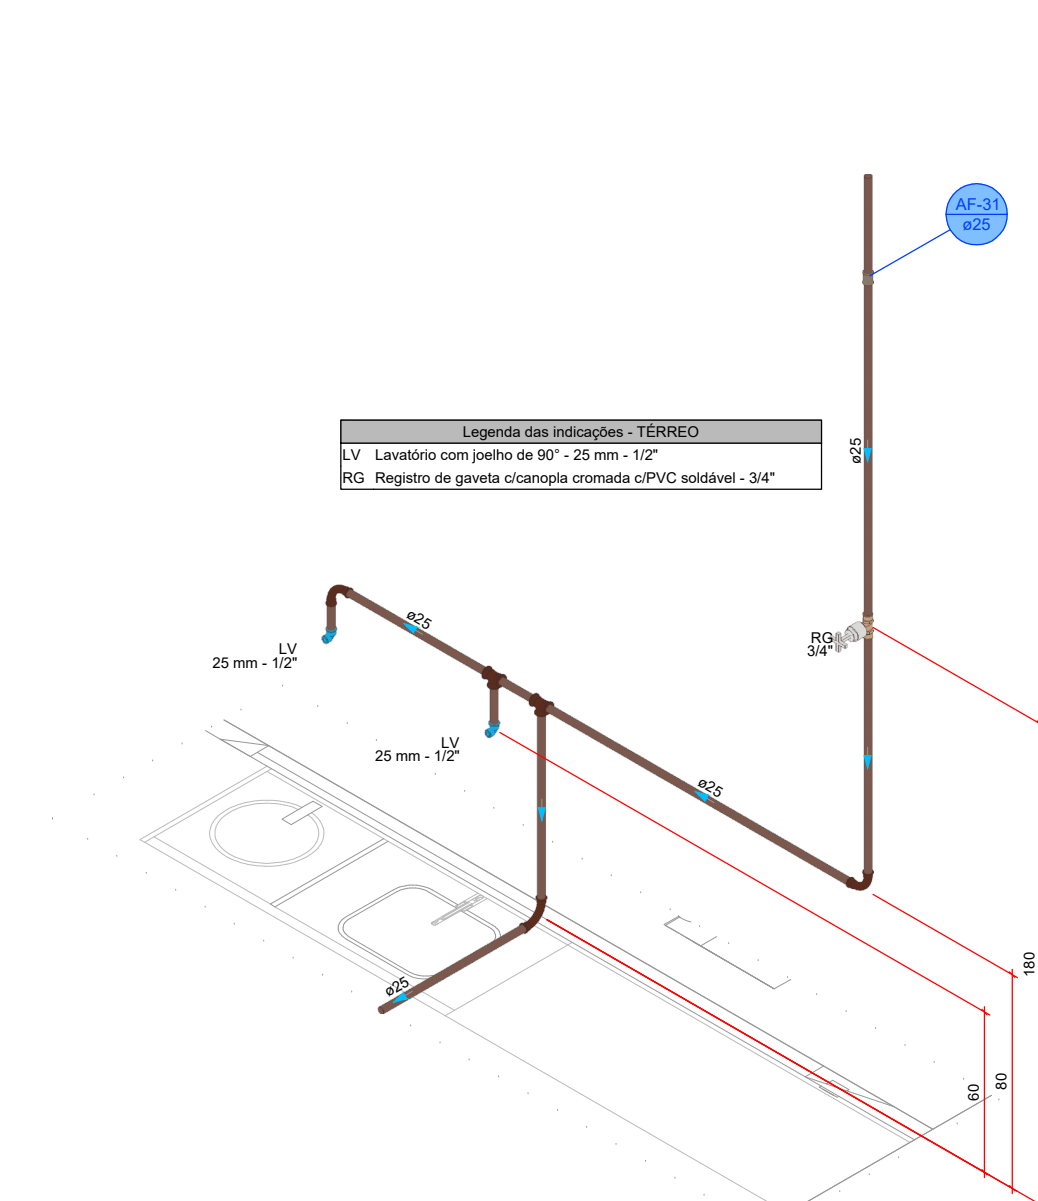


DETALHE HID-26
1:20

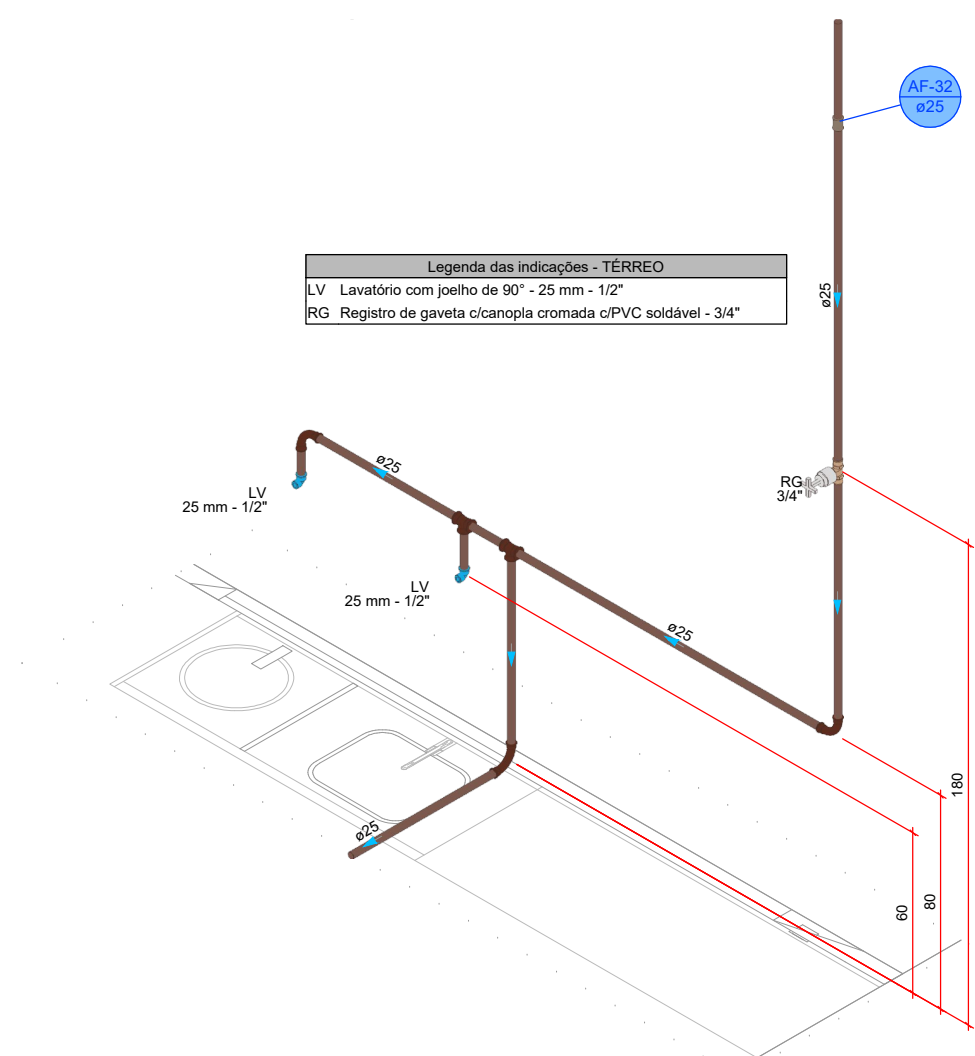


DETALHE HID-27
1:20

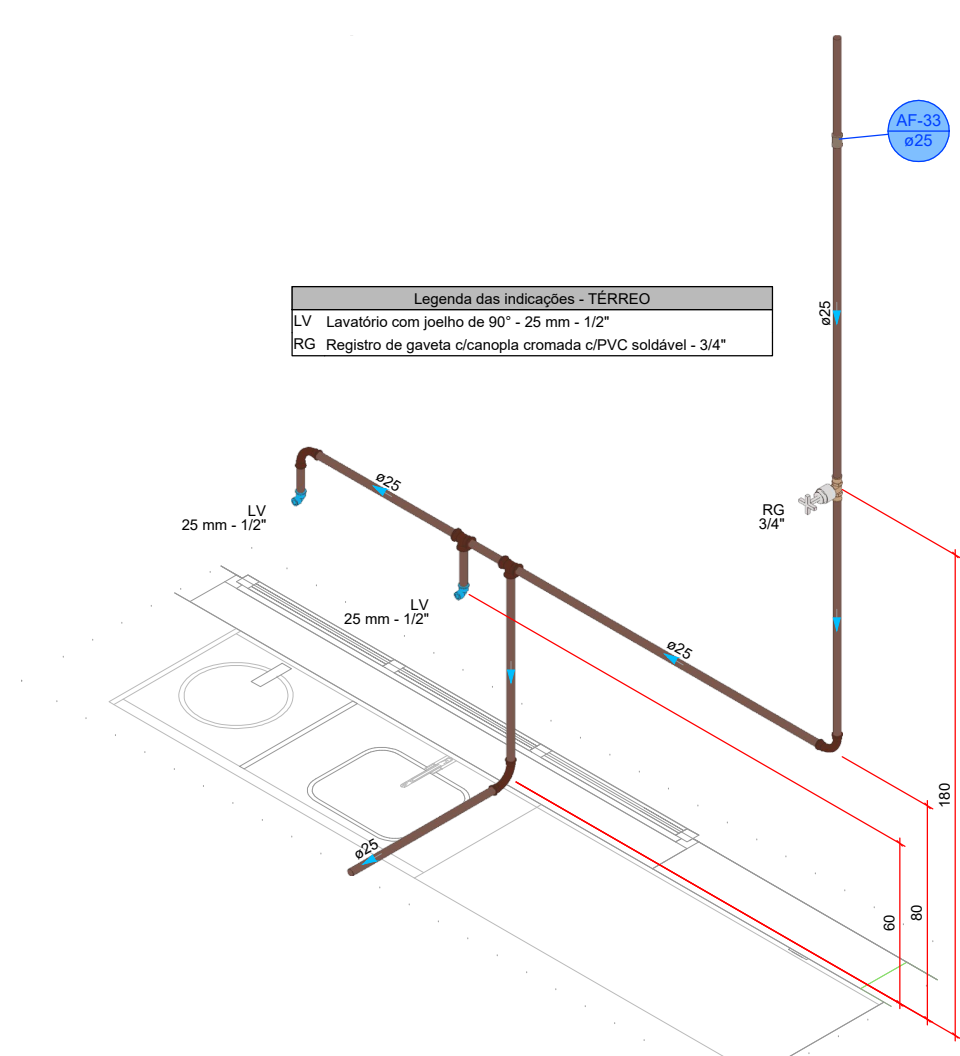

DETALHE HID-28
1:20


















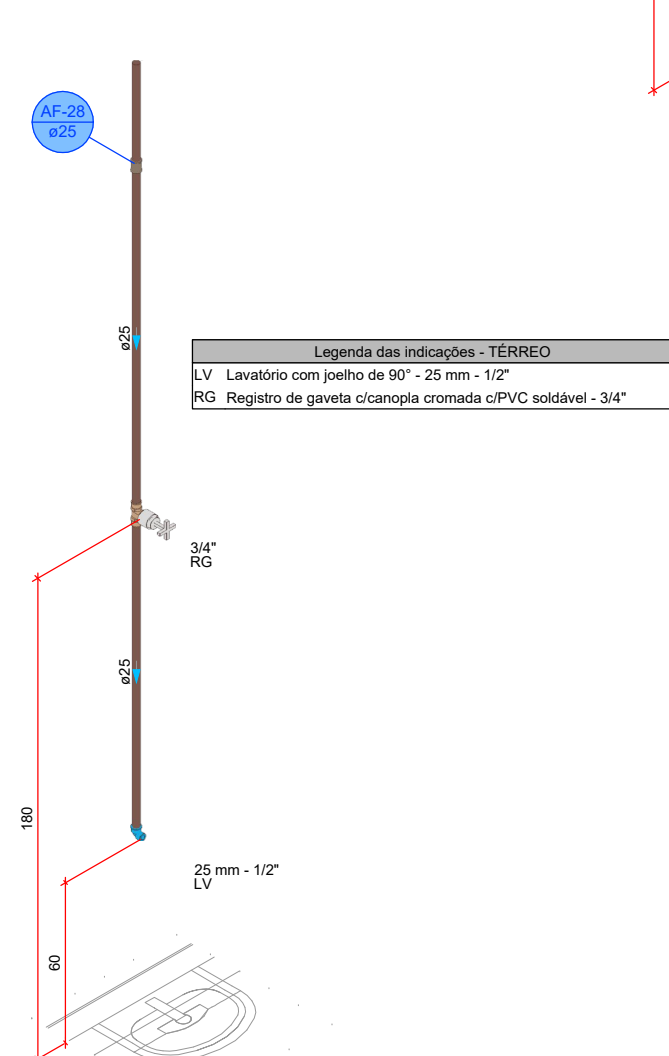


DETALHE HID-29
1:20





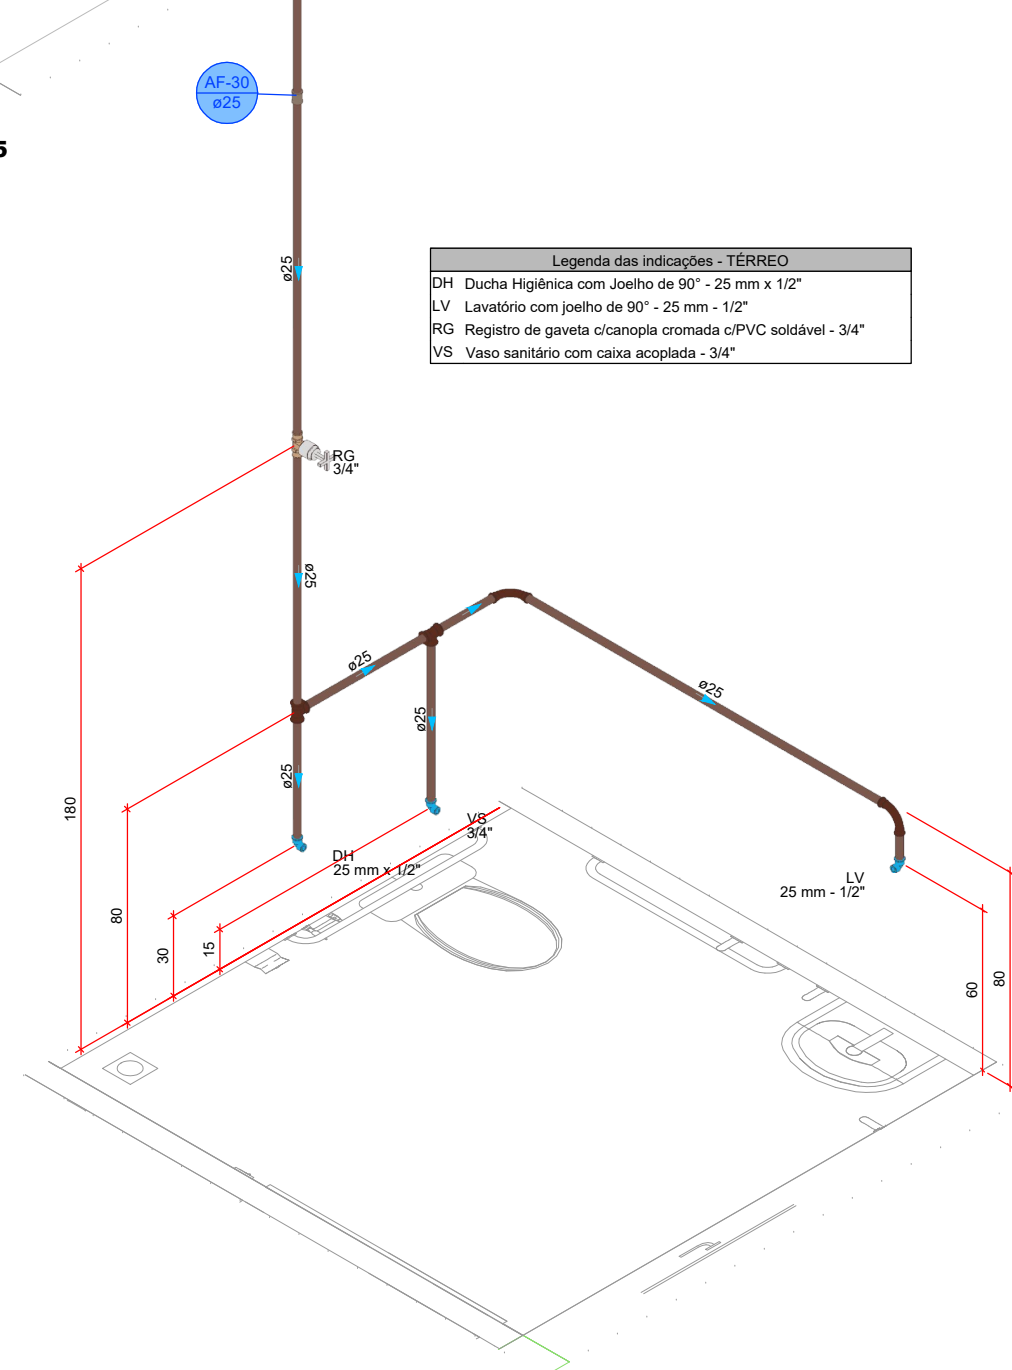


DETALHE HID-30
1:20


PROJETO HIDROSSANITÁRIO					
PROJETO HIDROSSANITÁRIO		CONTRATADO: Talis Henrique Pereira Fonseca		SECRETARIA SECRETARIA DE ATENÇÃO PRIMÁRIA À SAÚDE	
Endereço: Rua Siqueira, Nº21 Vila Nova, Fátima - MG		PROJETO UBS PORTE 4		Número Cliente: 85/2024	
Contratado: CNEIA-MG: 284463D		Email: eng.talishenrique@gmail.com		UNIDADE: (EXCETO INDICADO)	
DATA: 15/11/2024		VERIF: 15/11/2024		REFERÊNCIA (1) (TÉRREO)	
VISTO:		TÍTULO: DETALHES HIDRÁULICOS, NOTAS E LEGENDAS		MOD: 00	
HIDR		ESCALA: INDICADAS NO DESENHO		REVISÃO: 00	
				FOLHA: 04/09	

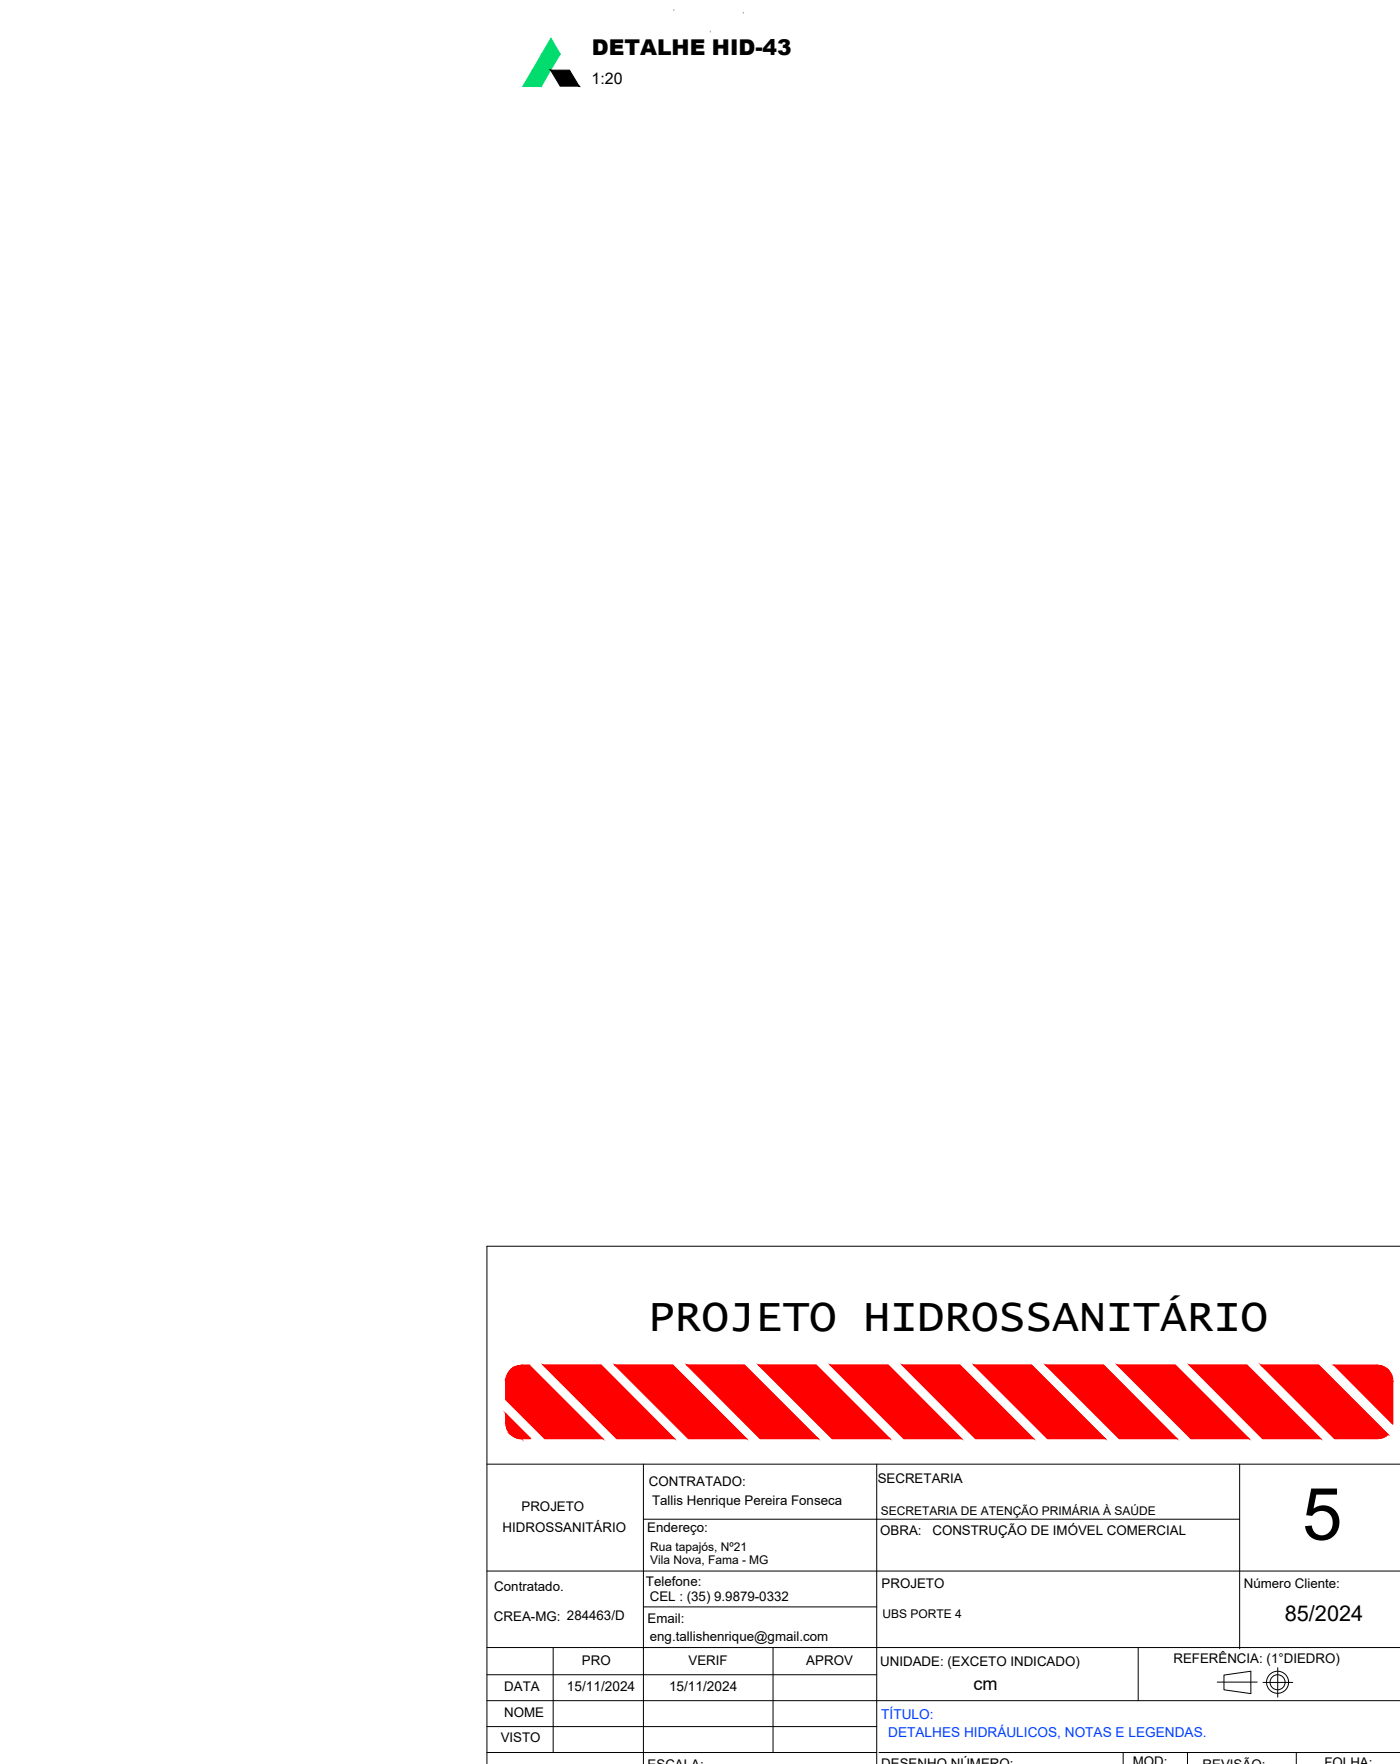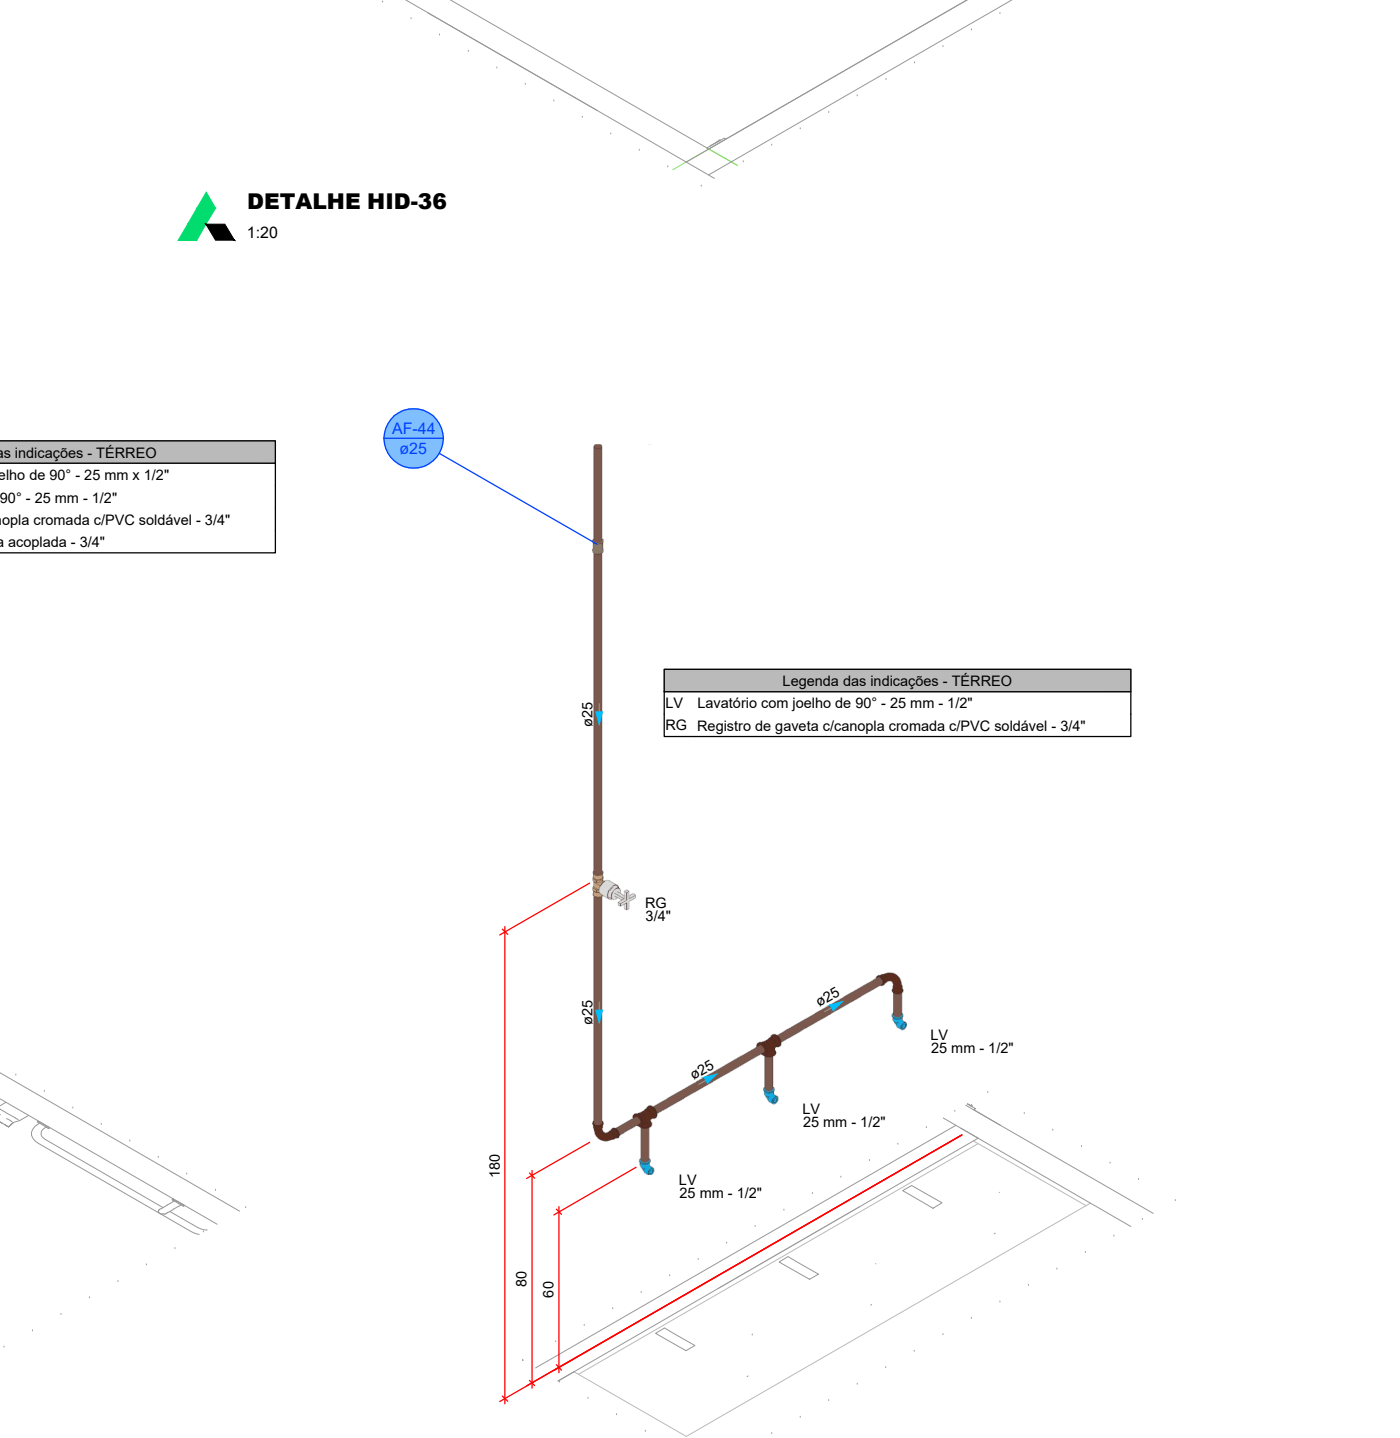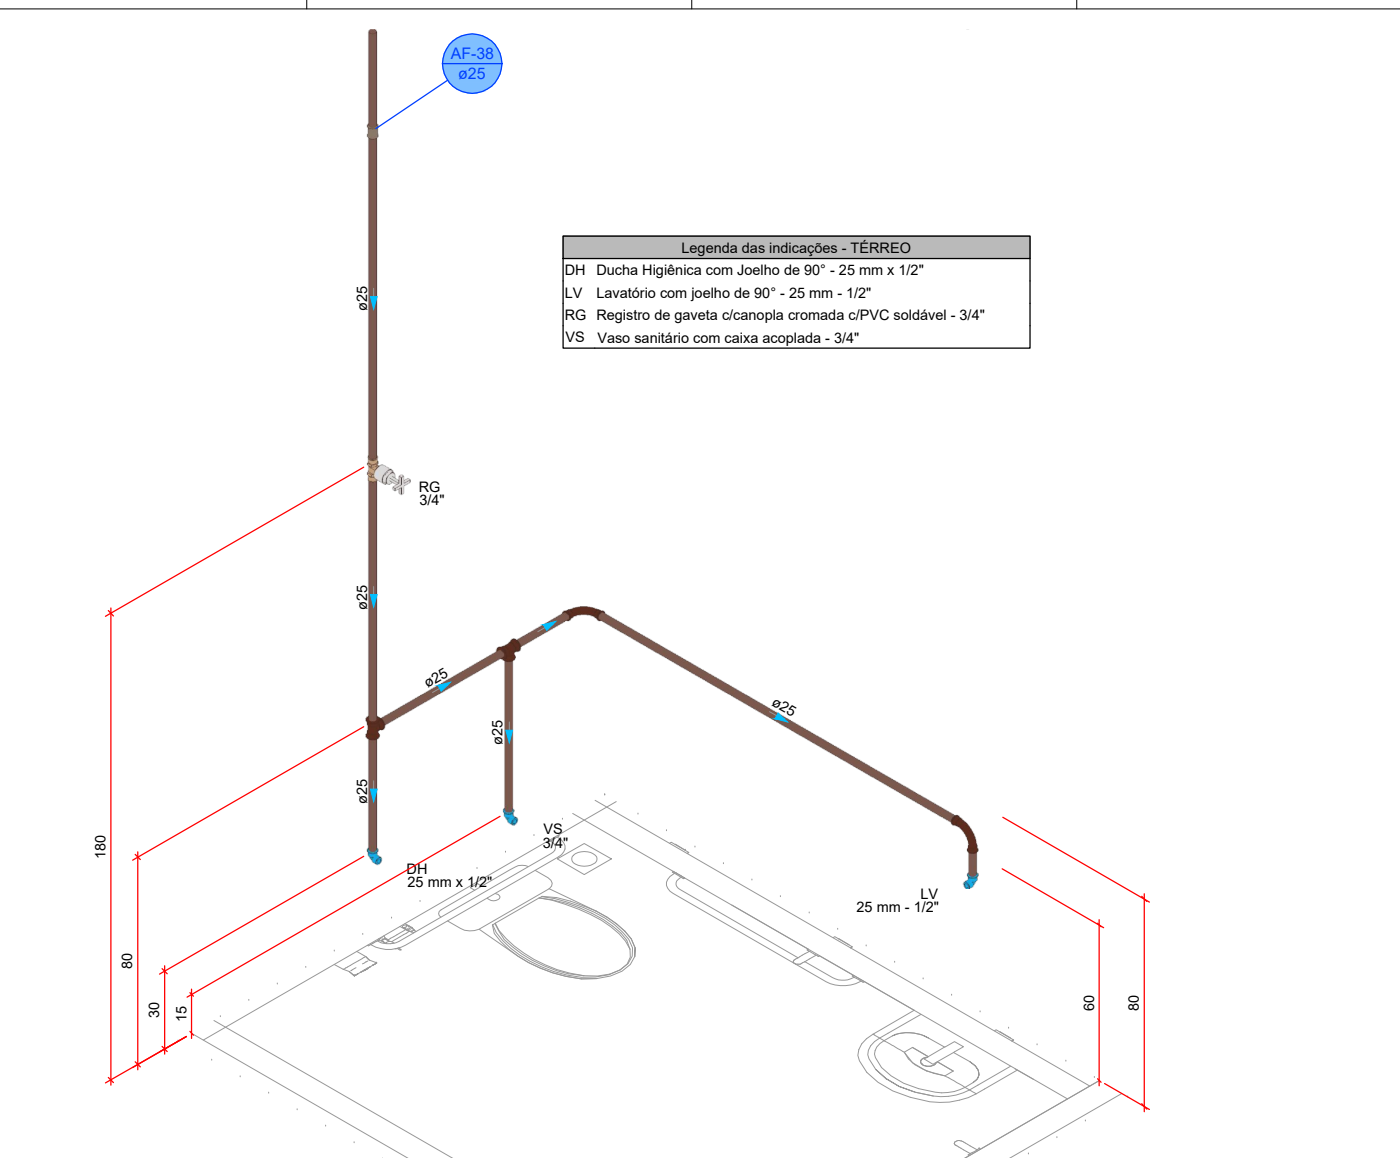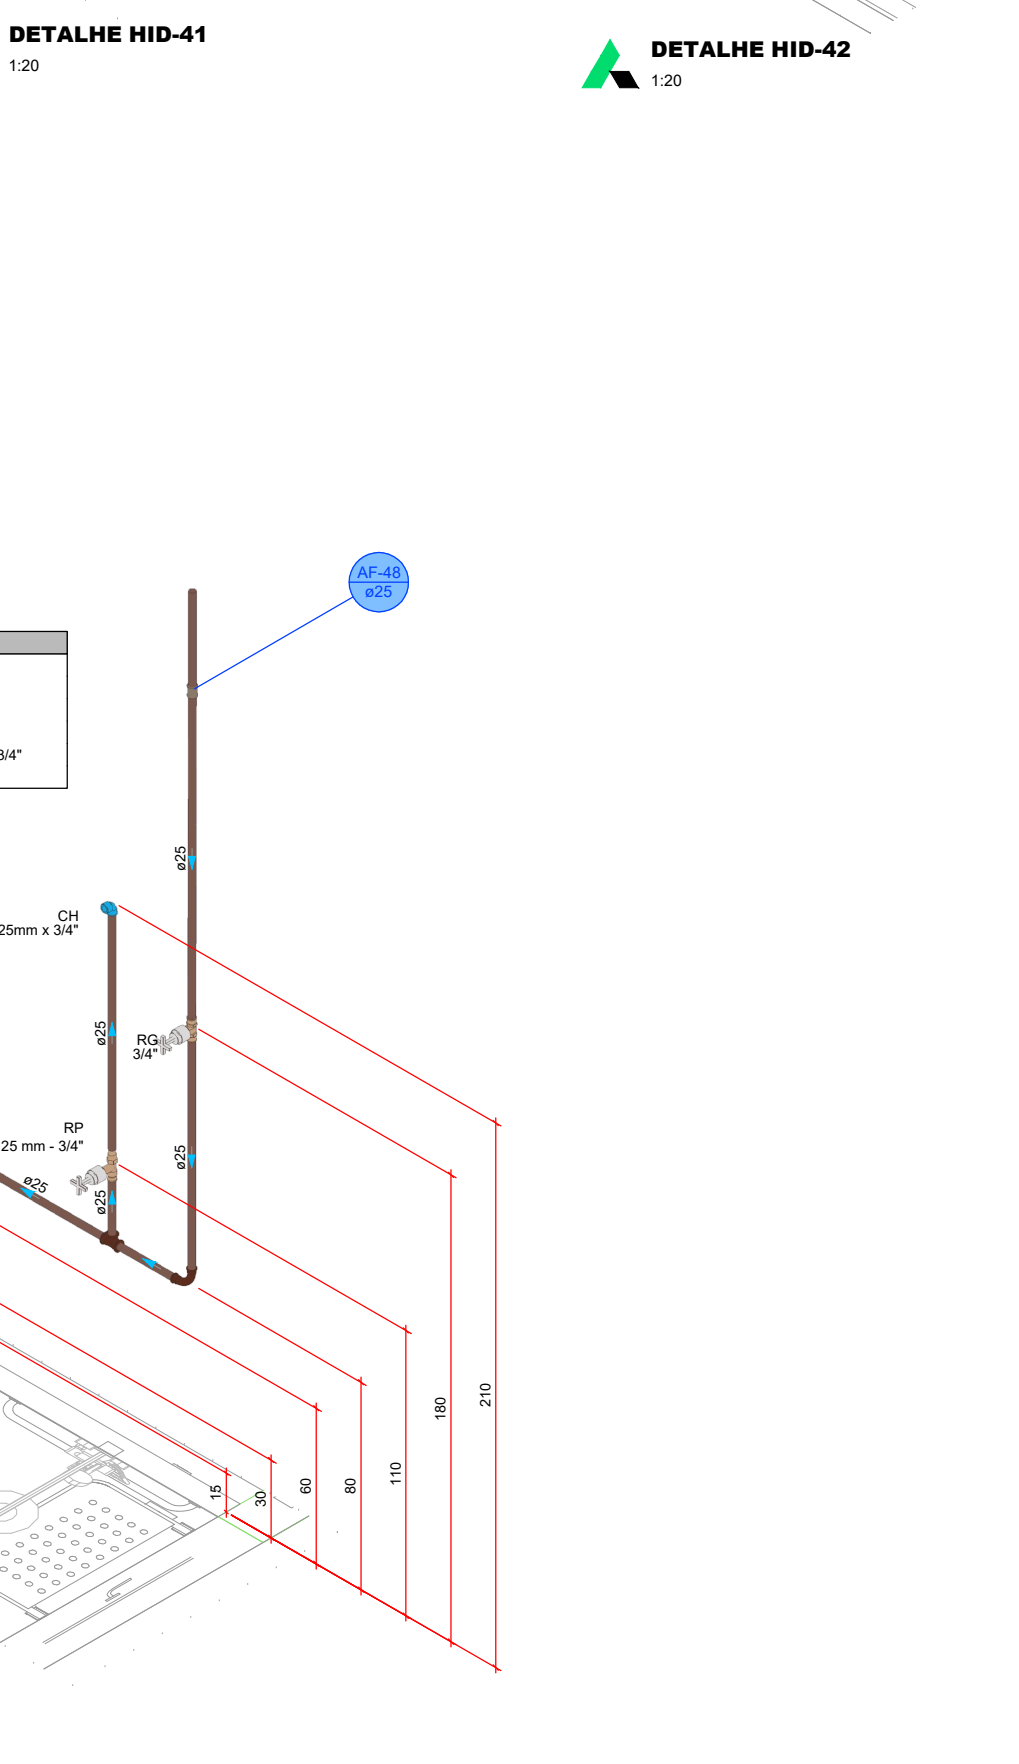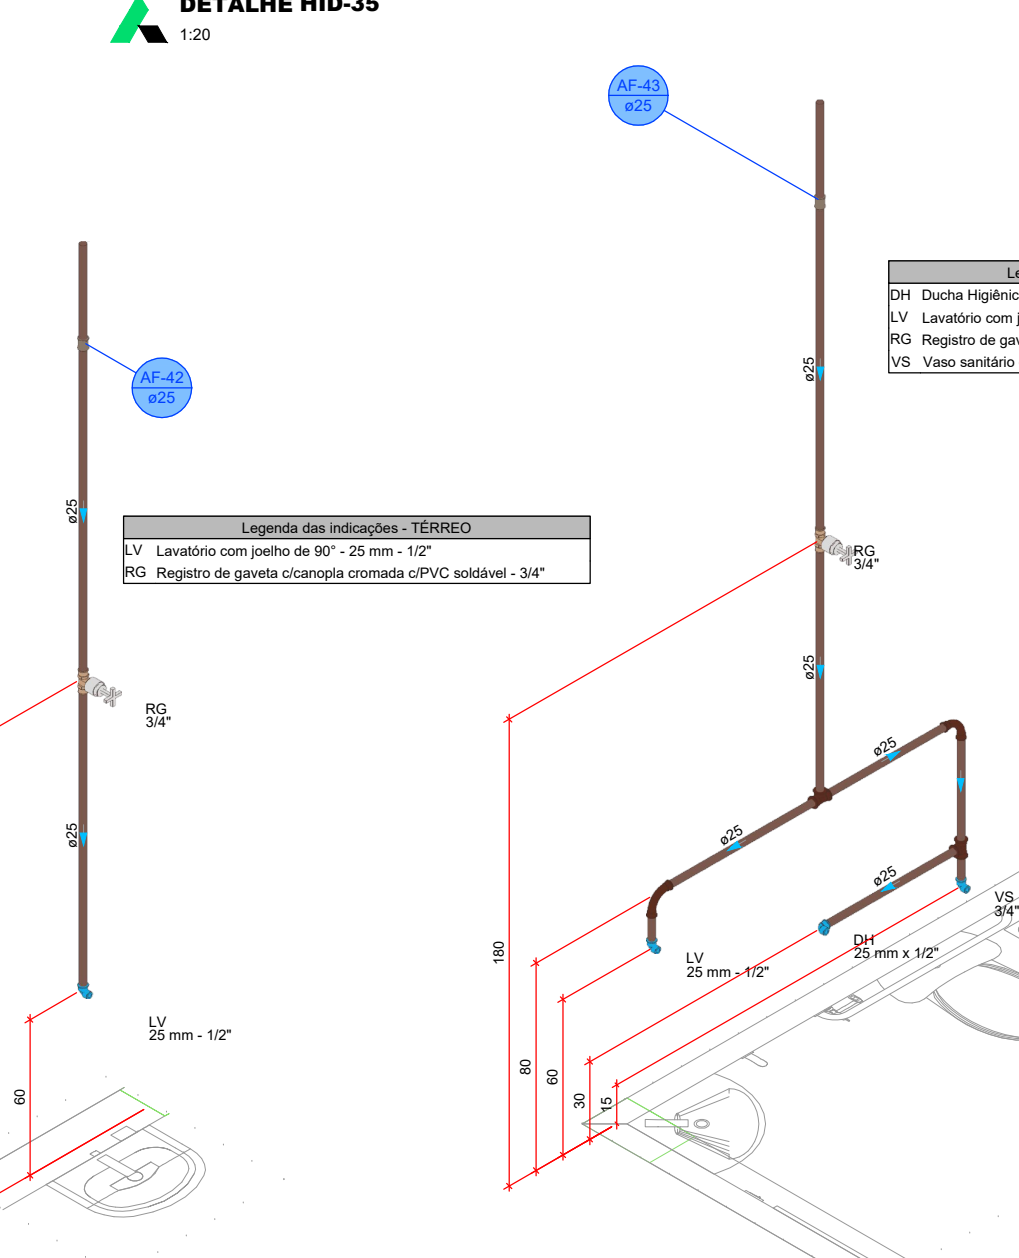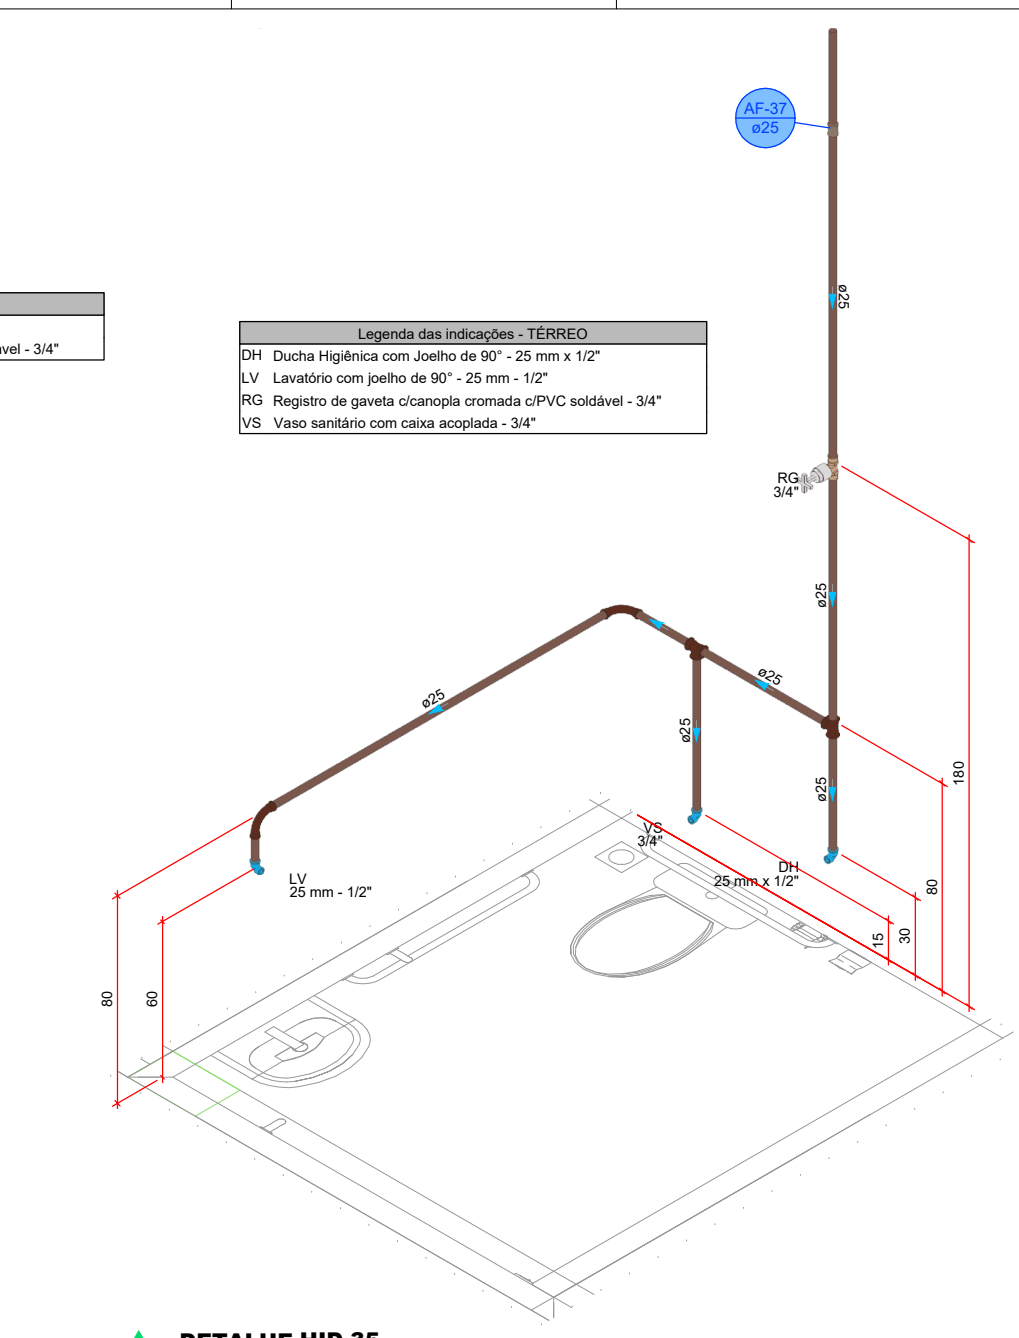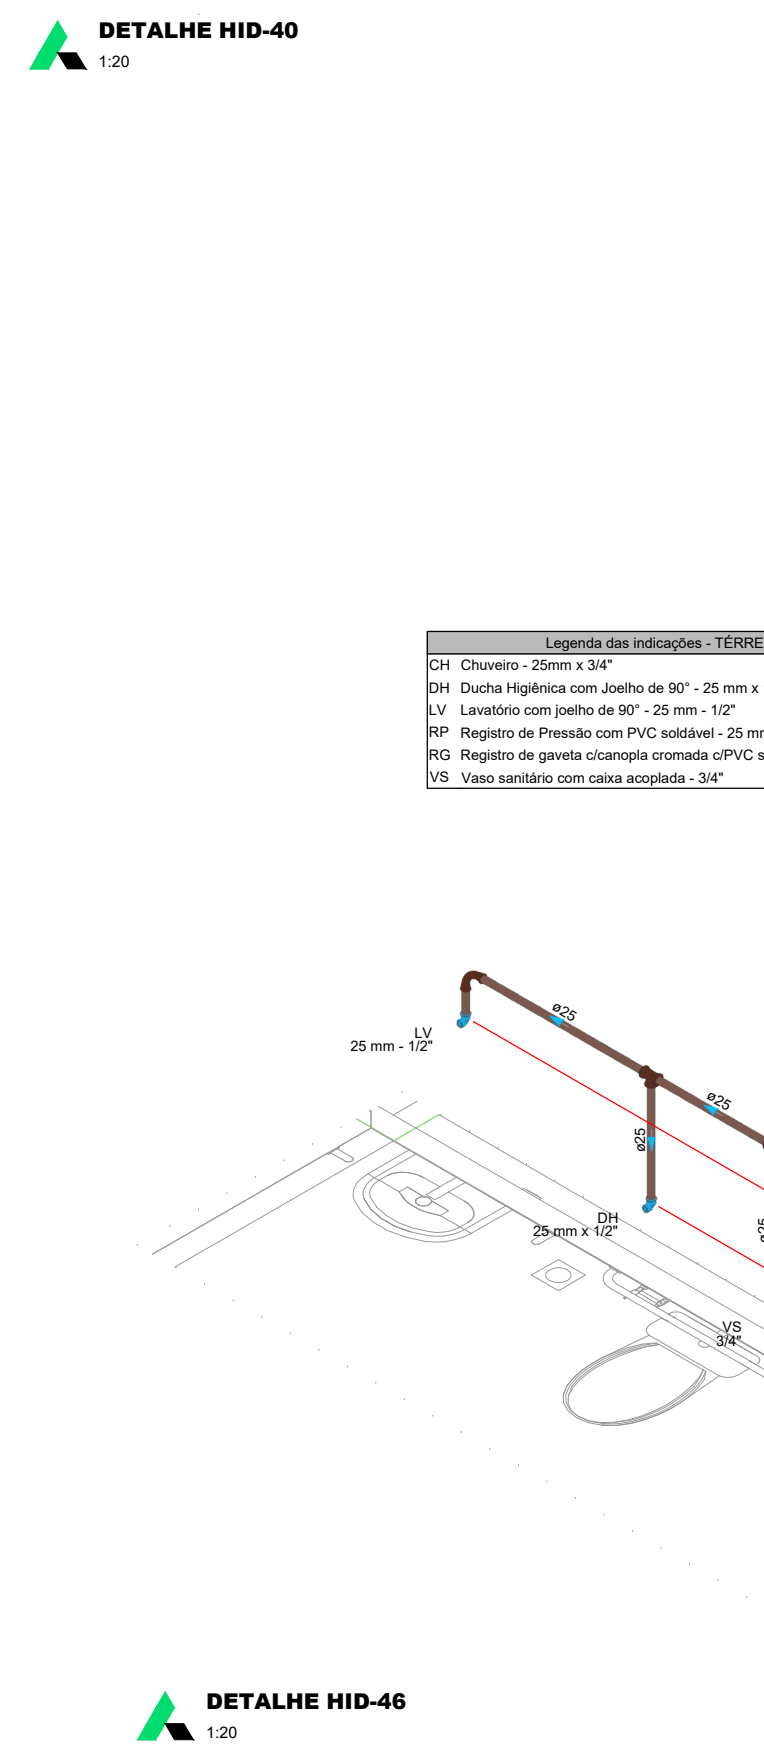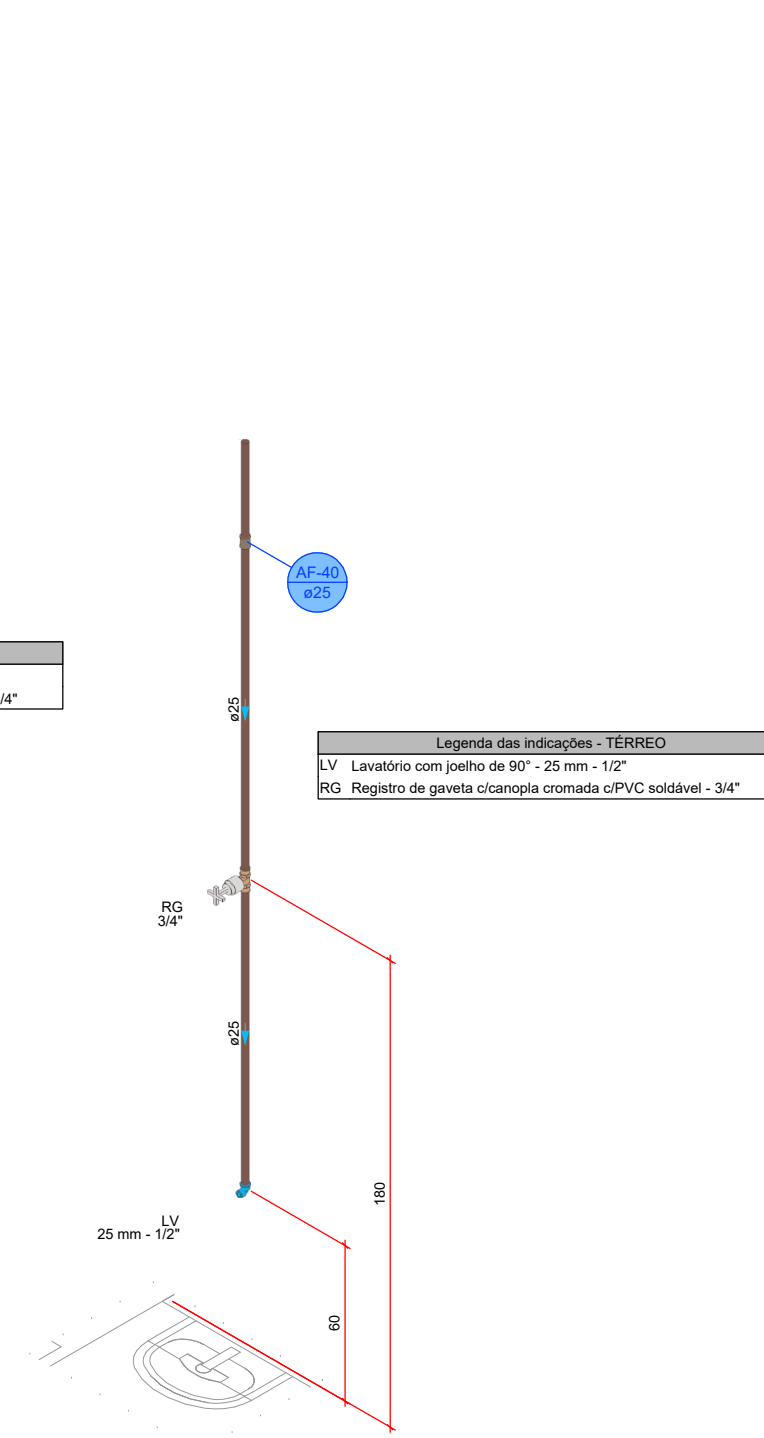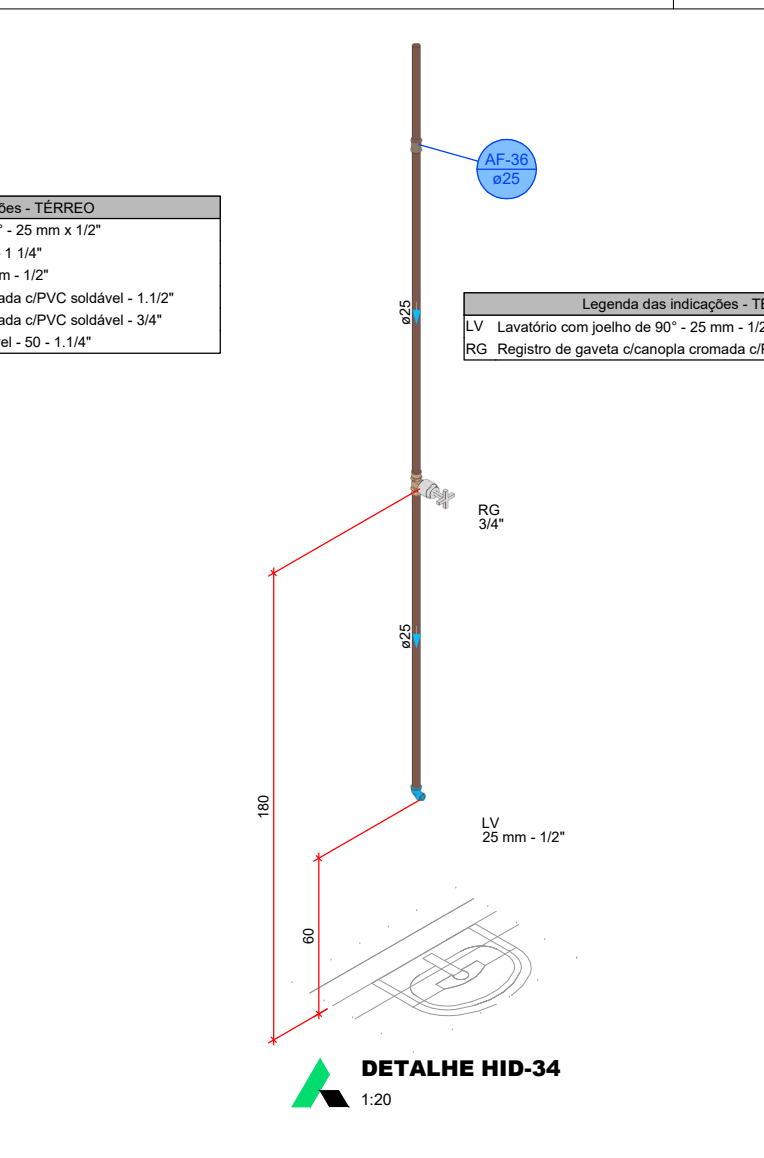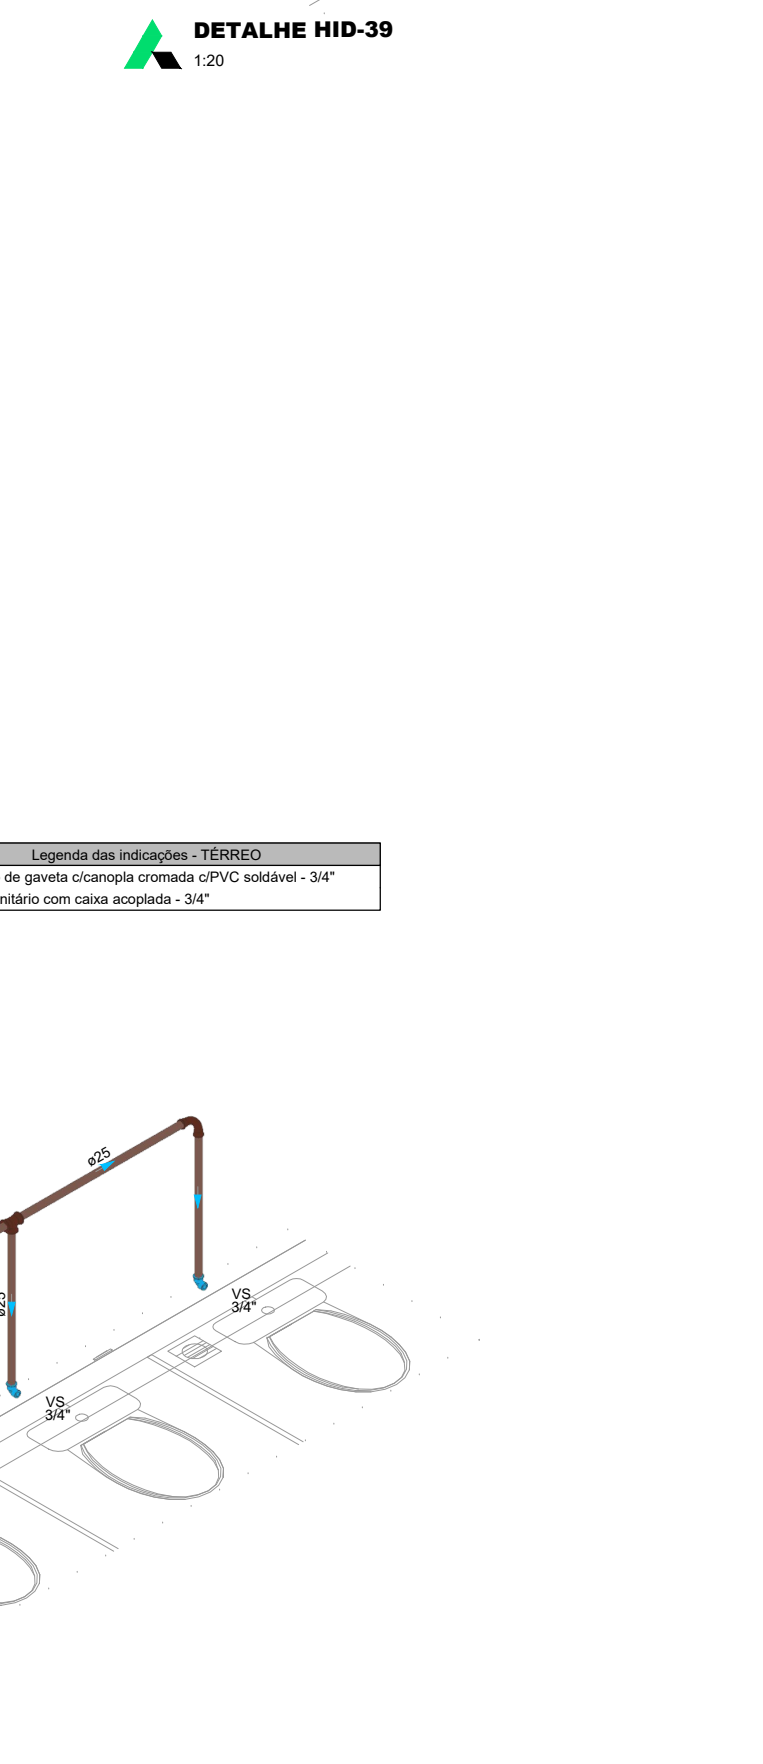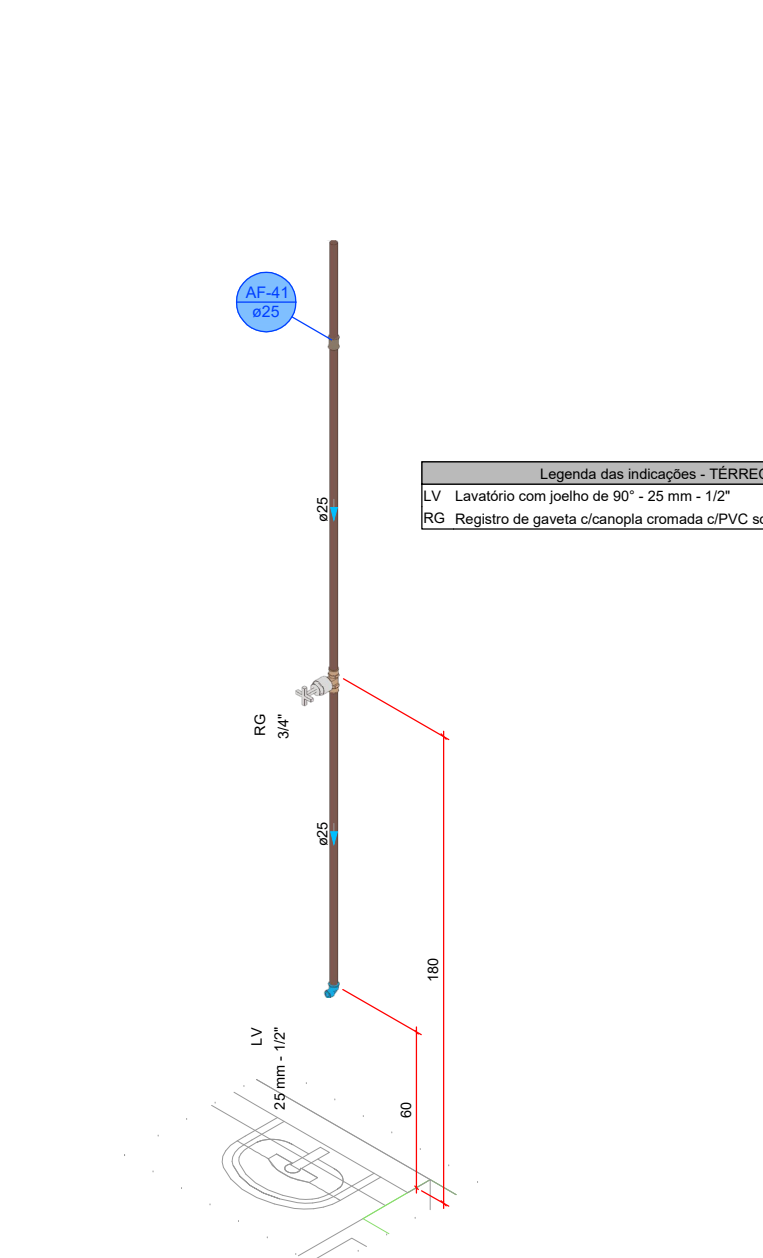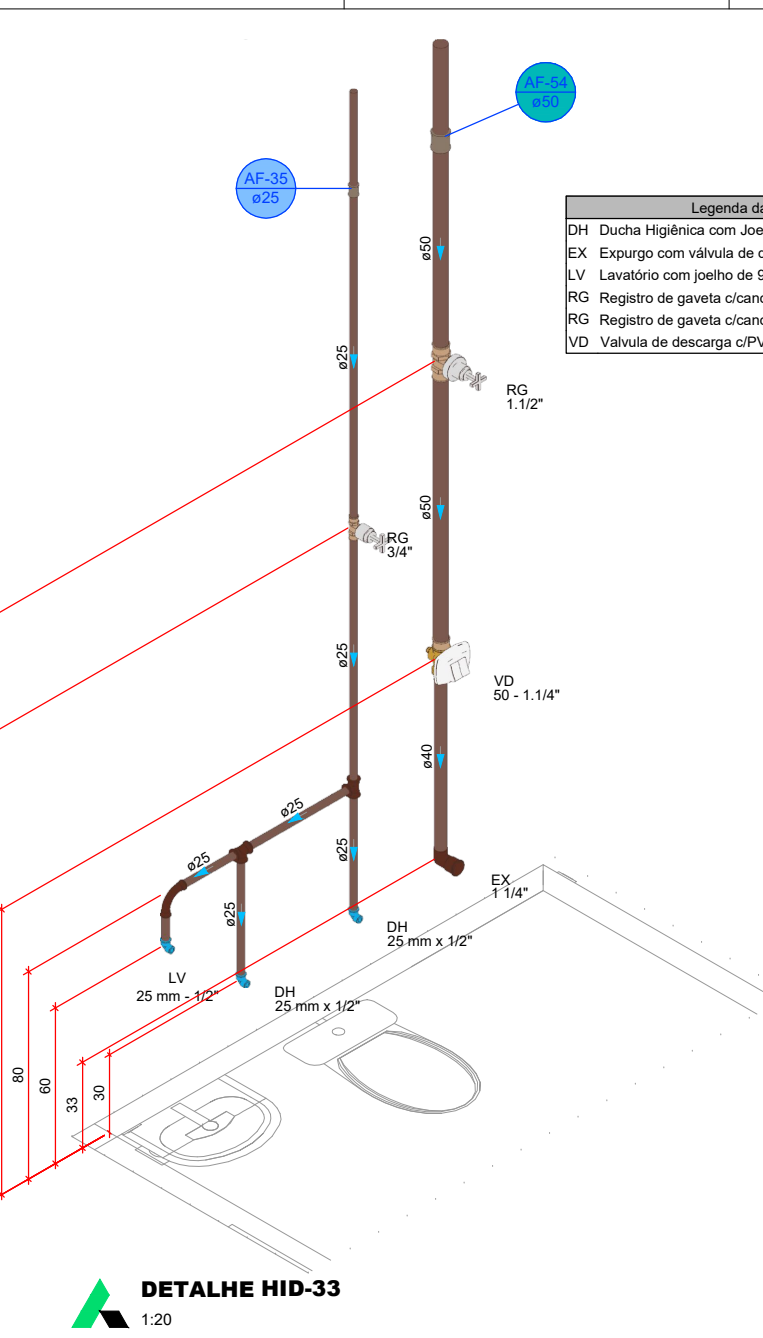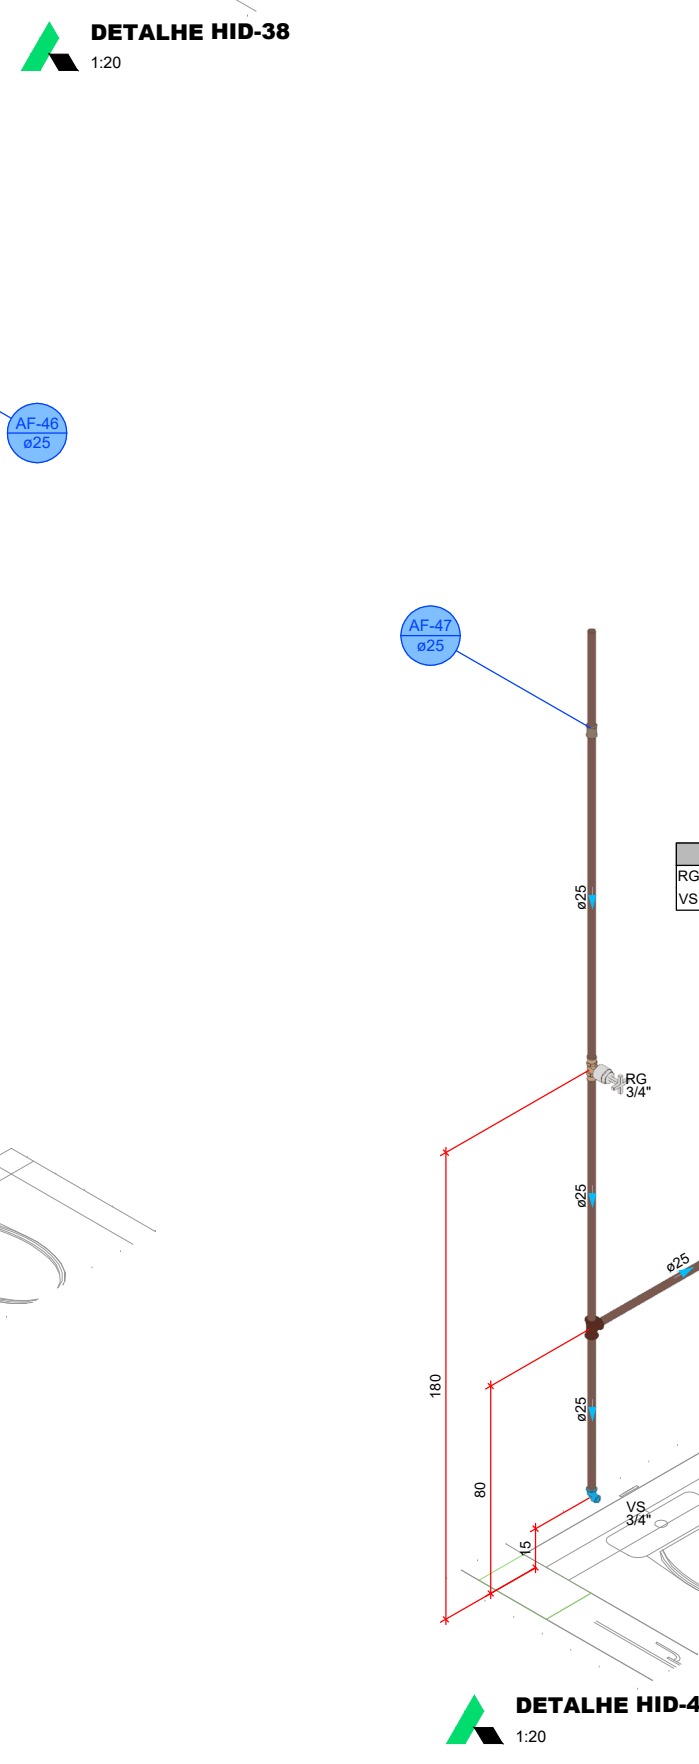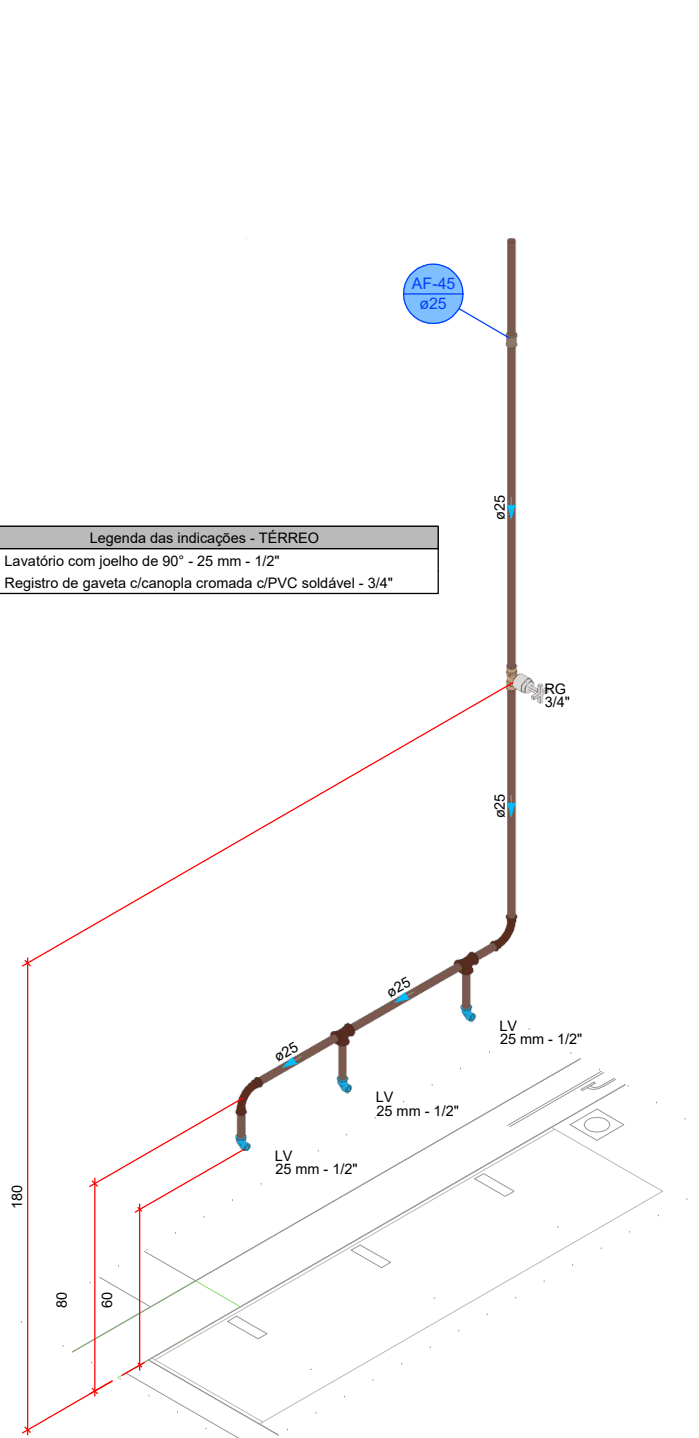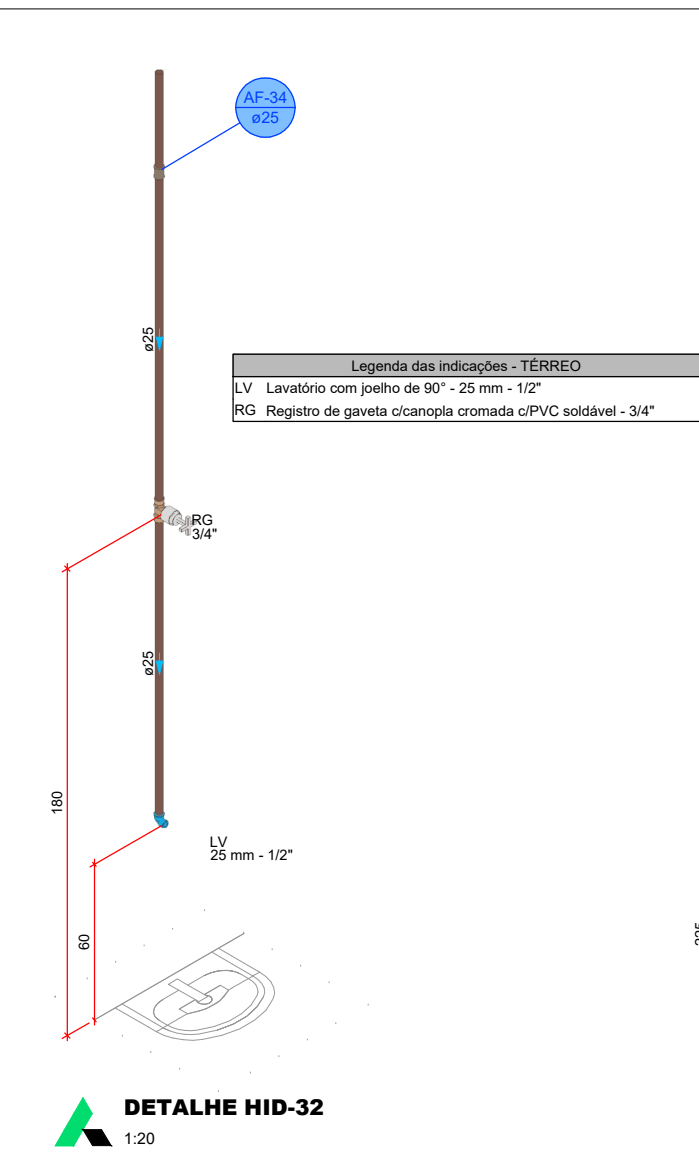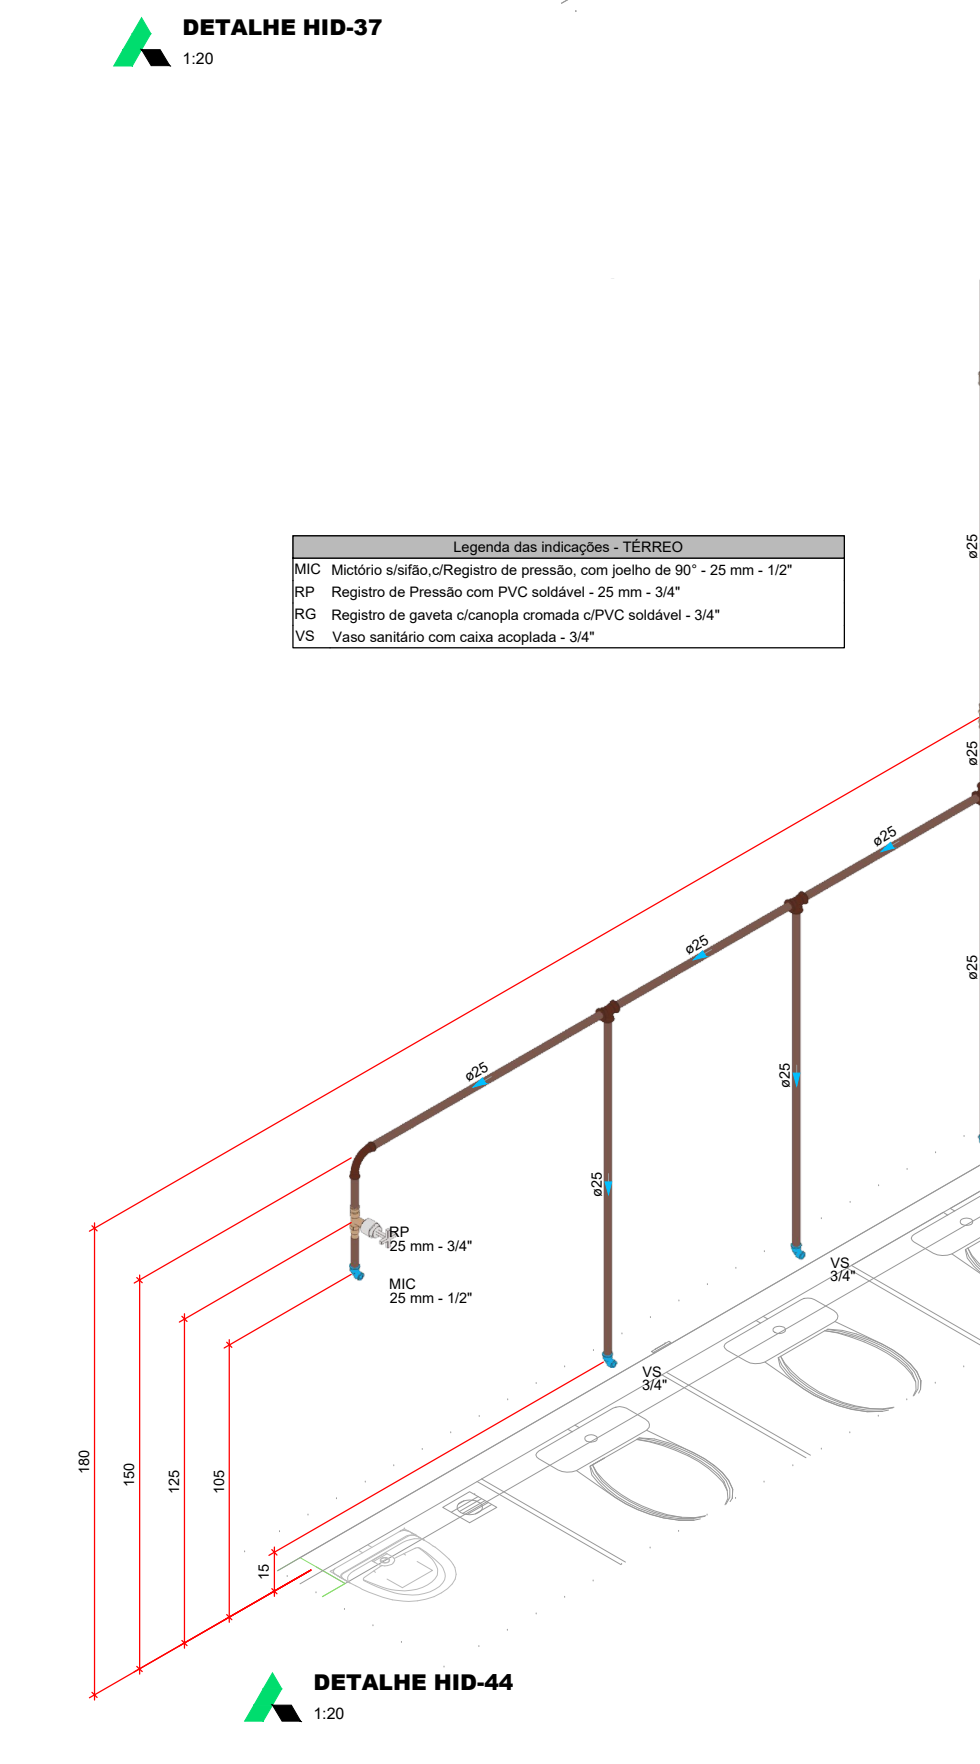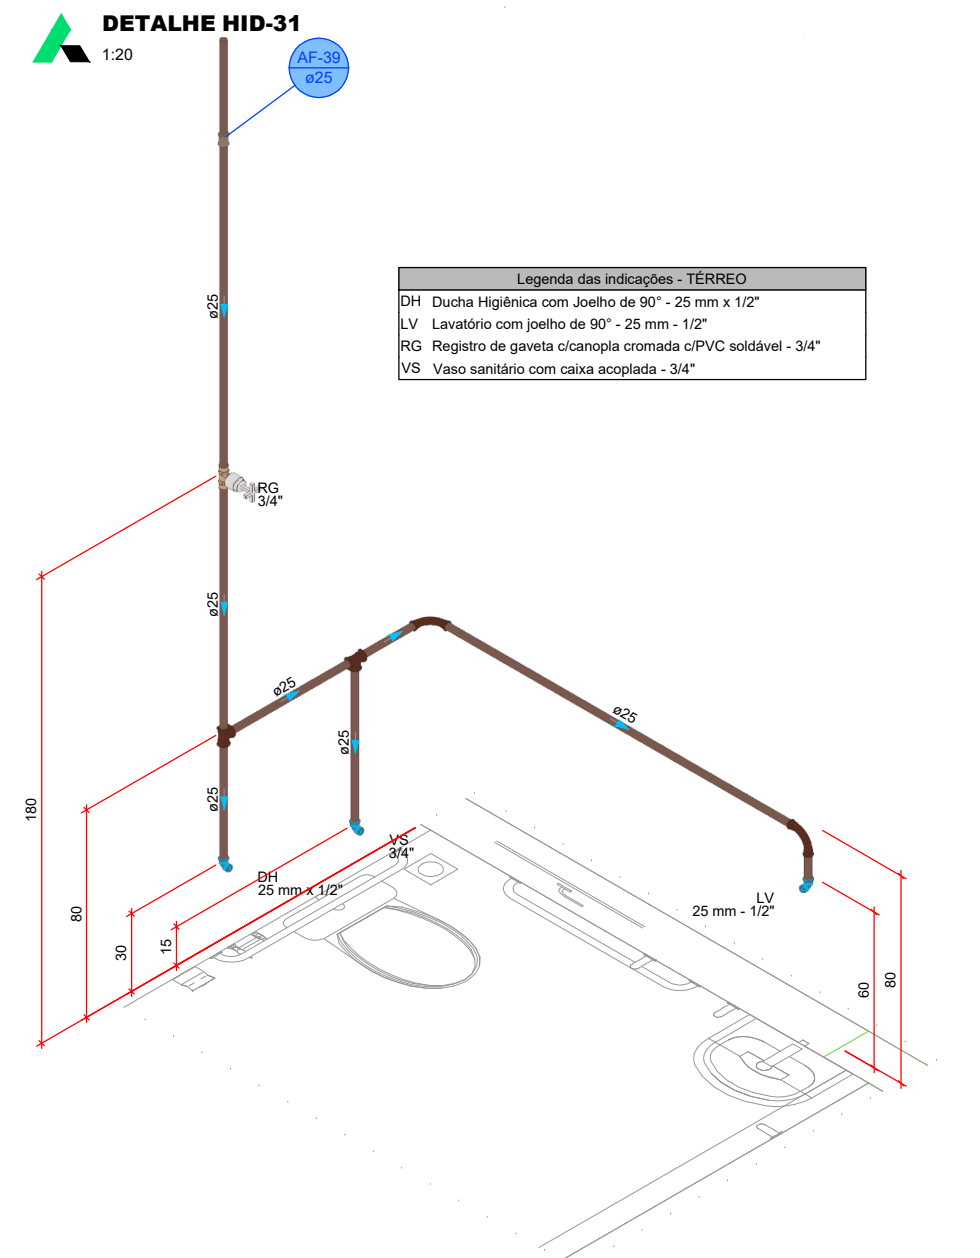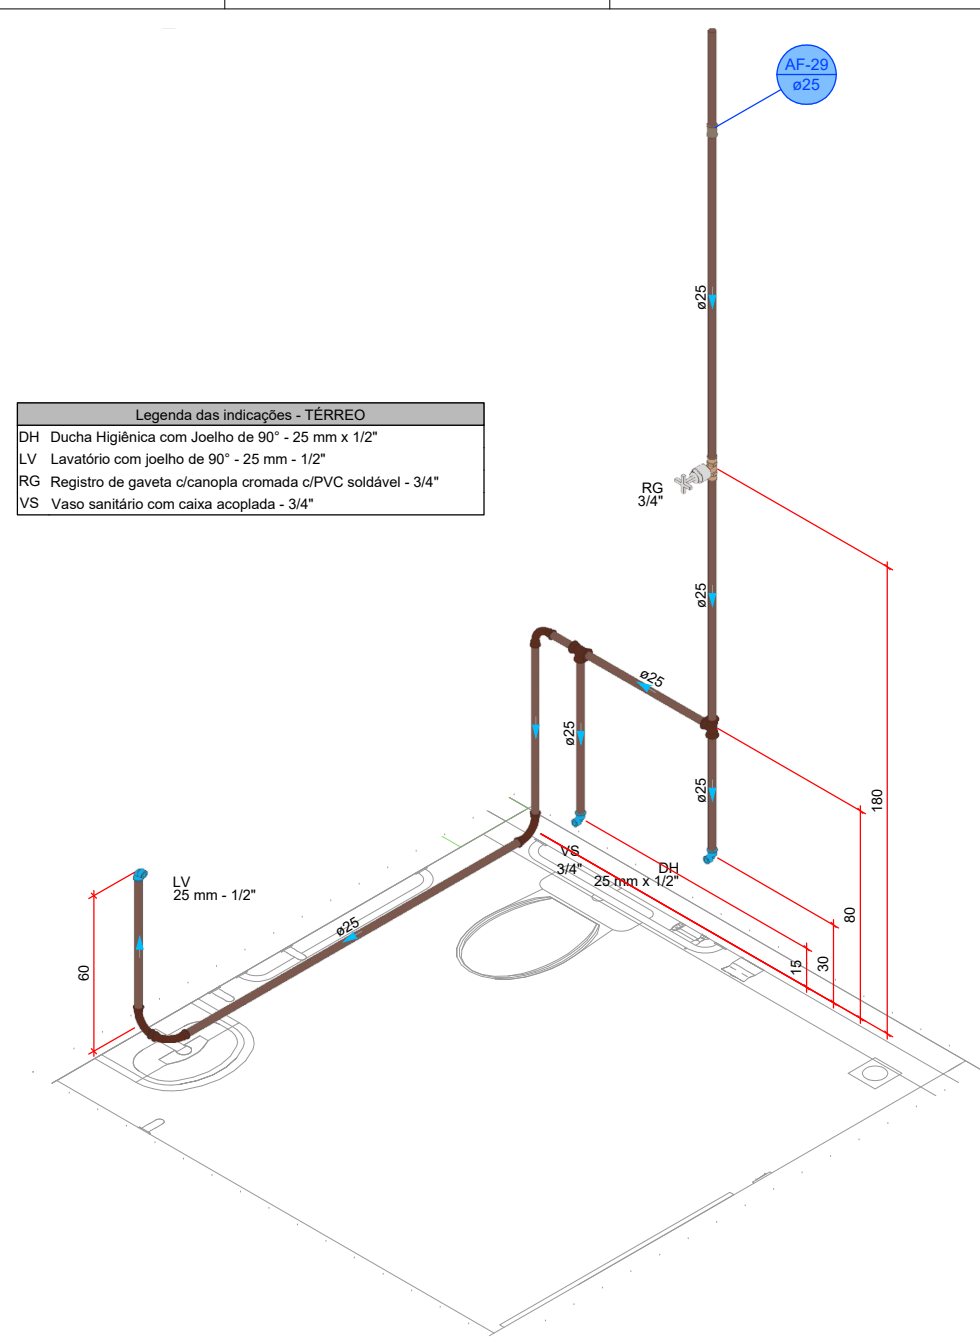


PROJETO HIDROSSANITÁRIO							
PROJETO HIDROSSANITÁRIO		CONTRATADO: Tales Henrique Pereira Fonseca		SECRETARIA SECRETARIA DE ATENÇÃO PRIMÁRIA À SAÚDE OBRA - CONSTRUÇÃO DE IMÓVEL COMERCIAL		5	
		Endereço: Rua Augusta, 1921 Vila Nova, Foz de Iguaçu - PR					
Contratado:		Telefone: CEL.: 151 38719-0332		PROJETO LBS FORTE 4			
CREA-MG: 2944630		E-mail: eng.talshenrique@gmail.com		Número Cliente: 85/2024			
PRO		VERIF		APROV		REFERÊNCIA (1° DIBRHO)	
DATA		15/11/2024		UNIDADE: (EXCETO INDICADO) cm			
NOME		TÍTULO DETALHES HIDRÁULICOS, NOTAS E LEGENDAS					
VISTO							
HIDR							
ESCALA: INDICADAS NO DESENHO		DESENHO NÚMERO 00001		MOD- HIDR		REVISÃO 00	FOLHA 05/09

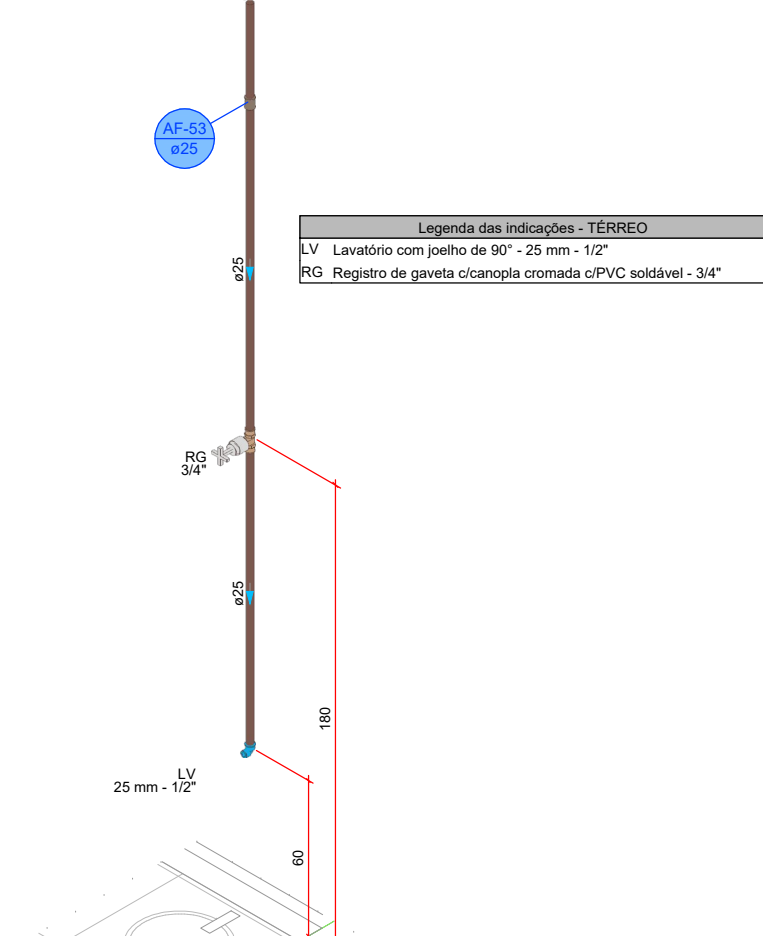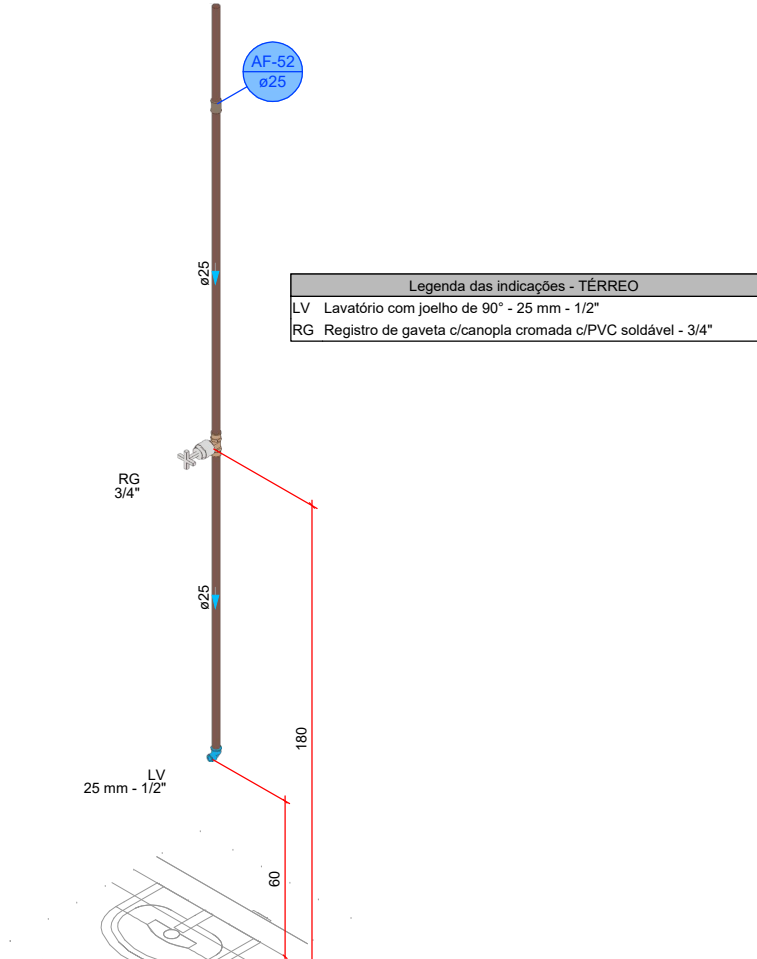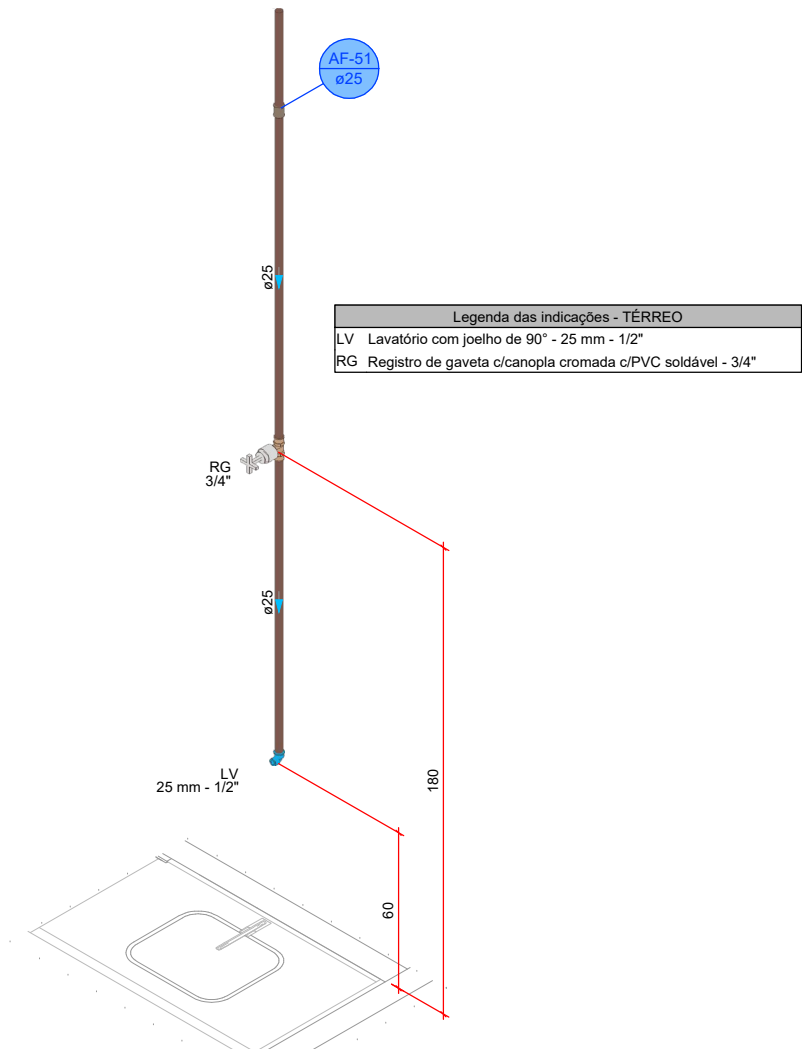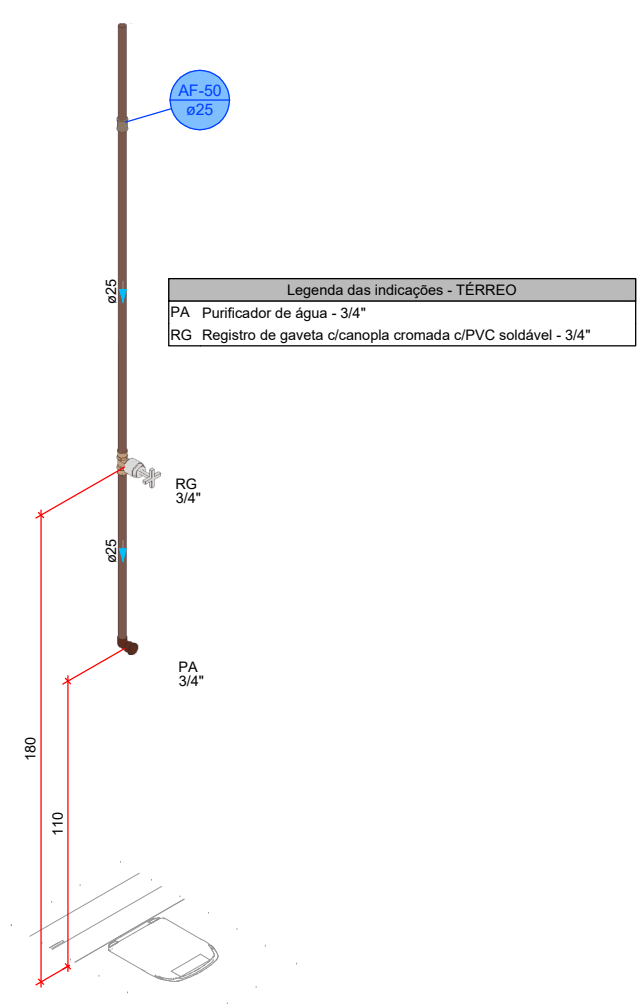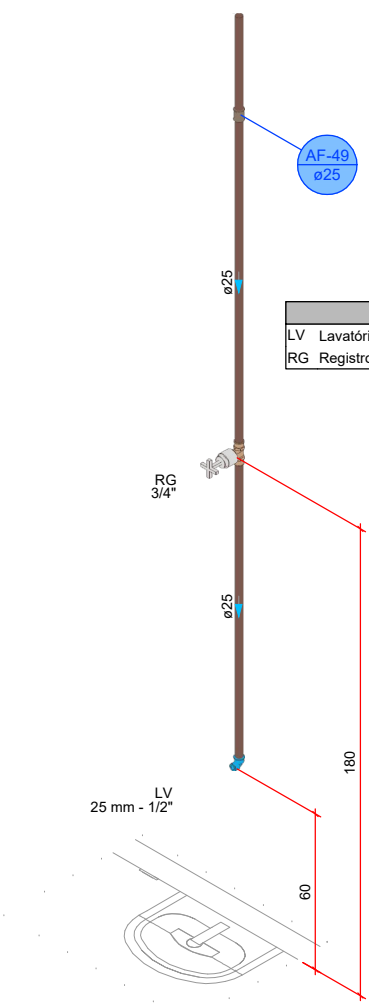

Legenda das indicações - TERREIO
RE Registro esfera VS compacto soldável - 1"
RE Registro esfera VS compacto soldável - 1 1/2"
VVR Válvula de retenção vertical c/ PVC soldável - 1"

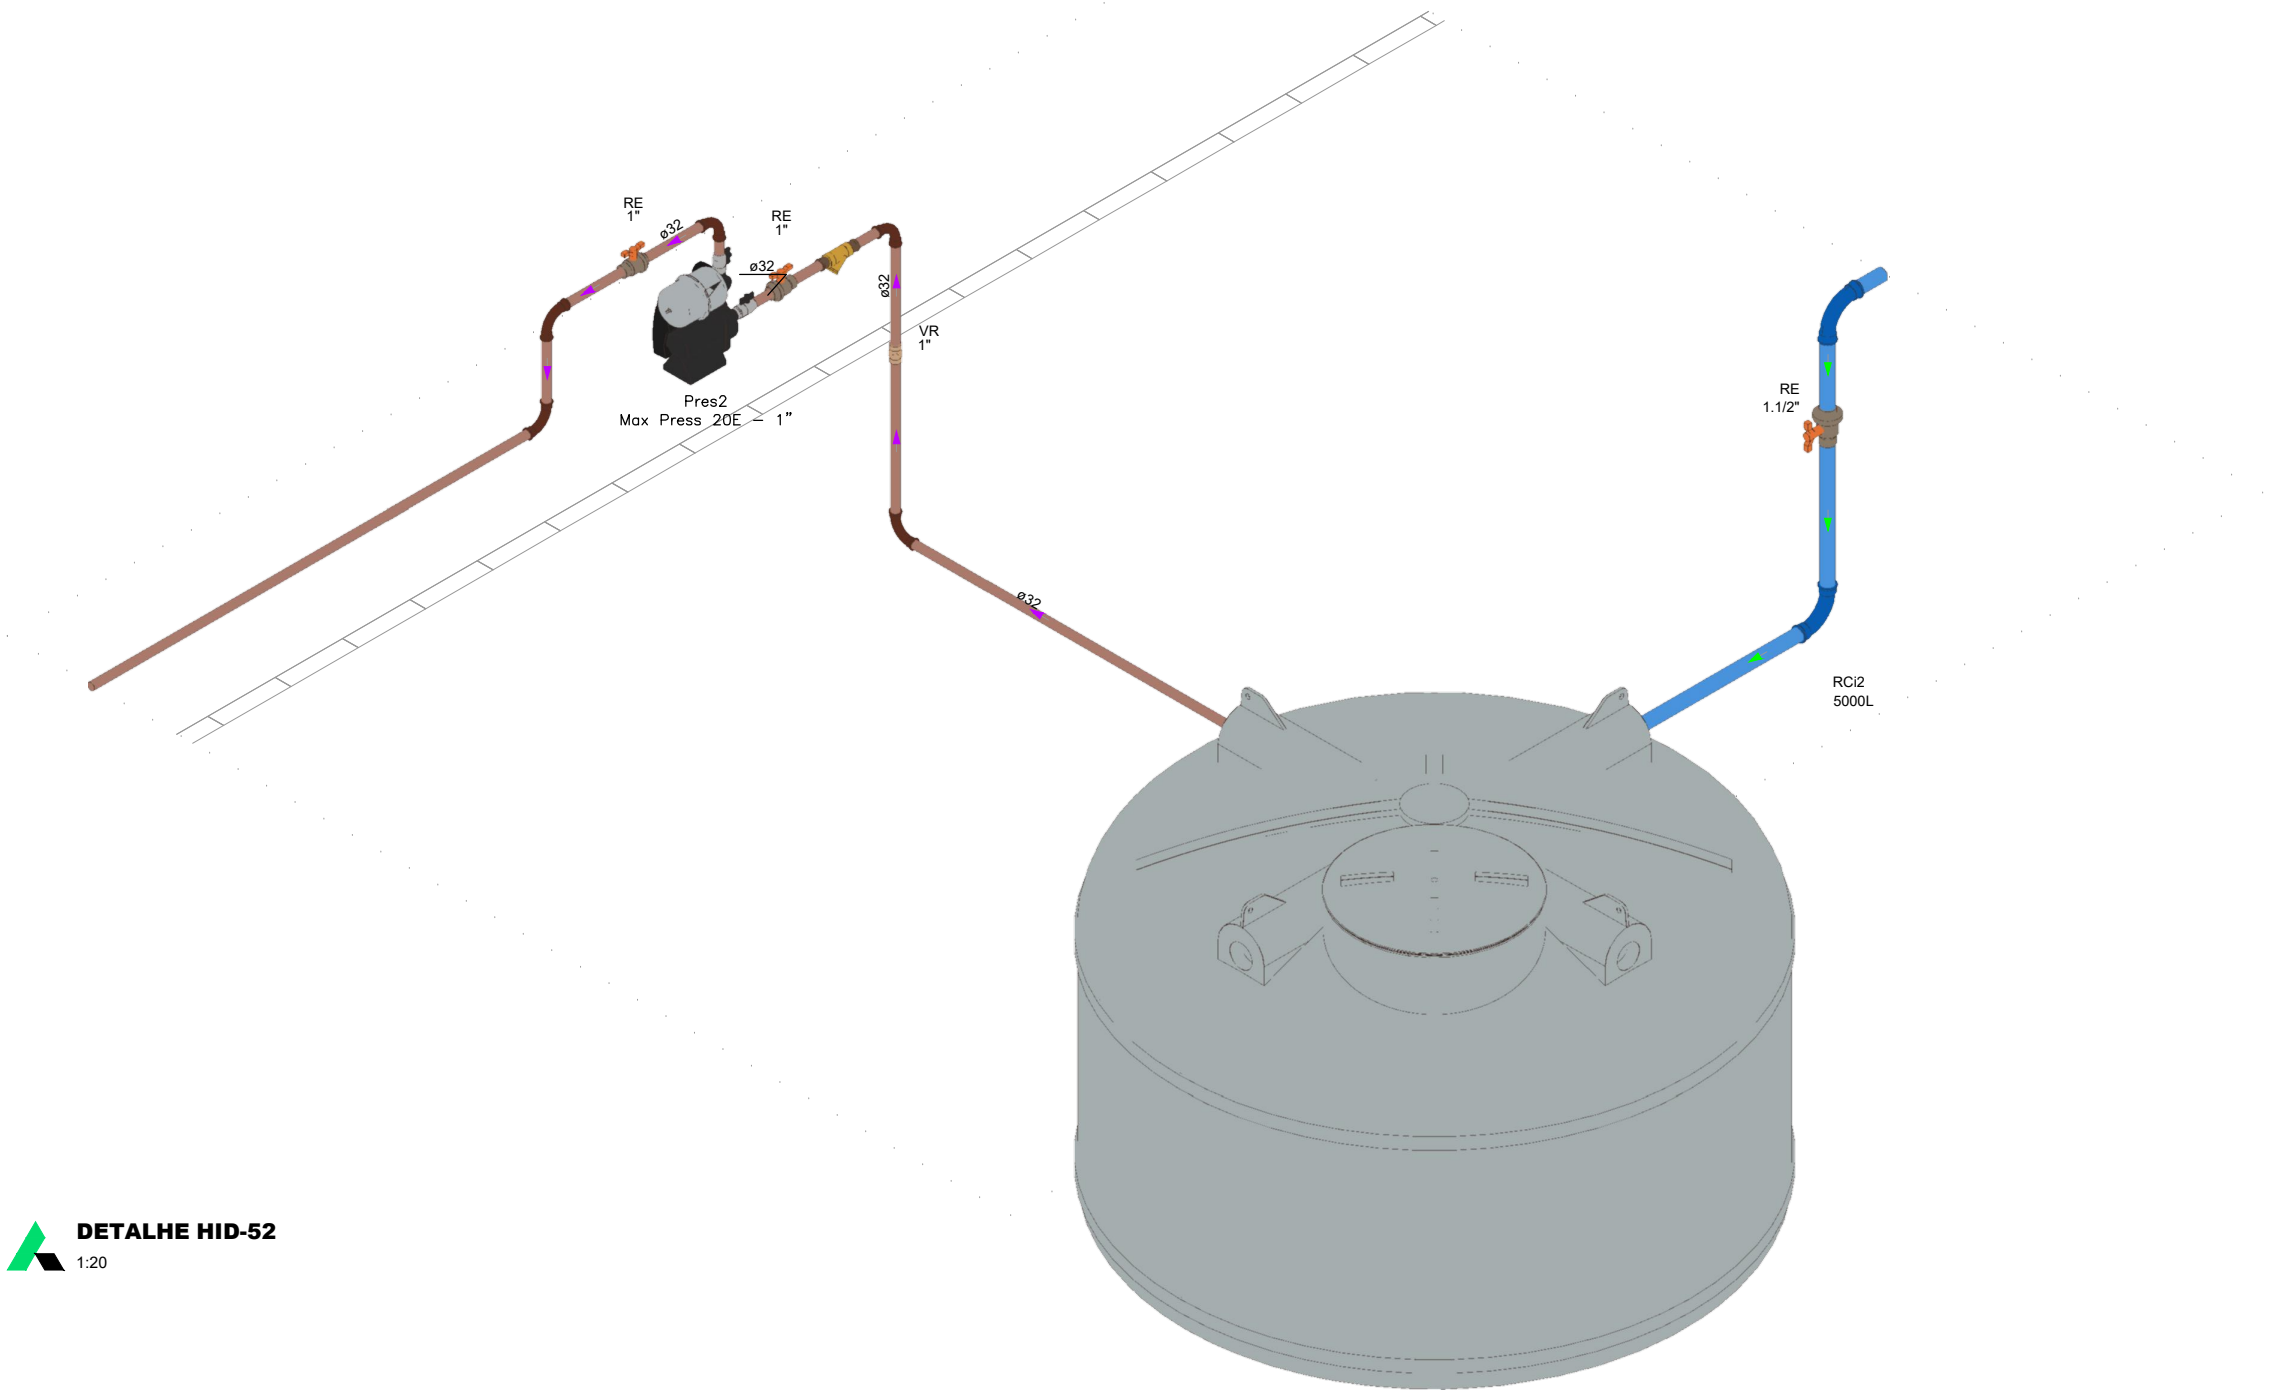


PROJETO HIDROSSANITÁRIO								
PROJETO HIDROSSANITÁRIO		CONTRATADO: Talles Henrique Pereira Fonseca Escripção: Rua Nestor, 1921 Vila Nova, Foz de Iguaçu - MG		SECRETARIA SECRETARIA DE ATENÇÃO PRIMÁRIA À SAÚDE OBRA - CONSTRUÇÃO DE IMÓVEL COMERCIAL		6		
		Contratado: CREA-MG: 284633		Projeto: CEI - (DS) 9.9879.0332 UNIDE: FORTI 4				
E-mail: eng.talleshenrique@gmail.com		APPROV		Número Cliente: 85/2024				
PRD 15/11/2024		VERIF 15/11/2024		LINDADE: (EXCETO INDICADO) GTM			REFERÊNCIA: (T) DESRHO	
DATA 15/11/2024		TÍTULO: DETALHES HIDRÁULICOS, NOTAS E LEGENDAS						
VISTO								
HIDR		ESCALA: INDICADAS NO DESENHO		DESENHO NÚMERO: 00001			MOD: HIDR	REVISÃO: 00

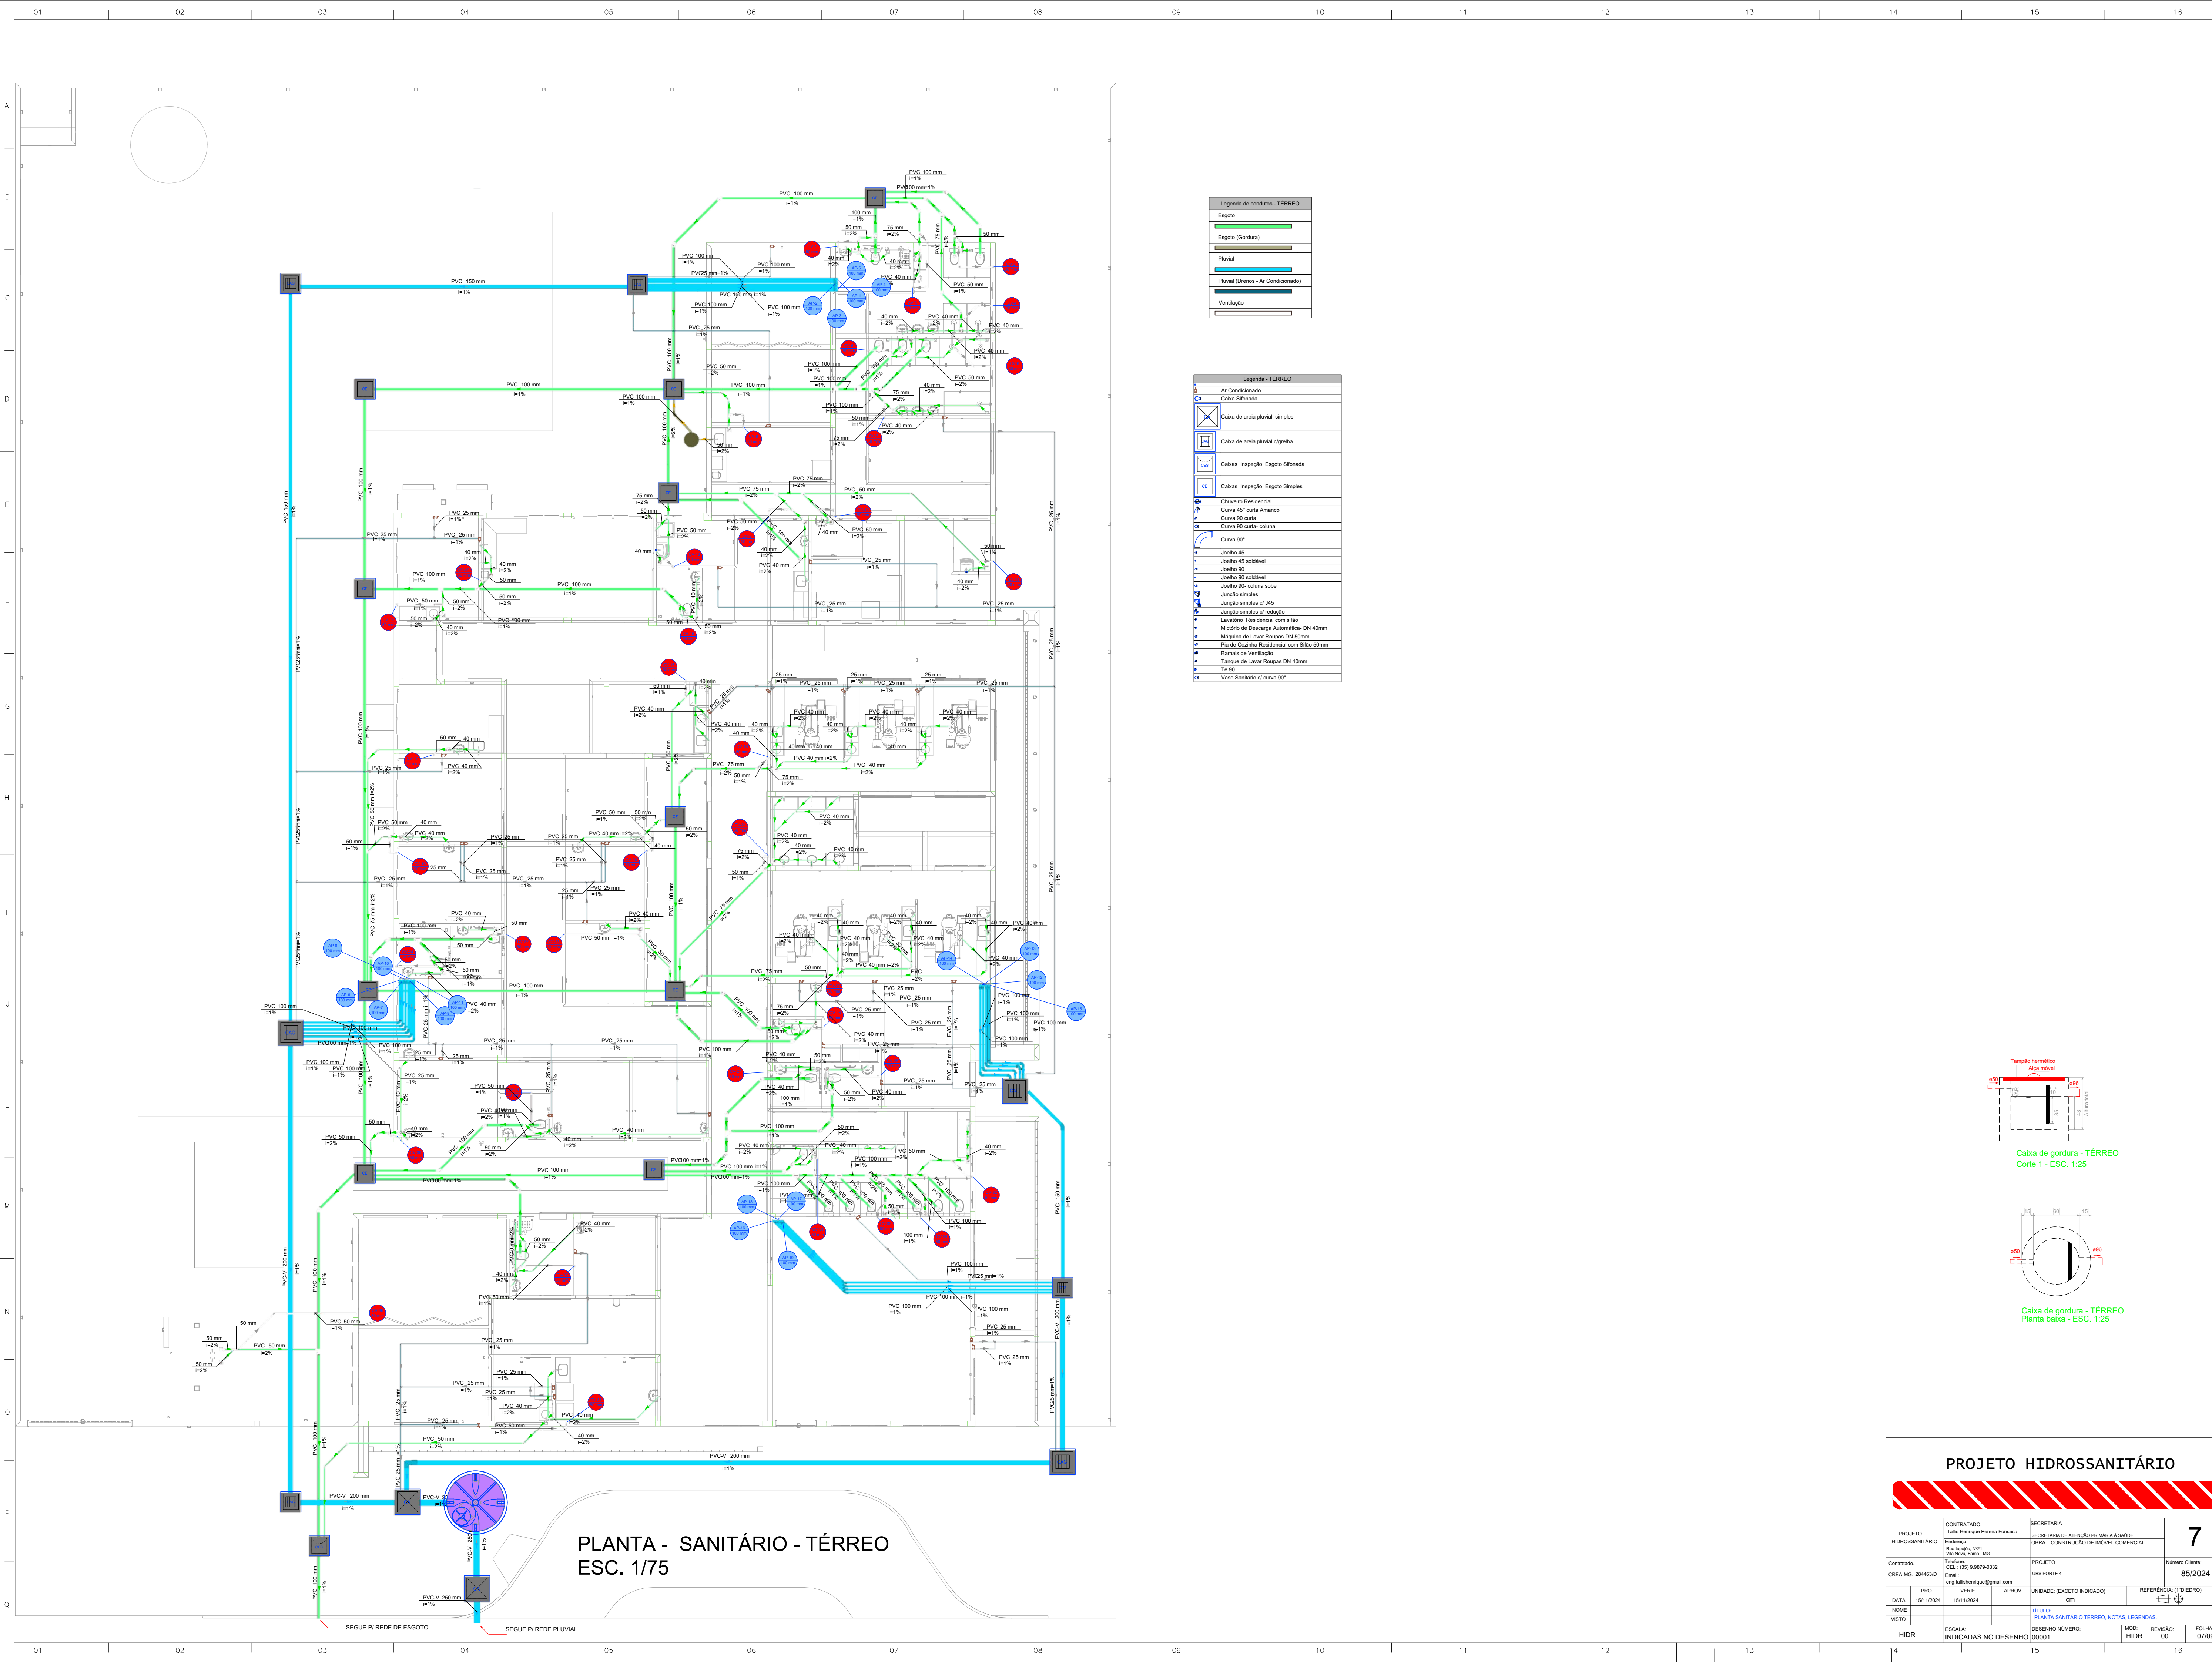


Legenda de condutos - TERREO	
	Esgoto
	Esgoto (Sentinala)
	Pluvial
	Pluvial (Drenos - Ar Condicionado)
	Ventilação

Legenda - TERREO	
	Ar Condicionado
	Caixa Sifonada
	Caixa de areia pluvial simples
	Caixa de areia pluvial original
	Caixas Inspeção Esgoto Sifonada
	Caixas Inspeção Esgoto Simples
	Chuveiro Residencial
	Curva 45° curta Amanco
	Curva 90 curta
	Curva 90 curta coluna
	Curva 90°
	Joelho 45
	Joelho 45 soldável
	Joelho 90
	Joelho 90 soldável
	Joelho 90 - coluna sobre
	Junção simples
	Junção simples c/ JAS
	Junção simples c/ redução
	Lavatório Residencial com sifão
	Motora de Descarga Automática DN 40mm
	Máquina de Lavar Roupas DN 50mm
	Placa de Cozinha Residencial com Sifão 50mm
	Ramos de Ventilação
	Tanque de Lavar Roupas DN 40mm
	Tela 60
	Vaso Sanitário c/ curva 90°

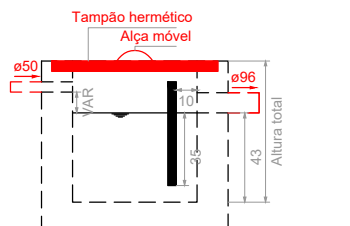

Caixa de gordura - TERREO
Corte 1 - ESC. 1:25

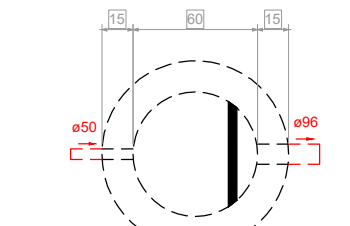

Caixa de gordura - TERREO
Planta baixa - ESC. 1:25

PLANTA - SANITÁRIO - TÉRREO
ESC. 1/75

PROJETO HIDROSSANITÁRIO					
PROJETO HIDROSSANITÁRIO	CONTRATADO Tela Henrique Pereira Fonseca	SECRETARIA SECRETARIA DE ATENÇÃO PRIMÁRIA À SAÚDE	7		
	Endereço: Rua Augusta, 1921 Vila Nova, Foz de Iguaçu - PR	OBRA - CONSTRUÇÃO DE IMÓVEL COMERCIAL	Número Cliente: 85/2024		
Contratado: CREIA-MO: 284633	Telefone: CEL: (51) 9.9878.0332	PROJETO UBS PORTE 4			
	E-mail: eng.silviahenrique@gmail.com				
DATA 15/11/2024	VERIF 15/11/2024	APROV Cm	REFERÊNCIA (TÓRREDO)		
NOME VISTO			TÍTULO: PLANTA SANITÁRIO TERREO, NOTAS, LEGENDAS		
HIDR	ESCALA: INDICADAS NO DESENHO	DESENHO NÚMERO 00001	MOD HIDR	REVISÃO: 00	FOLHA 07/09



Legenda de condutas - COBERTURA

Pluvial

Ventilação

Legenda - COBERTURA

Adaptador para bocal retangular c/ terminação

Adaptador para bocal semi-circular s/ terminação

Adaptador para vaso

Cabeceira semi-circular

Curva 45° curta Amanco

Curva 90 curta

Curva 90 curta- coluna

Curva 90 curta- desce

Te sanitário

Terminal de ventilação- coluna

PLANTA - SANITÁRIO - COBERTURA
ESC. 1/75

PROJETO HIDROSSANITÁRIO

PROJETO
HIDROSSANITÁRIO

Contratado:
CREIA-MG: 284463/D

CONTRATADO:
Talis Henrique Pereira Fonseca

Endereço:
Rua Nogueira, Nº21
Vila Nova, Fátima - MG

Telefone:
CCE: (35) 9.9879-0332

Email:
eng.talishenrique@gmail.com

SECRETARIA

SECRETARIA DE ATENÇÃO PRIMÁRIA À SAÚDE

OBRA: CONSTRUÇÃO DE IMÓVEL COMERCIAL

PROJETO
UBS PORTE 4

Número Cliente:
85/2024

PROJ

VERIF

APROV

DATA
15/11/2024

15/11/2024

15/11/2024

UNIDADE (EXCETO INDICADO)

QTY

REFERÊNCIA (1" TREDRO)

NOME

TÍTULO:
PLANTA SANITÁRIO COBERTURA, NOTAS E LEGENDAS

VISTO

ESCALA:
INDICADAS NO DESENHO


DESENHO NÚMERO:
00001

MOD:
HIDR


REVISÃO:
00

FOLHA:
08/08


8

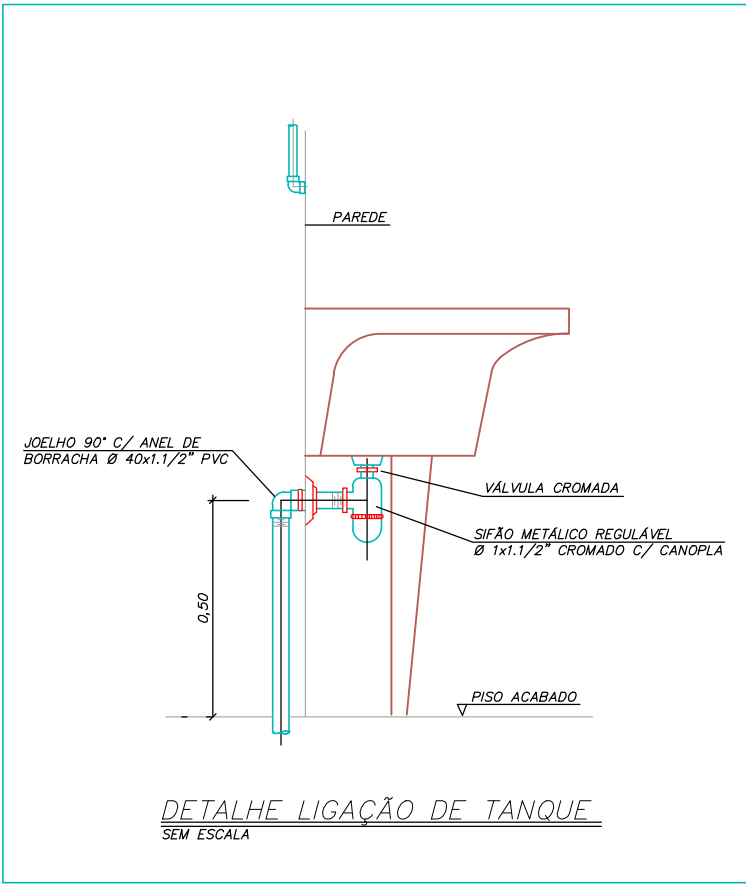


DETALHE LIGAÇÃO DE TANQUE
SEM ESCALA

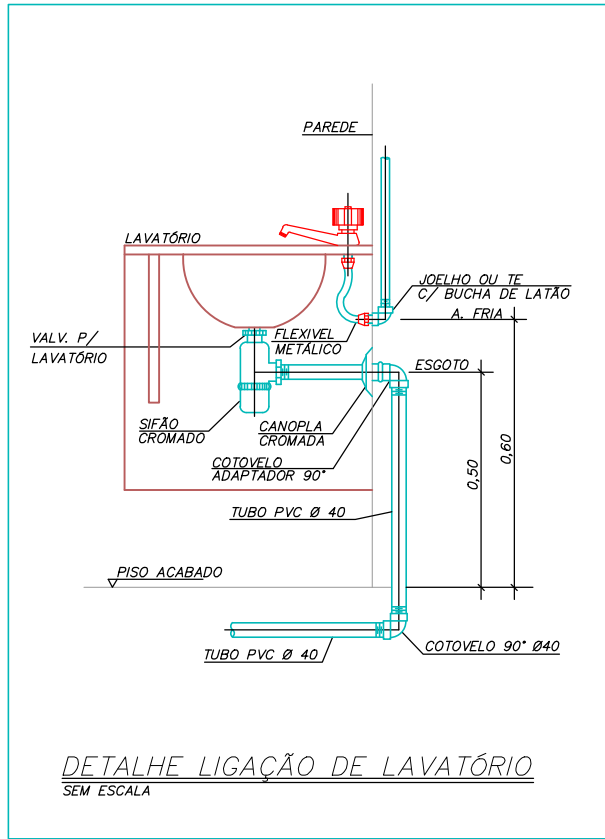

DETALHE LIGAÇÃO DE LAVATÓRIO
SEM ESCALA

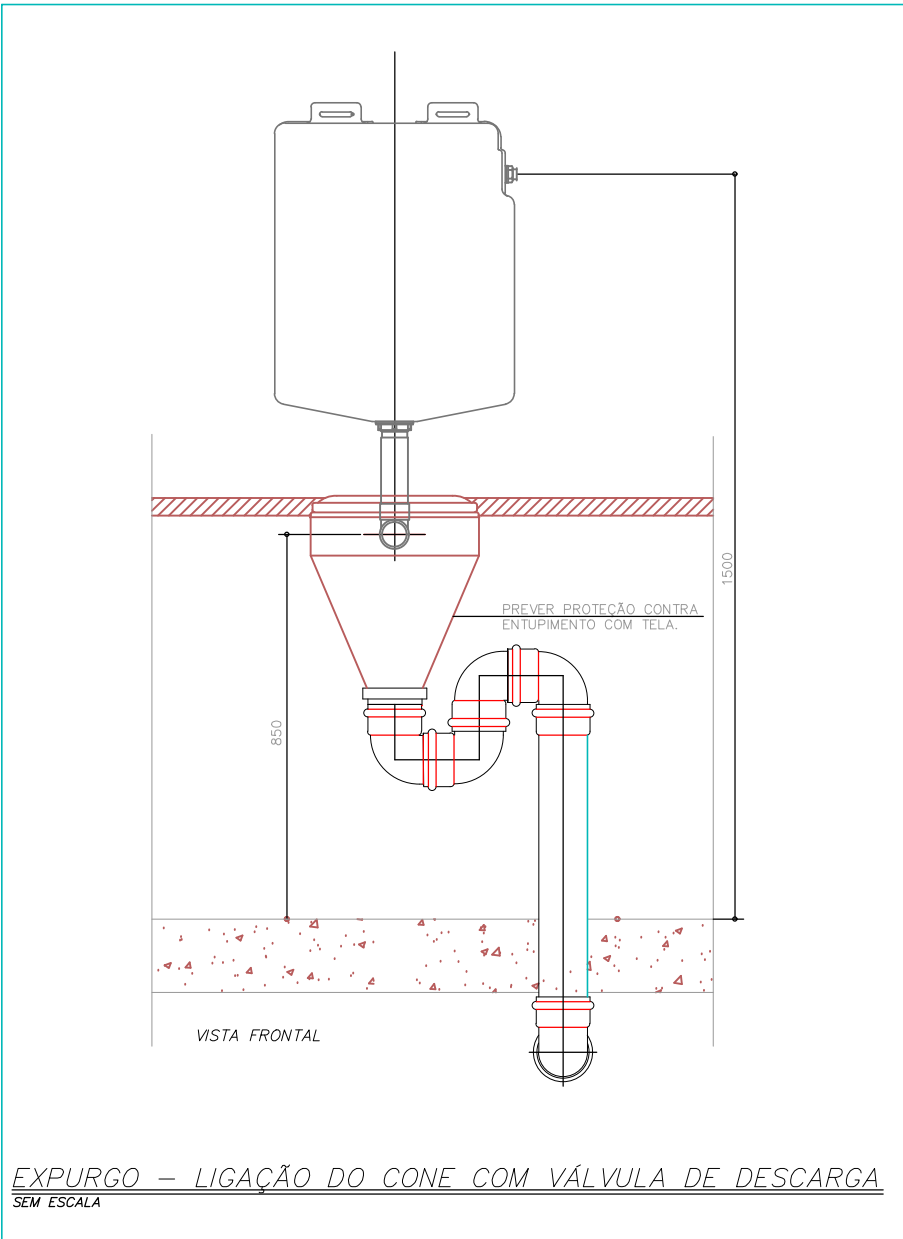


EXPURGO - LIGAÇÃO DO CONE COM VÁLVULA DE DESCARGA
SEM ESCALA

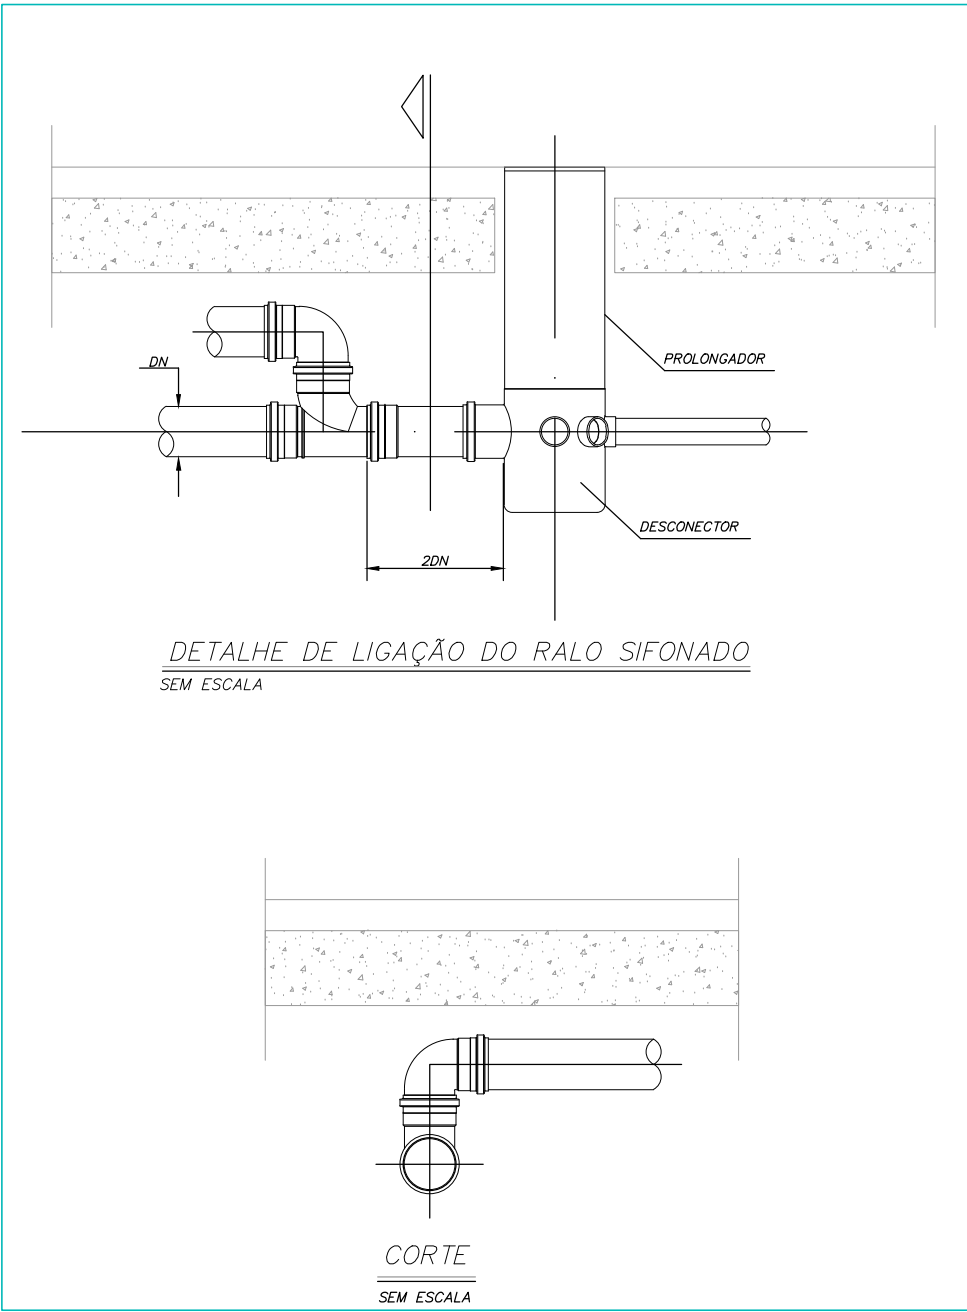


DETALHE DE LIGAÇÃO DO RALO SIFONADO
SEM ESCALA


CORTE
SEM ESCALA

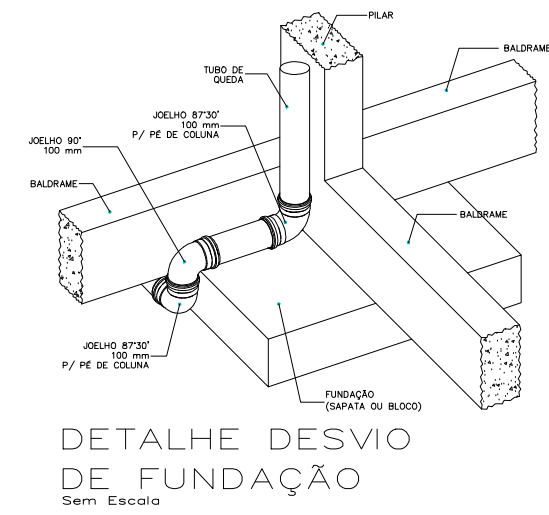


DETALHE DESVIO
DE FUNDAÇÃO
Sem Escala

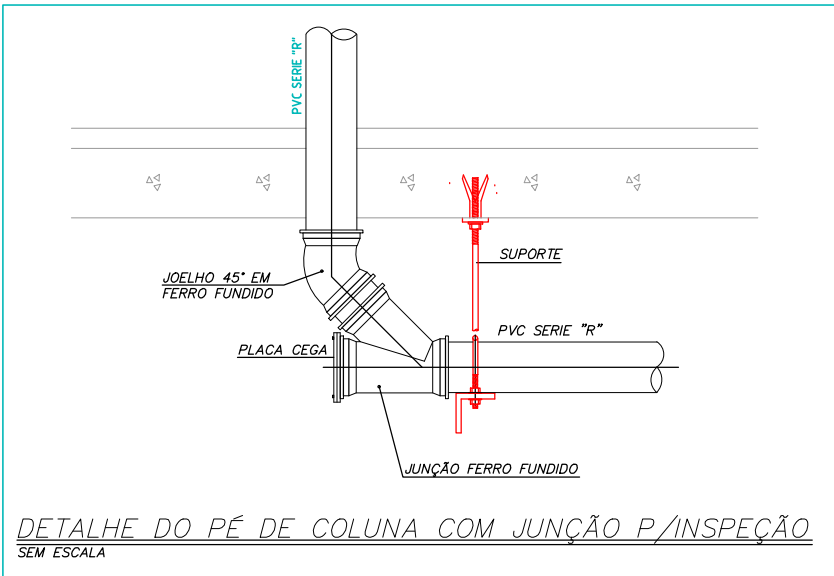


DETALHE DO PÉ DE COLUNA COM JUIÇÃO P/INSPEÇÃO
SEM ESCALA

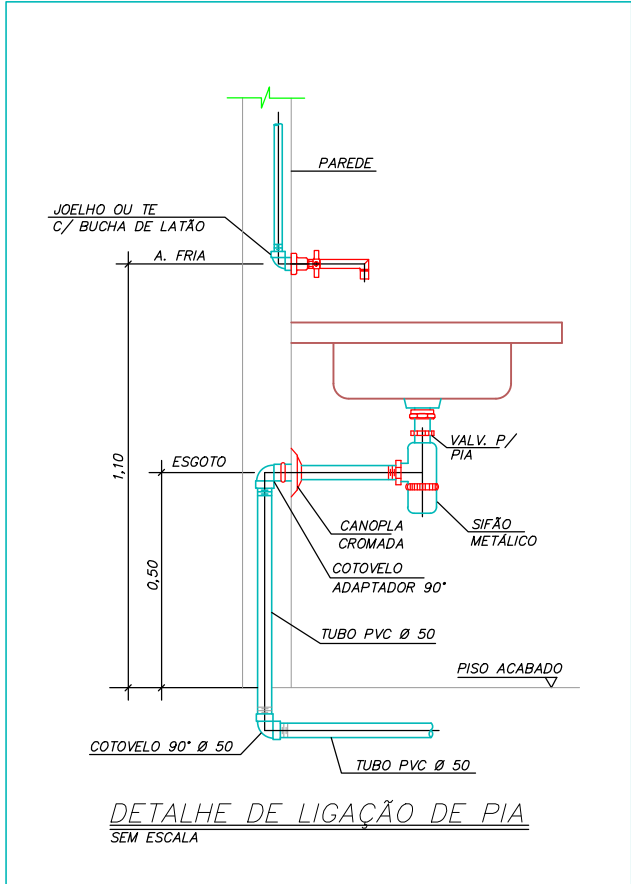


DETALHE DE LIGAÇÃO DE PIA
SEM ESCALA

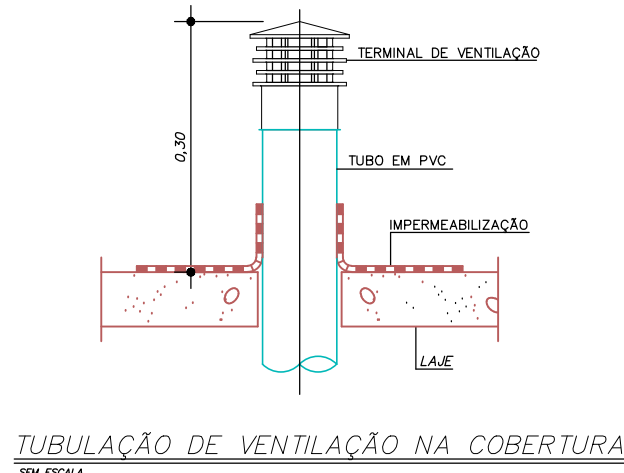


TUBULAÇÃO DE VENTILAÇÃO NA COBERTURA
SEM ESCALA

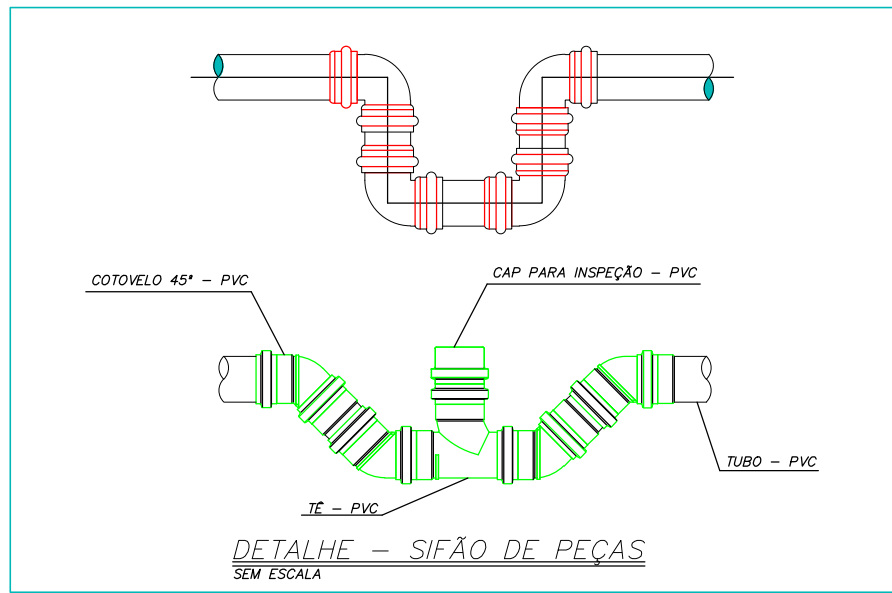

DETALHE - SIFÃO DE PEÇAS
SEM ESCALA

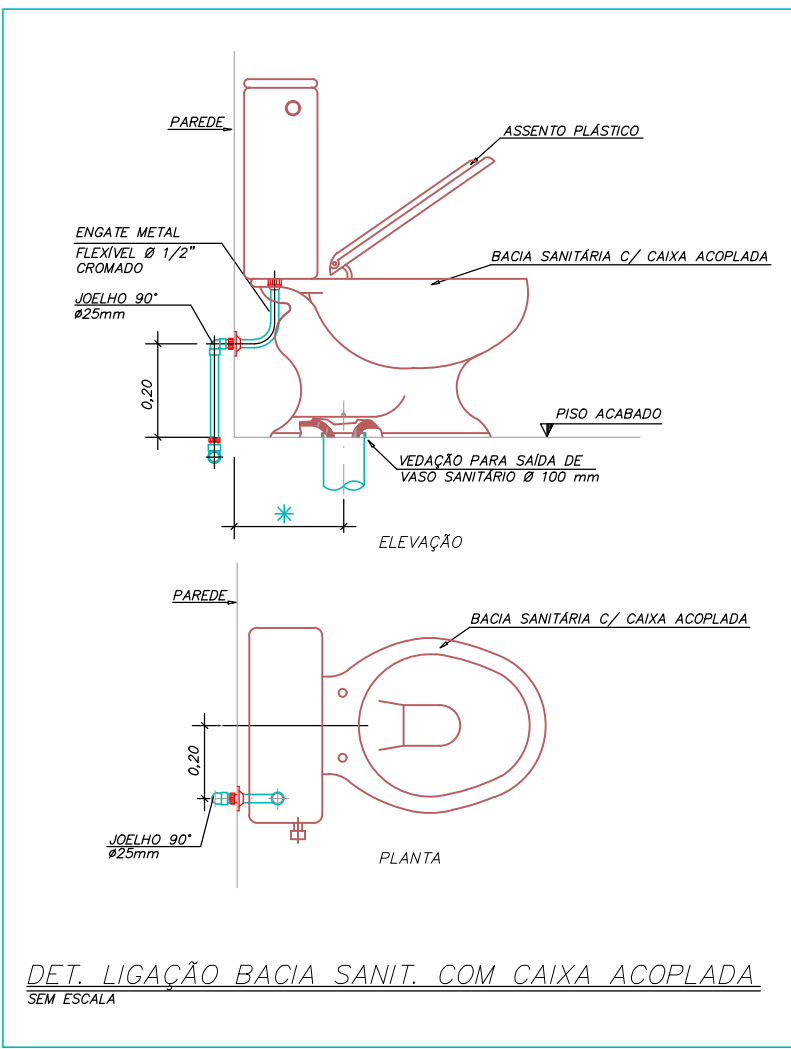

DET. LIGAÇÃO BACIA SANIT. COM CAIXA ACOPLADA
SEM ESCALA

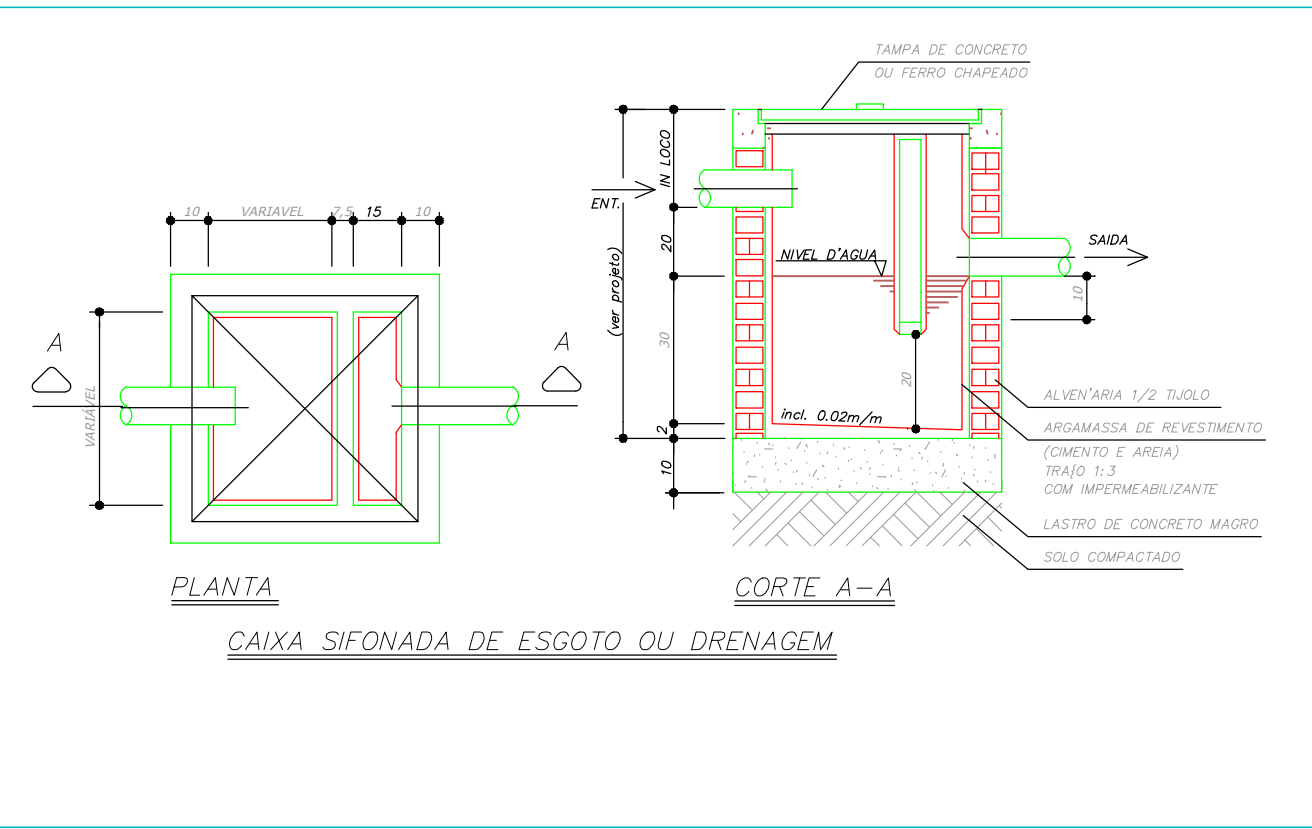

CAIXA SIFONADA DE ESGOTO OU DRENAGEM

PROJETO HIDROSSANITÁRIO									
PROJETO HIDROSSANITÁRIO		CONTRATADO: Talis Henrique Pereira Fonseca			CLIENTE: SECRETARIA DE ATENÇÃO PRIMÁRIA À SAÚDE OBRA: CONSTRUÇÃO DE IMÓVEL COMERCIAL			9	
Endereço: Rua Toledo, Nº 21 Bairro São Roque, Fátima - MG		Endereço OBRA: RUA PORTO 4						Número Cliente: 85/2024	
Contratado: CNEIA-MG: 284463D		Telefone: CEL.: (51) 31.9879-0332 Email: eng.talishenrique@gmail.com							
PRO		VERIF		APROV		UNIDADE: (EXCETO INDICADO) cm		REFERÊNCIA (1º TENDRO) 	
DATA: 15/11/2024		15/11/2024				TÍTULO: DETALHES SANITÁRIOS, NOTAS E LEGENDAS			
NOME VISTO									
HIDR		ESCALA: INDICADAS NO DESENHO		DESENHO NÚMERO: 00001		MOD: HIDR		REVISÃO: 00 FOLHA: 00/09	
1.4				1.5				1.6	