


Convenções	
	Luminária Economiza
	Luminária e lâmpada LED
	Interruptor simples
	Interruptor duplo
	Interruptor triplo
	TUE-h=30cm
	TUE-h=120cm
	Eletroduto
	Eletroduto corrugado
	Caixa de passagem
	Luminária Arandela
	h=2,00m
	Fase
	Neutro
	Retorno
	Terra

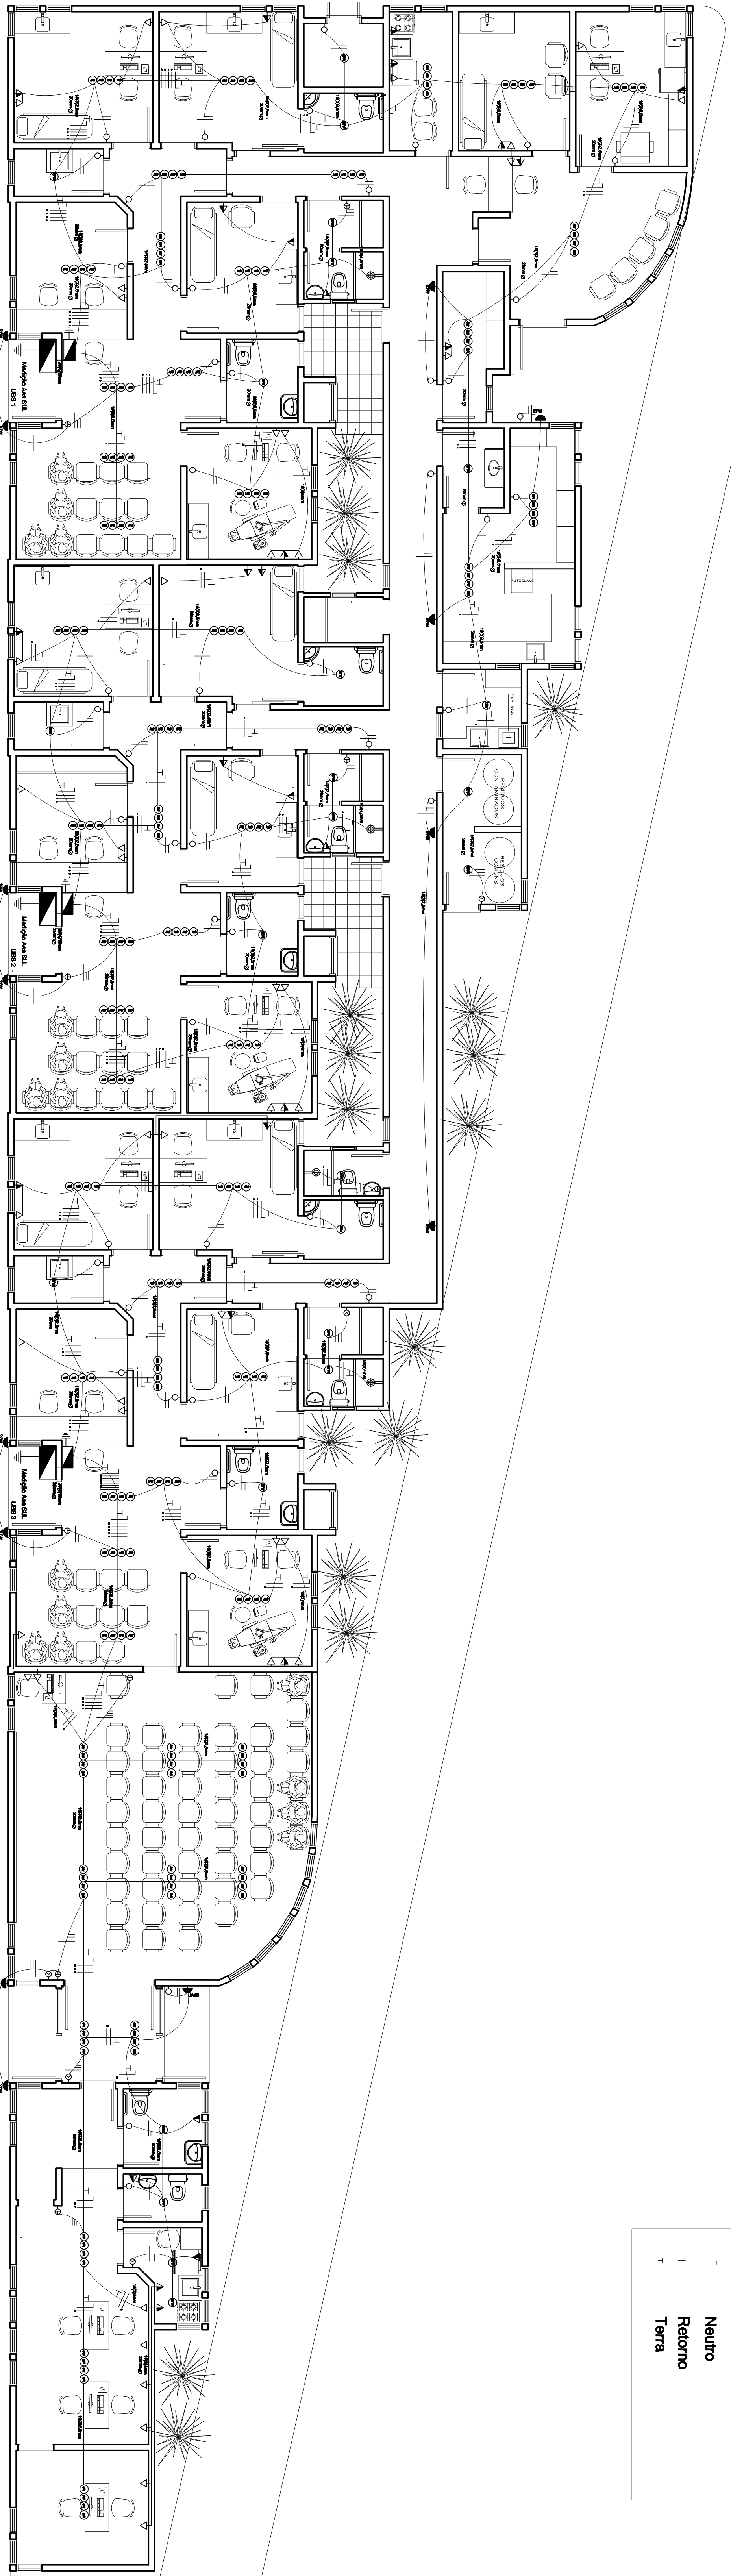

PREFEITURA MUNICIPAL DE SANTANA DO LIVRAMENTO SECRETARIA DE PLANEJAMENTO RUA SETE DE SETEMBRO, 516, CEP 07723-471, FONE: (69) 3042-2174			
PROJETO ELÉTRICO PLANTA BAIXA UNIDADE ESCOLA DE SAÚDE AMORIM			
Rua Nazareno Casaroli, SN			
Eng. Elieteleia Gonçalo Bonifácio CREA RS 126574		ÁREA CONSTRUIDA: 638,39 m²	
ESCALA: 1/75	DATA: Setembro/2011	PRONCHIA: IE - 01	DESENHISTA: