


RUA JOAQUIM
SANZ

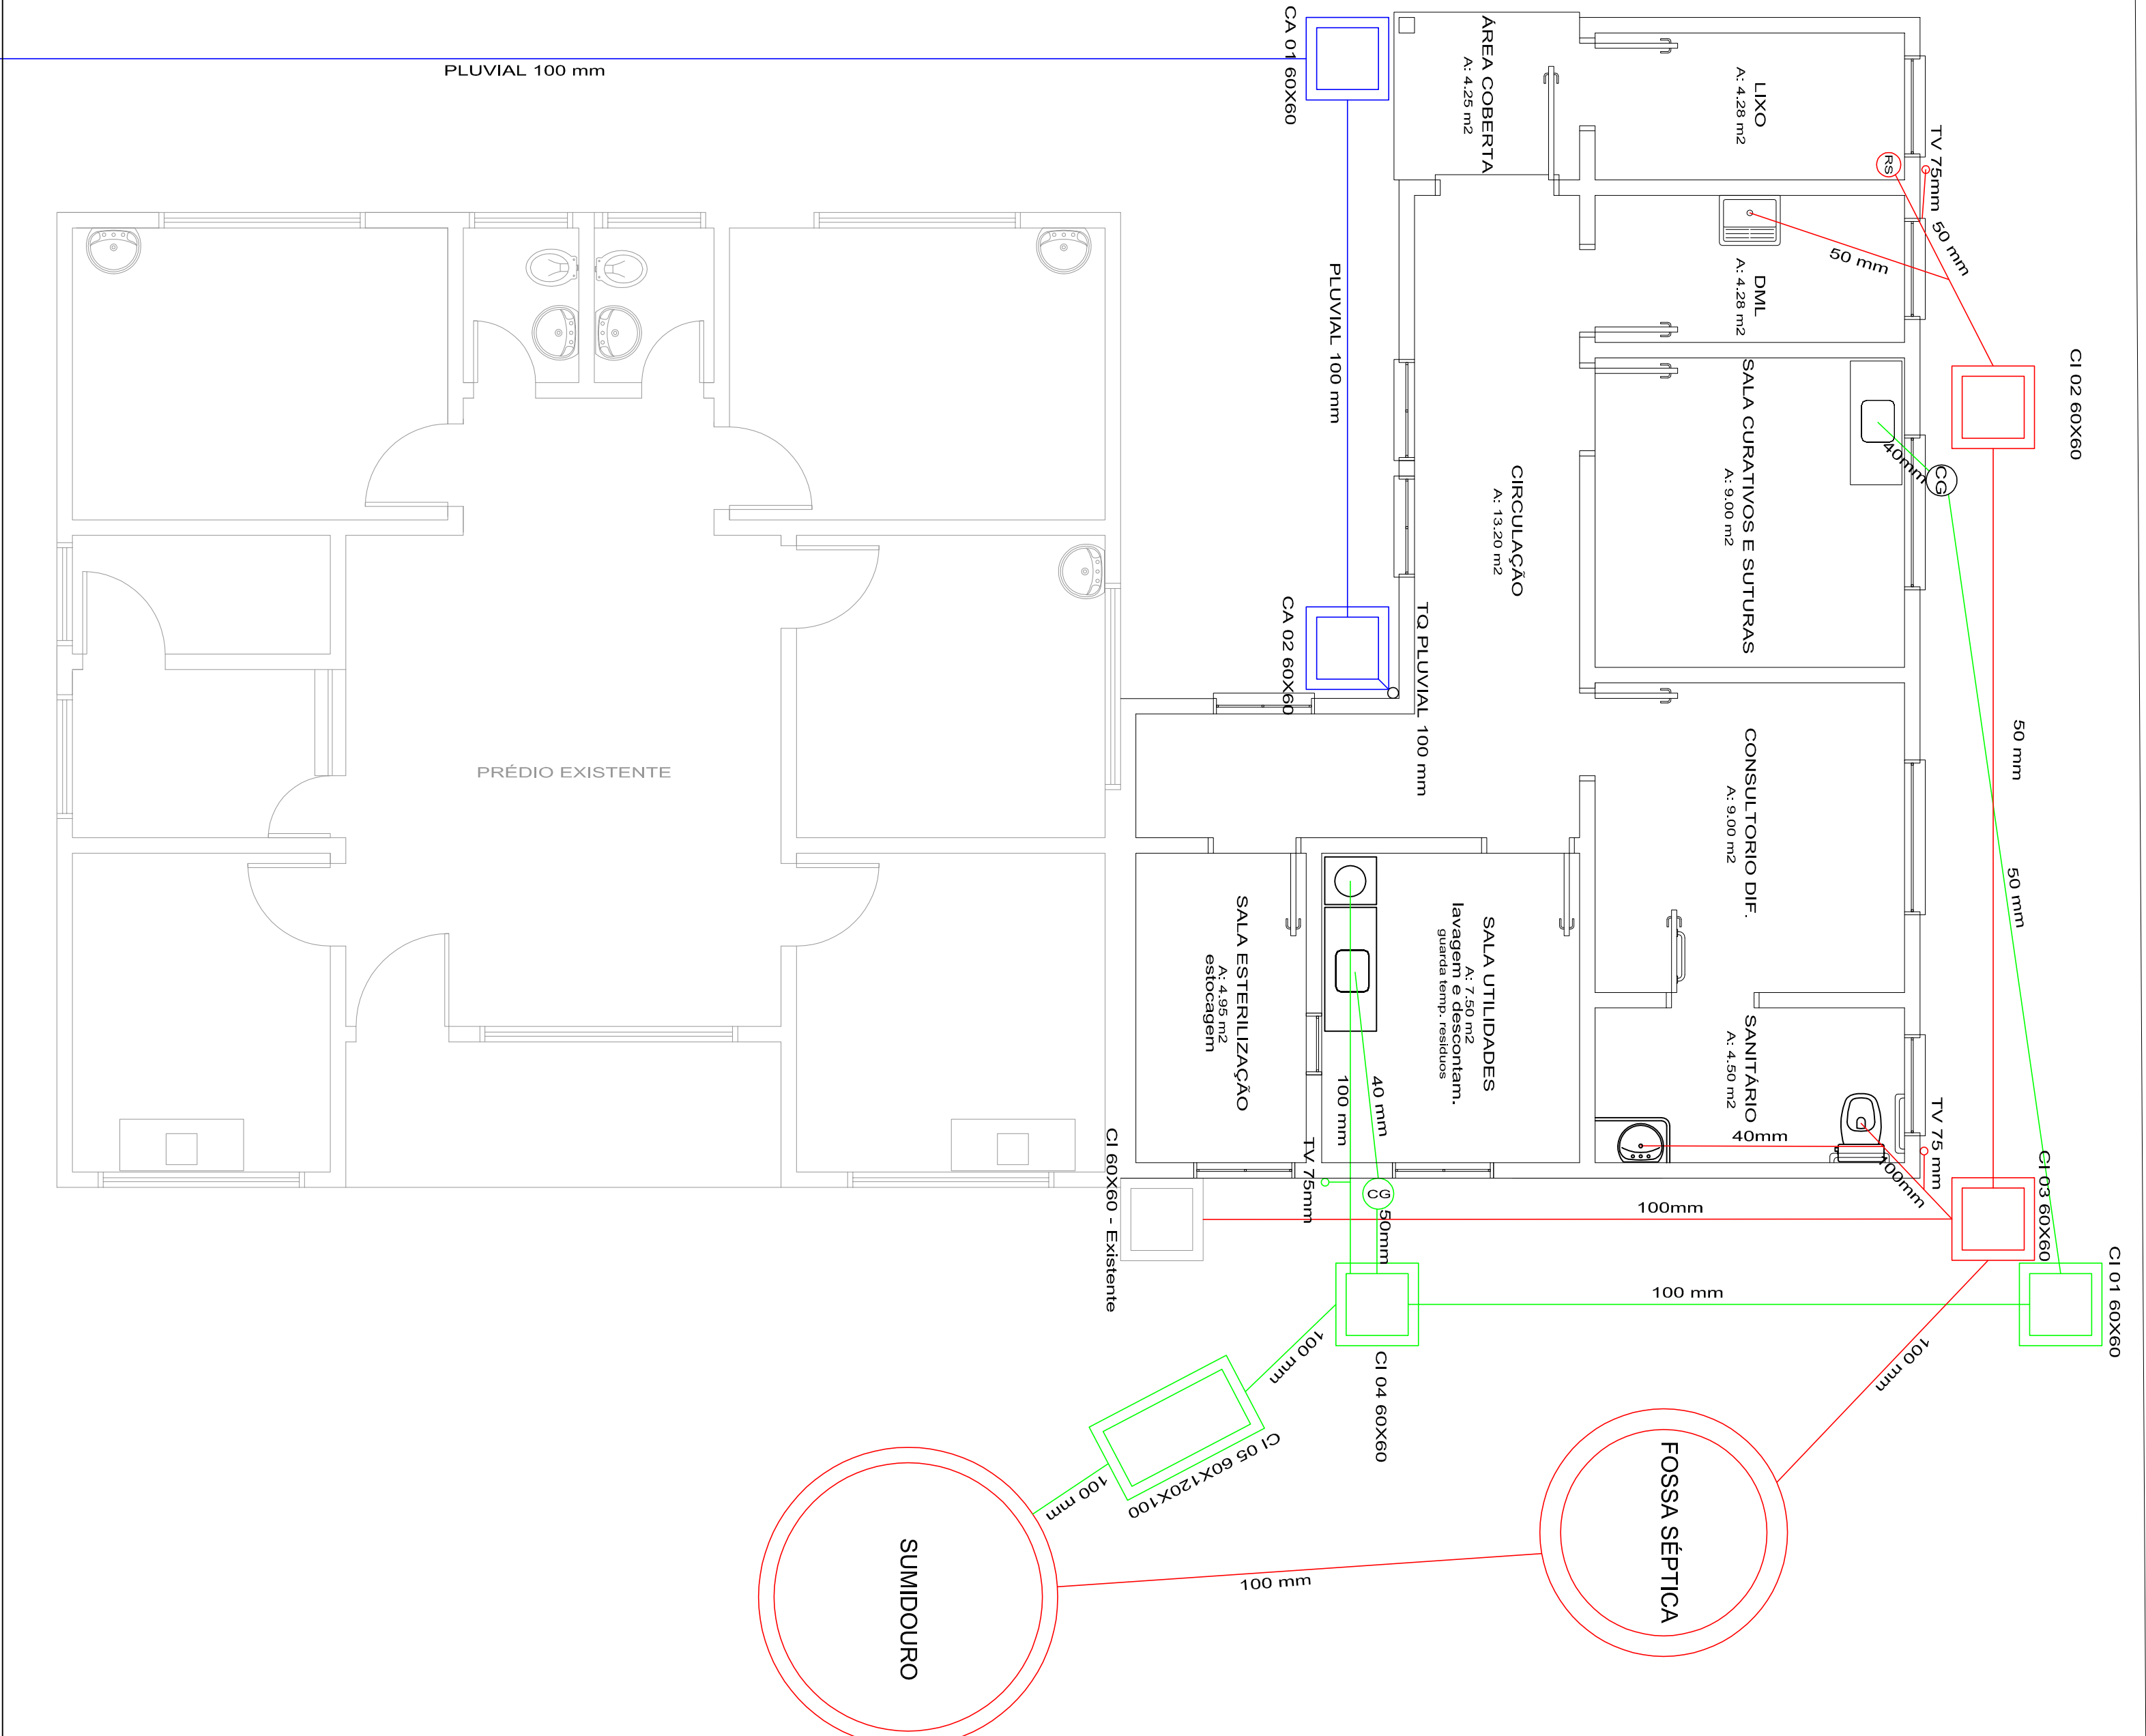

AV. VICENTE ILHA DE VARGAS

- LEGENDA
- Rede esgoto efluente contaminado com patológicos
 - Rede esgoto efluente sem patológicos
 - Rede pluvial
 - Construção existente
 - Calva Inspeção

PREFEITURA MUNICIPAL DE SANTANA DO LIVRAMENTO
SEPLAMA - SECRETARIA DE PLANEJAMENTO E MEIO AMBIENTE
DEPARTAMENTO DO PLANO DIRETOR
RUA SETE DE SETEMBRO, 515, CEP 97573-471, FONE: (95) 3968-1126

OBRA: AMPLIAÇÃO UBS VILA REAL

ENDEREÇO: RUA VICENTE ILHA DE VARGAS

PROJETO: **HIDROSSANITÁRIO**
PLANTA BAIXA

PRANCHA: **H 01/02**

RESPONSÁVEL TÉCNICO: Arq. e Urb. Paulo Rogério Krug CAU A 19197-3

ÁREA A CONSTRUIR: 35,35 m²

ÁREA TERRENO: MATRÍCULA: ESCALA: 1:50 DATA: 01/08/2013