



- Observação:

- Espera para futura instalação de Lógica e Telefonía

QUADRO DE CARGAS - CD3

CIRC.	LAMPADAS (W)			TOMADAS		TOTAL	COND.	DISJ.	D E S C R I Ç Ã O	
Nº	15	25	40	100	TUE	(W)	mm²	(A)		
1	2	3	20	-	1	-	1005	2,5	15	R ILUMINAÇÃO
2	-	-	-	-	13	-	1300	2,5	15	R TOMADAS
3	-	-	-	-	12	-	1200	2,5	15	R TOMADAS
TOTAL						3505	4,0	30	R+N	ALIMENTADOR DO CD

DIAGRAMA UNIFILAR

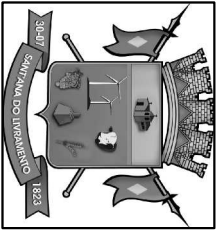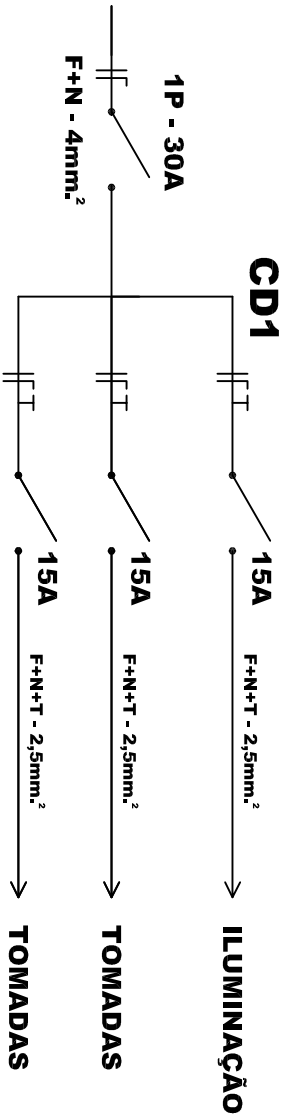

PREFEITURA MUNICIPAL DE SANT'ANA DO LIVRAMENTO
SEPLAMA - SECRETARIA DE PLANEJAMENTO E MEIO AMBIENTE
DEPARTAMENTO DO PLANO DIRETOR
RUA SETE DE SETEMBRO, 515. CEP 97573-471. FONE: (55) 3968-1126

OBRA:

AMPLIAÇÃO UBS PRADO

ENDEREÇO: CEL.RODRIGUES BARBOSA

PROETO: ELÉTRICO

PRANCHA:

A 01/01

RESPONSÁVEL TÉCNICO:

Eng. Eletr. Luis Alberto B. Gonçalves CREA 78.931

ÁREA CONSTRUIDA: 90,50 m²

MATRÍCULA: 51.546

ESCALA:

1:50

DATA:

11/07/2013