


2 FIXAÇÃO DO EXTINTOR
DETALHE
SEM ESCALA

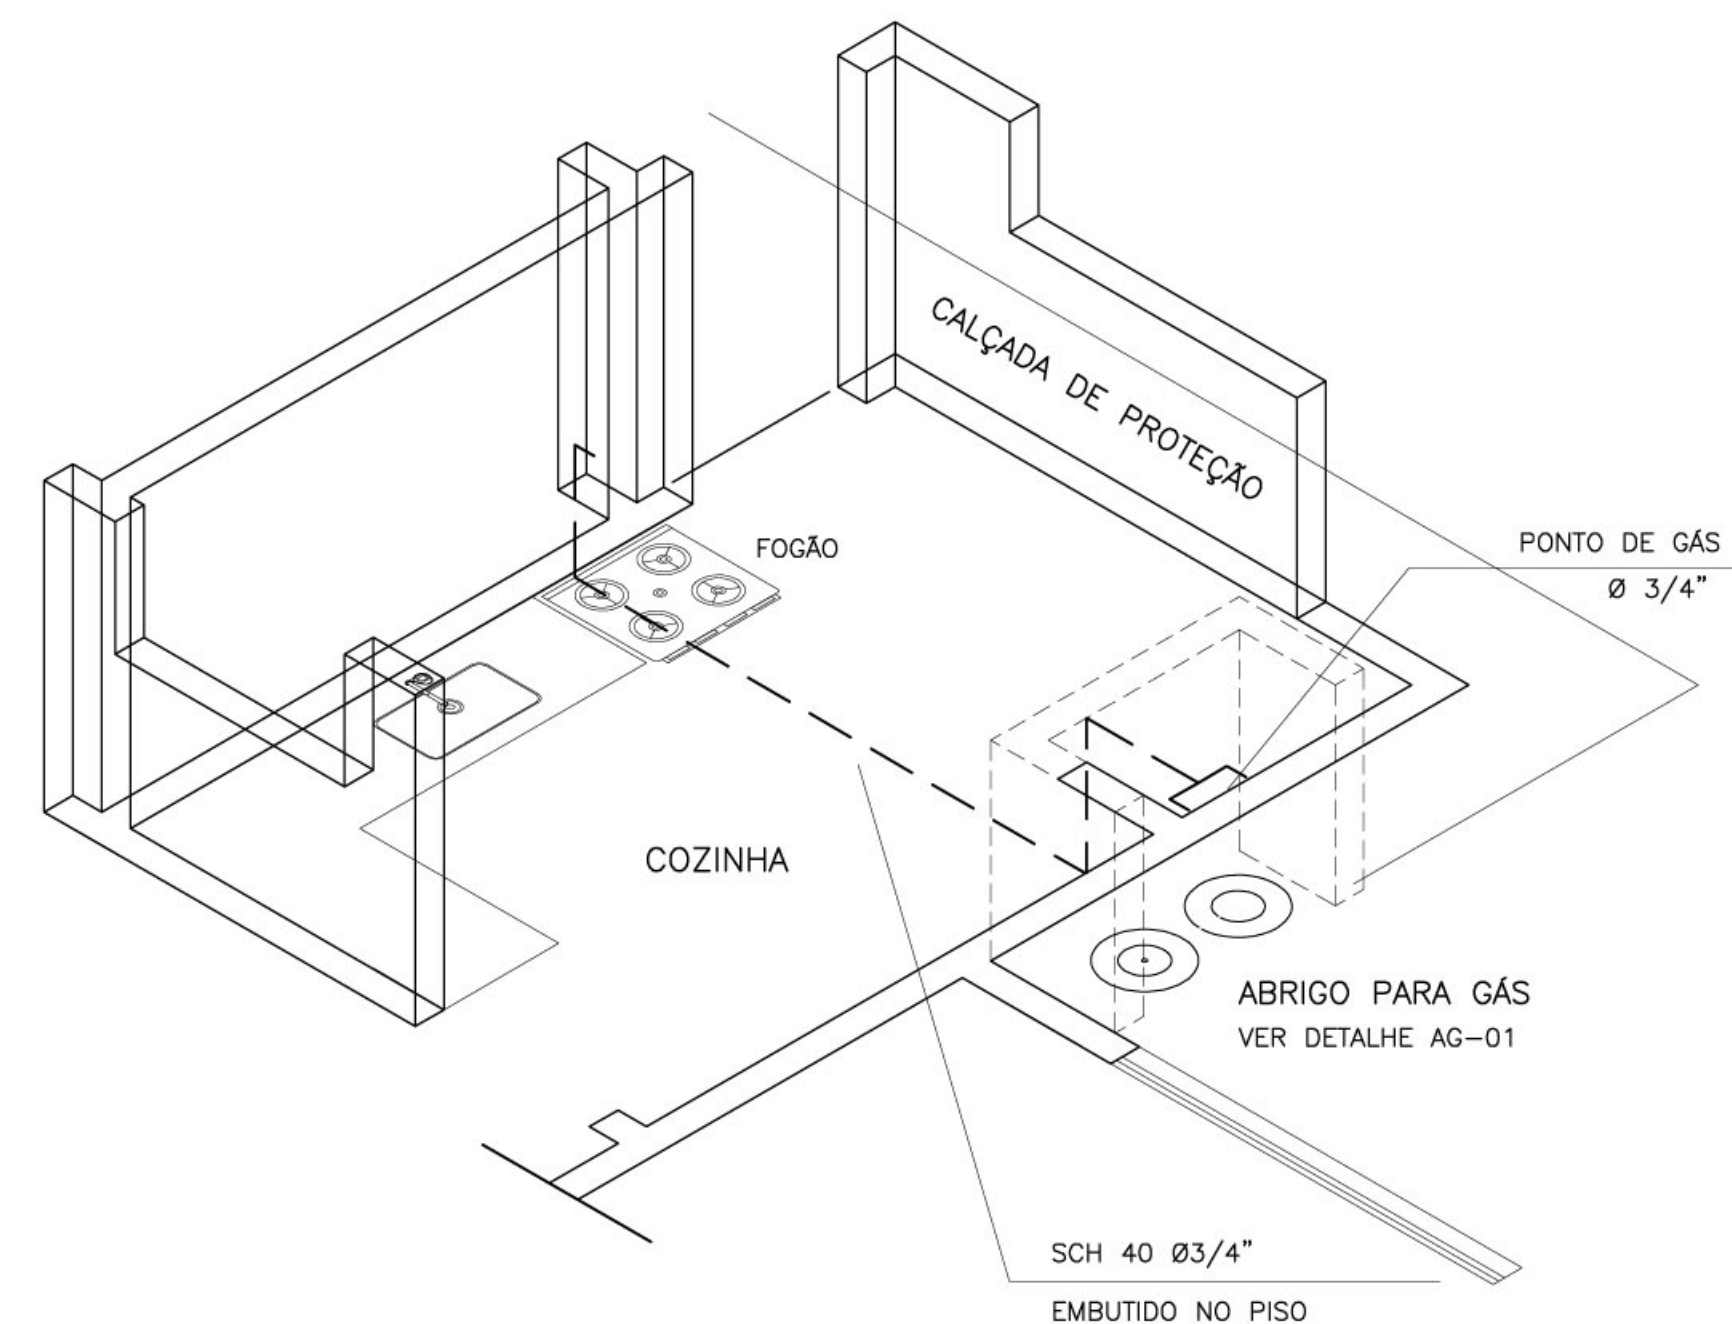


1 ISOMÉTRICA – GÁS
SEM ESCALA

LEGENDA DE GÁS	
	TUBULACAO DE ACO GALVANIZADO CLASSE DIN 2440 SEM COSTURA SCH 40- DIAMETROS: 3/4" -
	CONEXOES EM ACO FORJADO CLASSE 10 DA TUPY J 90 3/4" - 7
	BRACADEIRAS DE FERRO CHATO GALV. TIPO D 3/4" -
	TUBULACAO QUE SOBE
	TUBULACAO QUE DESCE
	REGISTRO DE ESFERA 3/4" FAB. NIAGARA OU EQUIVALENTE - (DE BRONZE)
OBS: - SERAO UTILIZADAS ROSCAS NPT	
- A INSTALACAO EMBUTIDA NO PISO DEVERA SER REVESTIDA COM MASSA DE CIMENTO E AREIA NO TRACO 3:1 APOS O TESTE DE ESTANQUEIDADE	
- A INSTALACAO APARENTE DEVERA SER PINTADA COM TINTA AMARELA A BASE DE EPOXI E FIXADA COM BRACADEIRA A CADA 2 METROS	

LEGENDA DE INCENDIO	
	EXTINTOR CO2 6Kg
	EXTINTOR PO QUIMICO SECO 6Kg

1 FIXAÇÃO DO EXTINTOR
DETALHE
SEM ESCALA

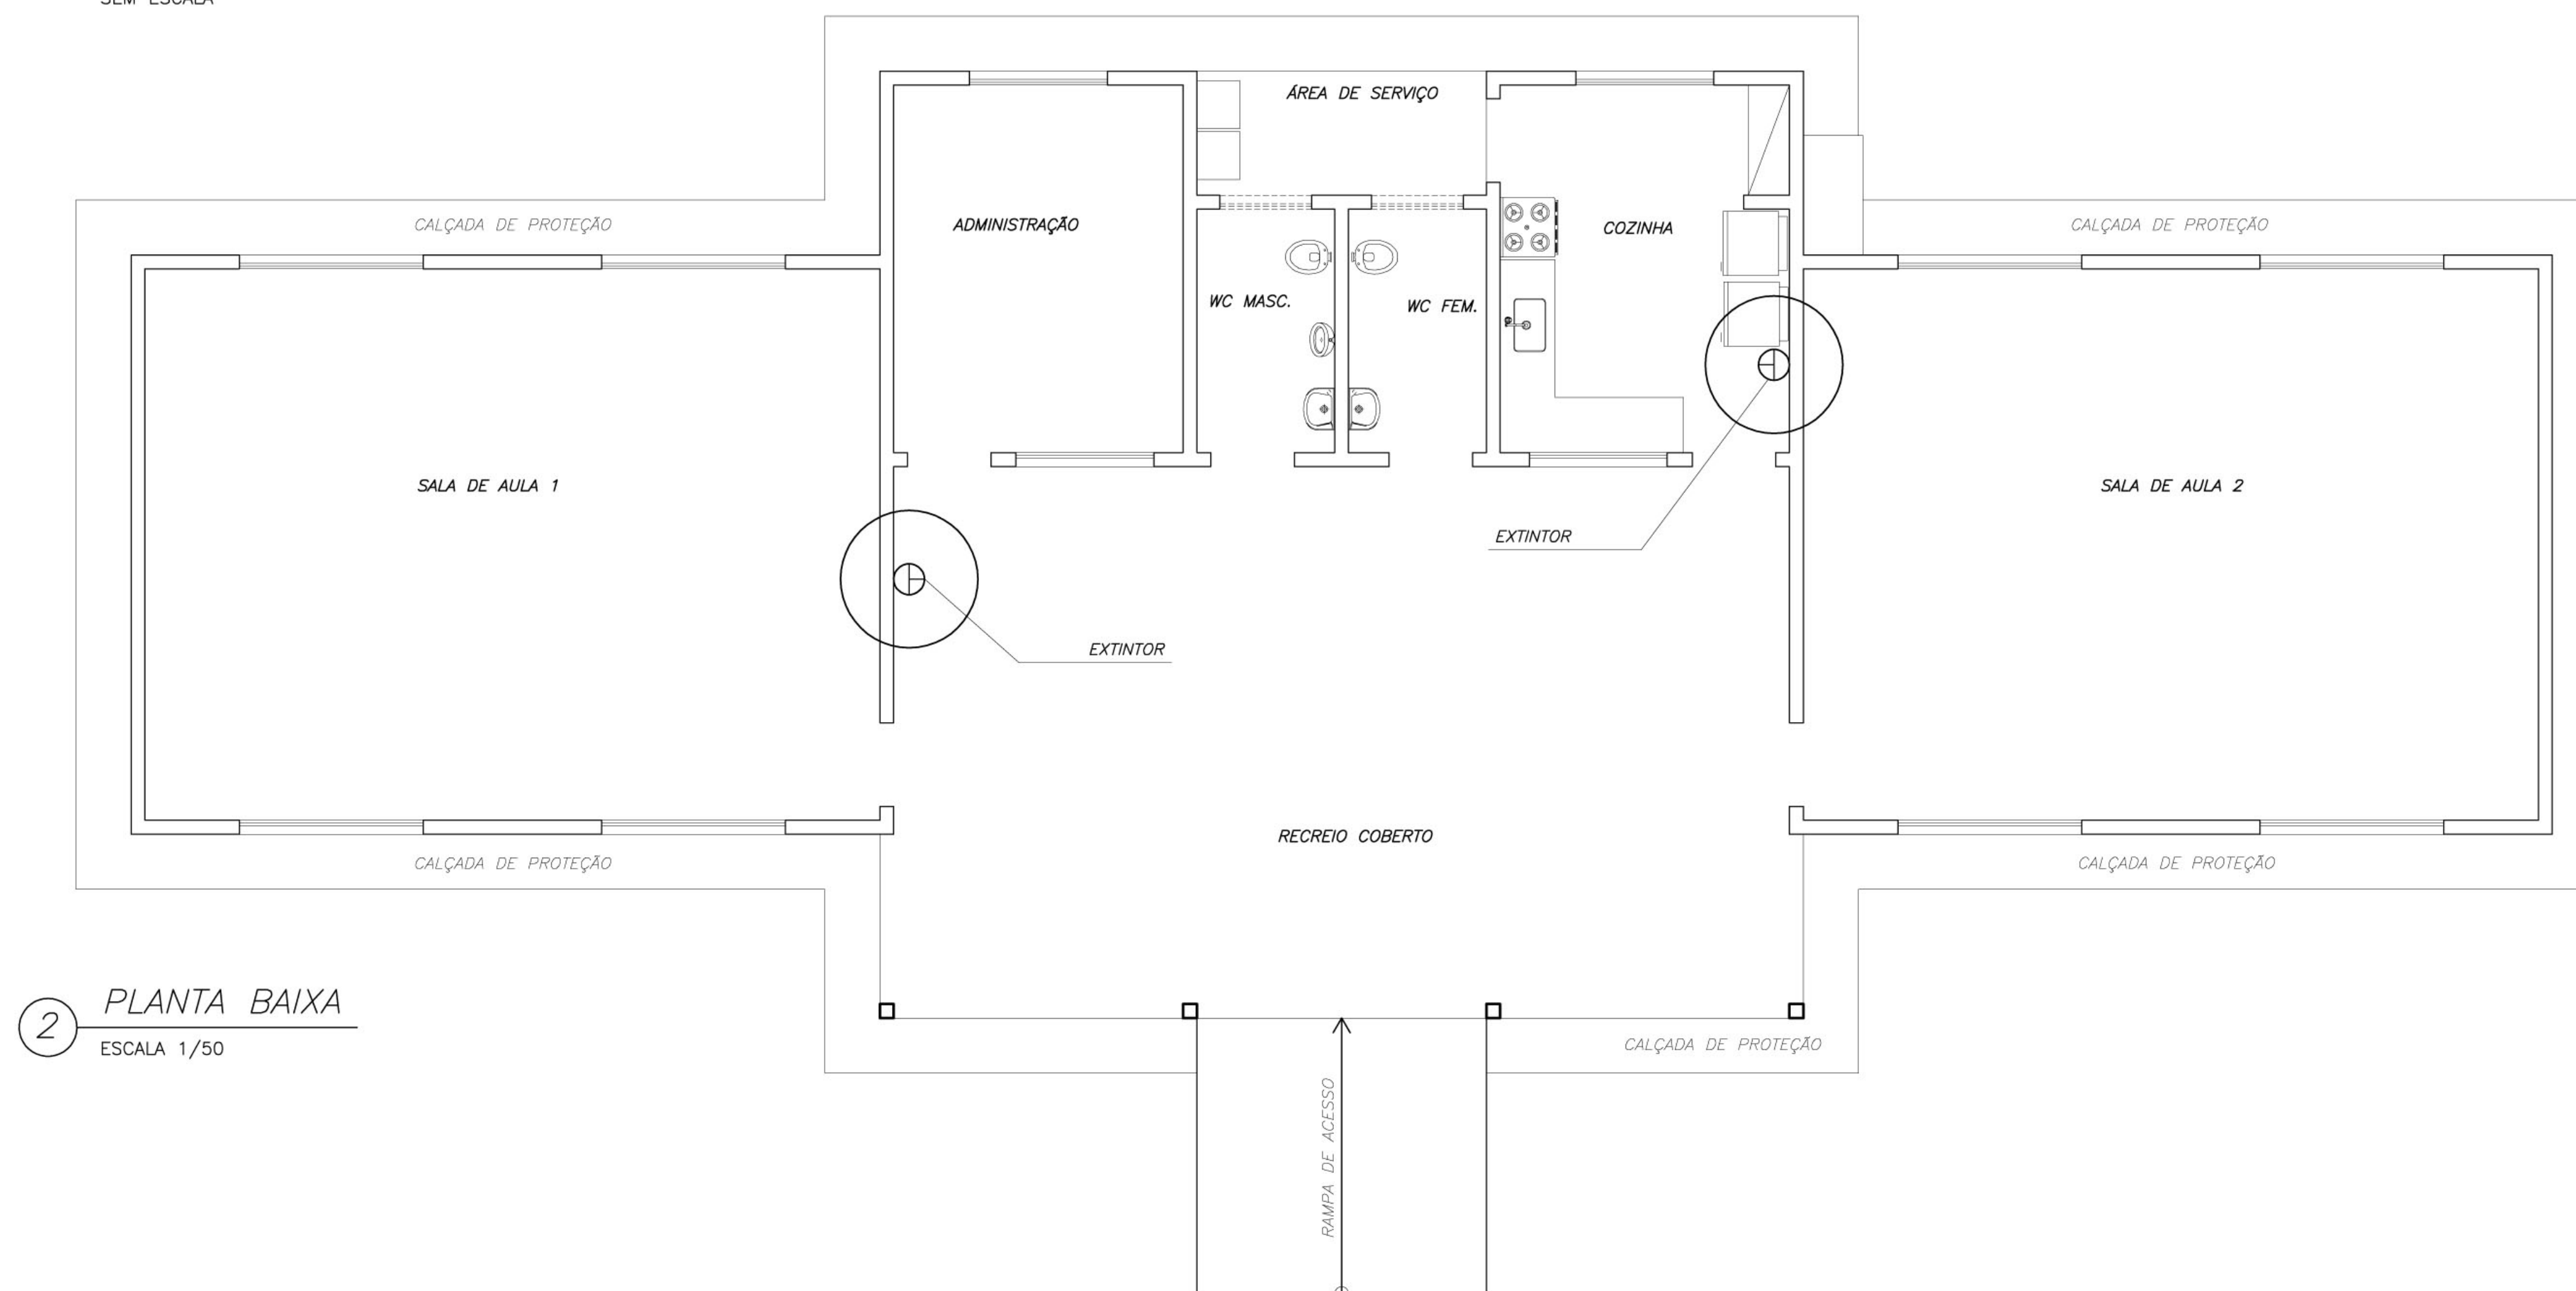

2 PLANTA BAIXA
ESCALA 1/50

<div>Ministério da Educação</div> <div>FNDEFundo Nacional do Desenvolvimento da Educação</div>	
ESCOLA RURAL – 02 SALAS DE AULA (72 ALUNOS)	
PROJETO DE PREVENÇÃO CONTRA INCÊNDIO	
PLANTA BAIXA – INCENDIO E GÁS	
PROPRIETÁRIO: FUNDO DE DESENVOLVIMENTO DA ESCOLA	
ENDEREÇO: VÁRIOS	
IMPLANTAÇÃO SUGERIDA	A APROVAÇÃO DESTE PROJETO NÃO IMPLICA NO RECONHECIMENTO, POR PARTE DA PREFEITURA MUNICIPAL DO DIREITO DE PROPRIEDADE DO TERRENO E NEM EXIME O PROJETISTA DE SUA RESPONSABILIDADE SOBRE O MESMO.
ÁREAS	PROPRIETÁRIO
CONSTRUÇÃO :	RESPONSÁVEL POR PROJETO
DIMENSÕES TERRENO	
ÁREA TERRENO	
OBSERVAÇÕES:	
ESCALA: INDICADA	DATA: MAIO / 2005
INC	01/01