



| QUADRO DE CARGAS - CD1 |              |    |    |         |     |             |       |      |                       |
|------------------------|--------------|----|----|---------|-----|-------------|-------|------|-----------------------|
| CIRC.                  | LAMPADAS (W) |    |    | TOMADAS |     | TOTAL COND. | DISJ. | FASE | DESCRIÇÃO             |
| Nº                     | 15           | 25 | 40 | 100     | TUE | (W)         | mm²   | (A)  |                       |
| 1                      | 5            | -  | 8  | -       | 3   | 695         | 2,5   | 15   | R ILUMINAÇÃO          |
| 2                      | -            | -  | -  | 14      | -   | 455         | 2,5   | 15   | R ILUMINAÇÃO          |
| 3                      | -            | -  | -  | -       | 16  | 1500        | 3100  | 2,5  | R TOMADAS             |
| 4                      | -            | -  | -  | -       | 9   | 1500        | 2400  | 2,5  | R TOMADAS             |
| TOTAL                  |              |    |    |         |     | 6650        | 6,0   | 40   | R+N ALIMENTADOR DO CD |


DIAGRAMA UNIFILAR

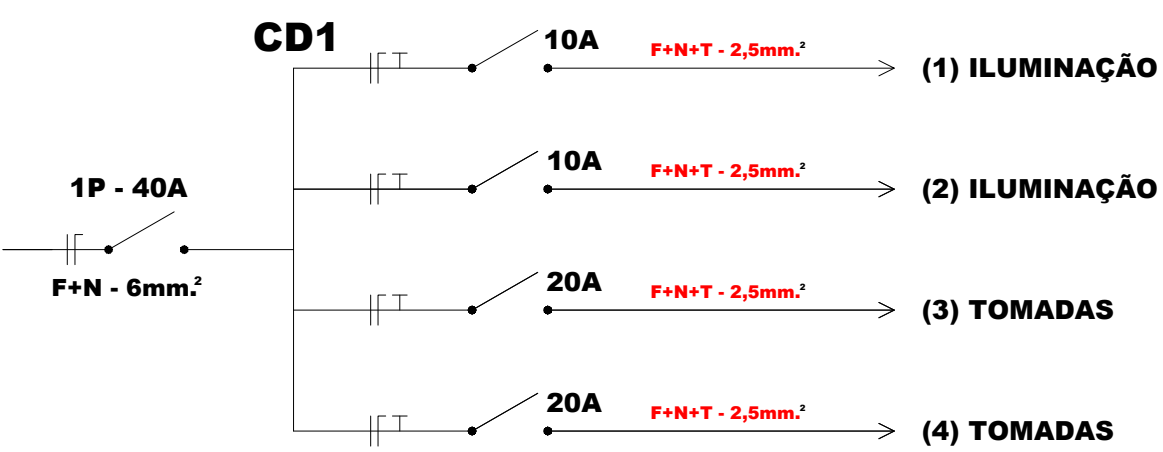

- Observações:
- Espera para futura instalação de Lógica e Telefonia
  - Todos os eletrodutos serão de diâmetro 20mm

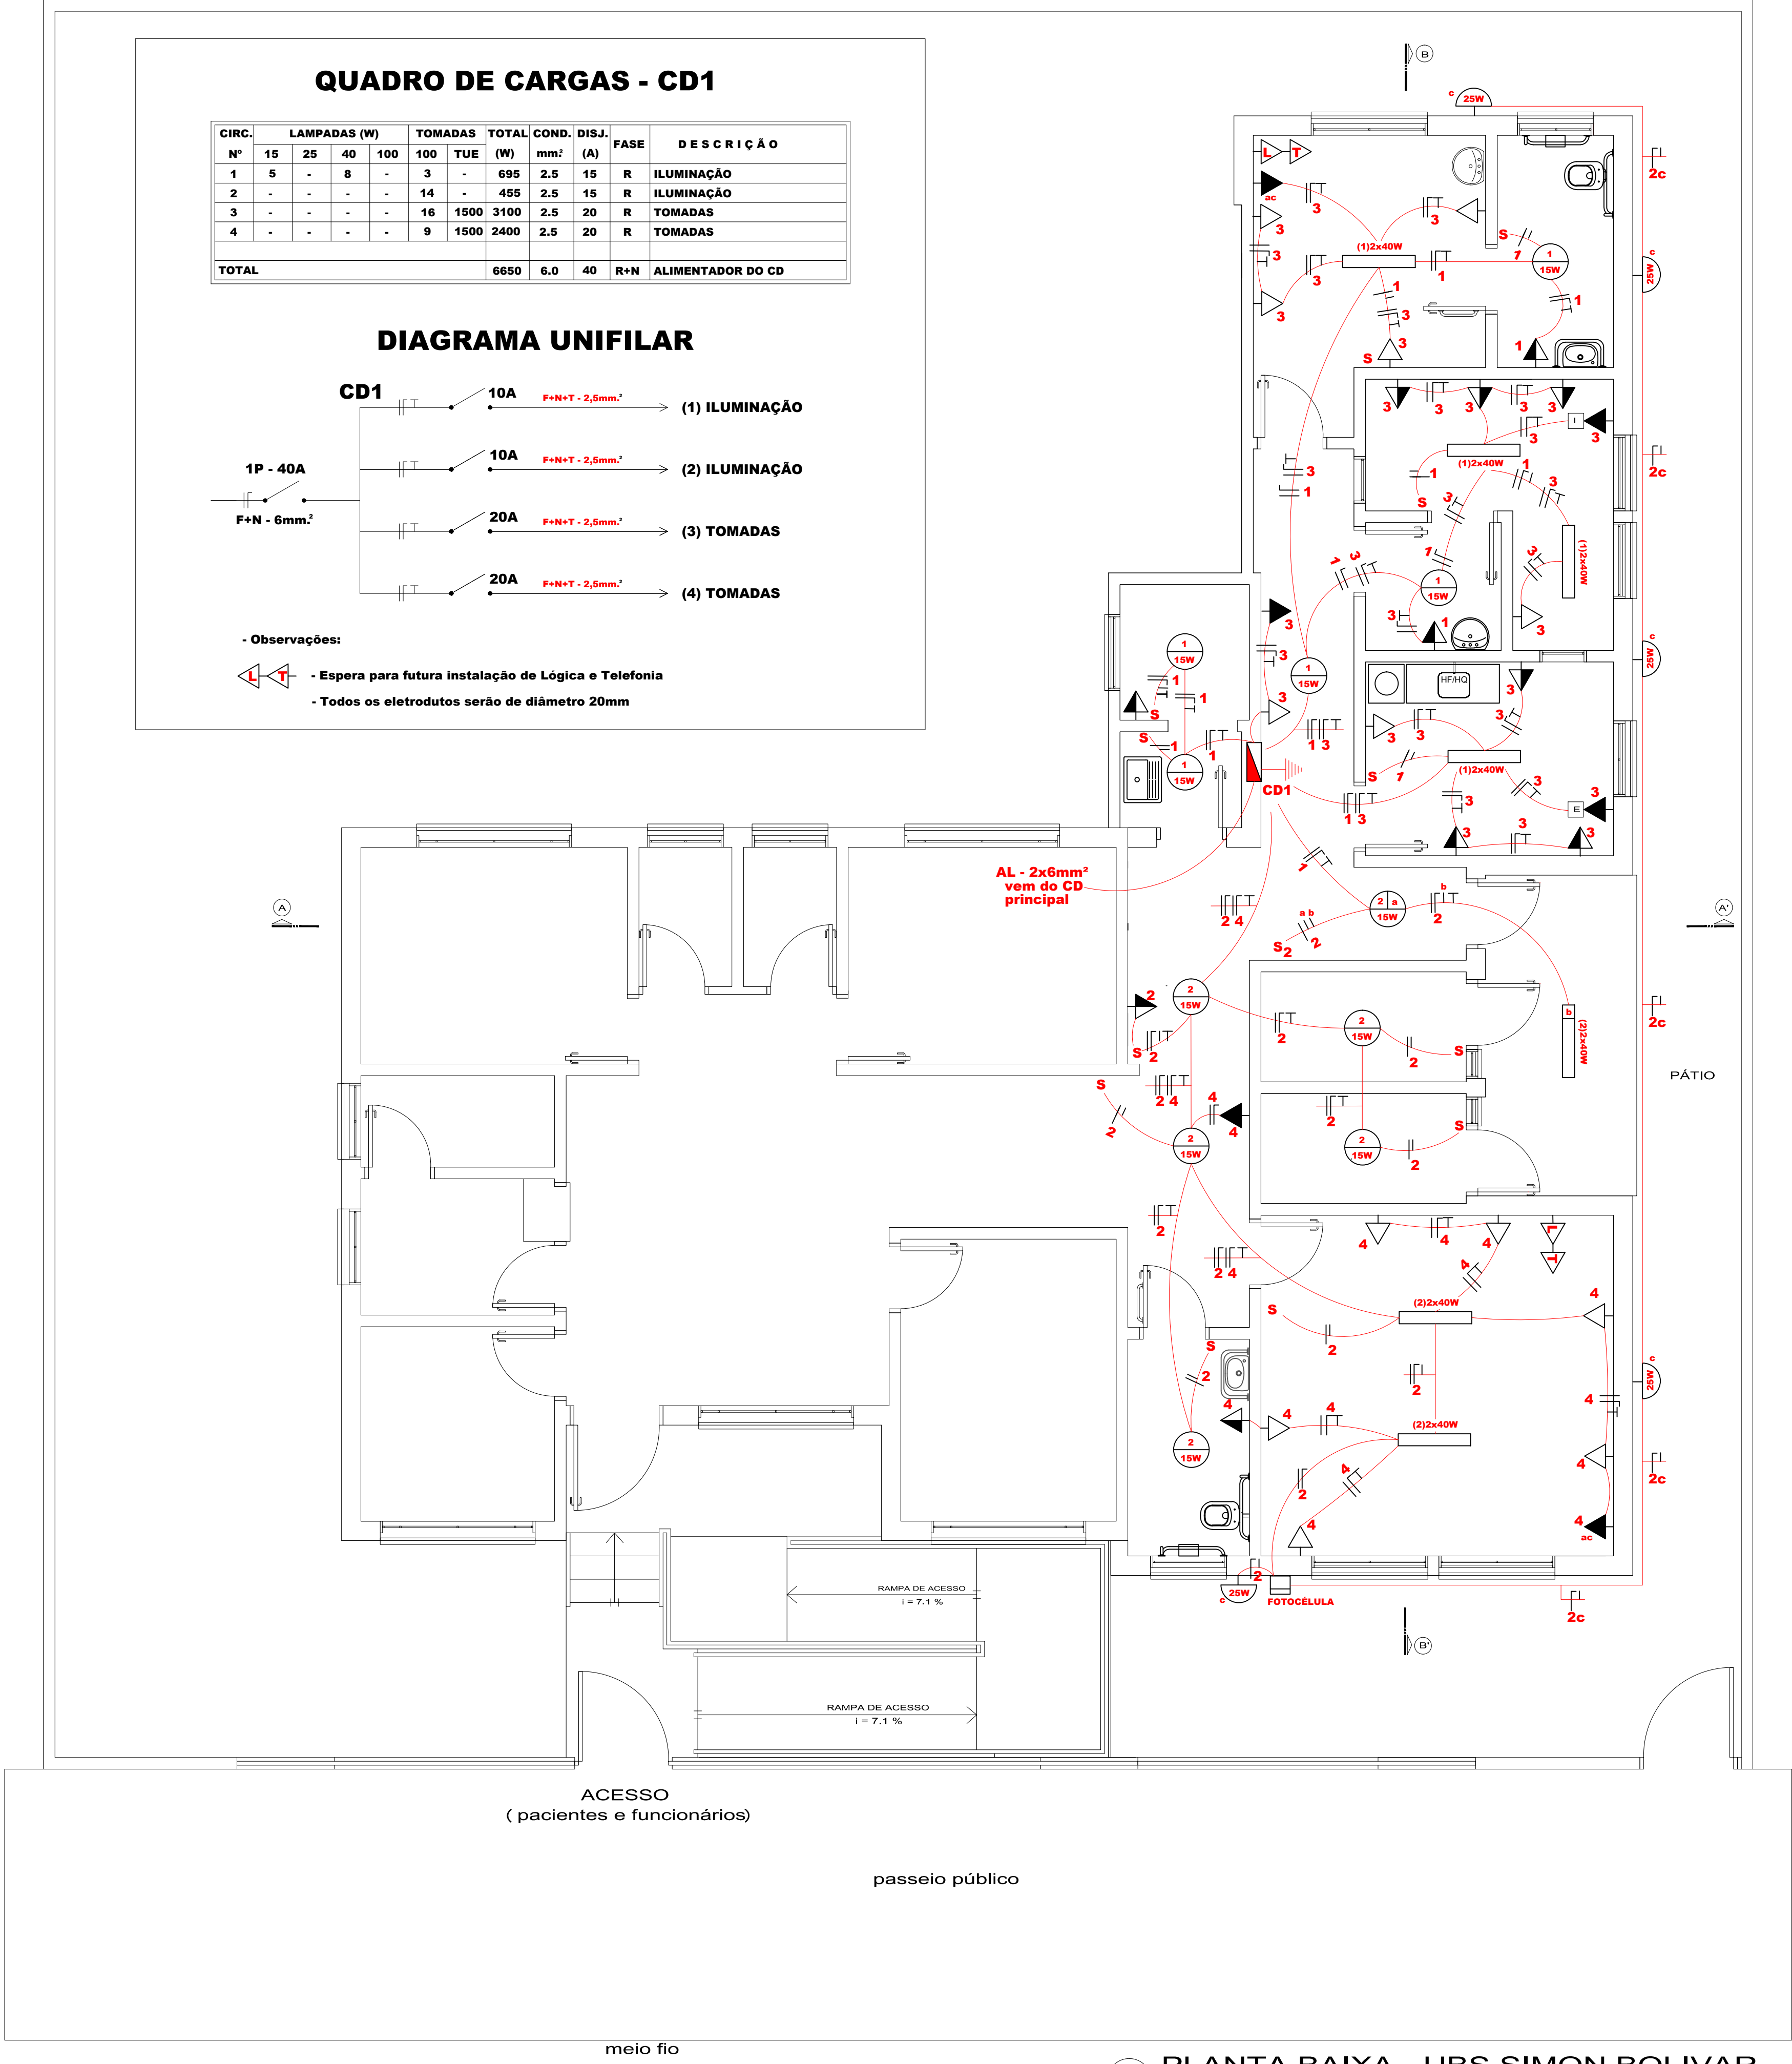

01 PLANTA BAIXA - UBS SIMON BOLIVAR  
ÁREA = 115,19 M²  
ESCALA 1/50

|   |                  |                 |                 |
|---|------------------|-----------------|-----------------|
|  |                  |                 |                 |
| PREFEITURA MUNICIPAL DE SANT'ANA DO LIVRAMENTO  |                  |                 |                 |
| SEPLAMA - SECRETARIA DE PLANEJAMENTO E MEIO AMBIENTE                                  |                  |                 |                 |
| DEPARTAMENTO DO PLANO DIRETOR   |                  |                 |                 |
| RUA SETE DE SETEMBRO, 515. CEP 97573-471. FONE: (55) 3968-1126                        |                  |                 |                 |
| OBRA: UNIDADE BÁSICA DE SAÚDE - PORTE I - UBS SIMON BOLÍVAR                           |                  |                 |                 |
| ENDEREÇO: RUA MARIA ALDINA SARAIVA, Nº195   |                  |                 |                 |
| PROJETO: INSTALAÇÕES ELÉTRICAS  |                  |                 | PRANCHA: E01/01 |
| PLANTA BAIXA  |                  |                 |                 |
| RESPONSÁVEL TÉCNICO: Eng.º Luis Alberto B. Gonçalves - CREA 78.931                    |                  |                 |                 |
| ÁREA A CONSTRUIR: 115,19M²  | ESCALA: INDICADA | DATA: NOV./2014 |                 |
| ÁREA TERRENO: 40HECTARES  | MATRICULA: 32676 |                 |                 |