



PLANTA BAIXA
ESCALA 1/100

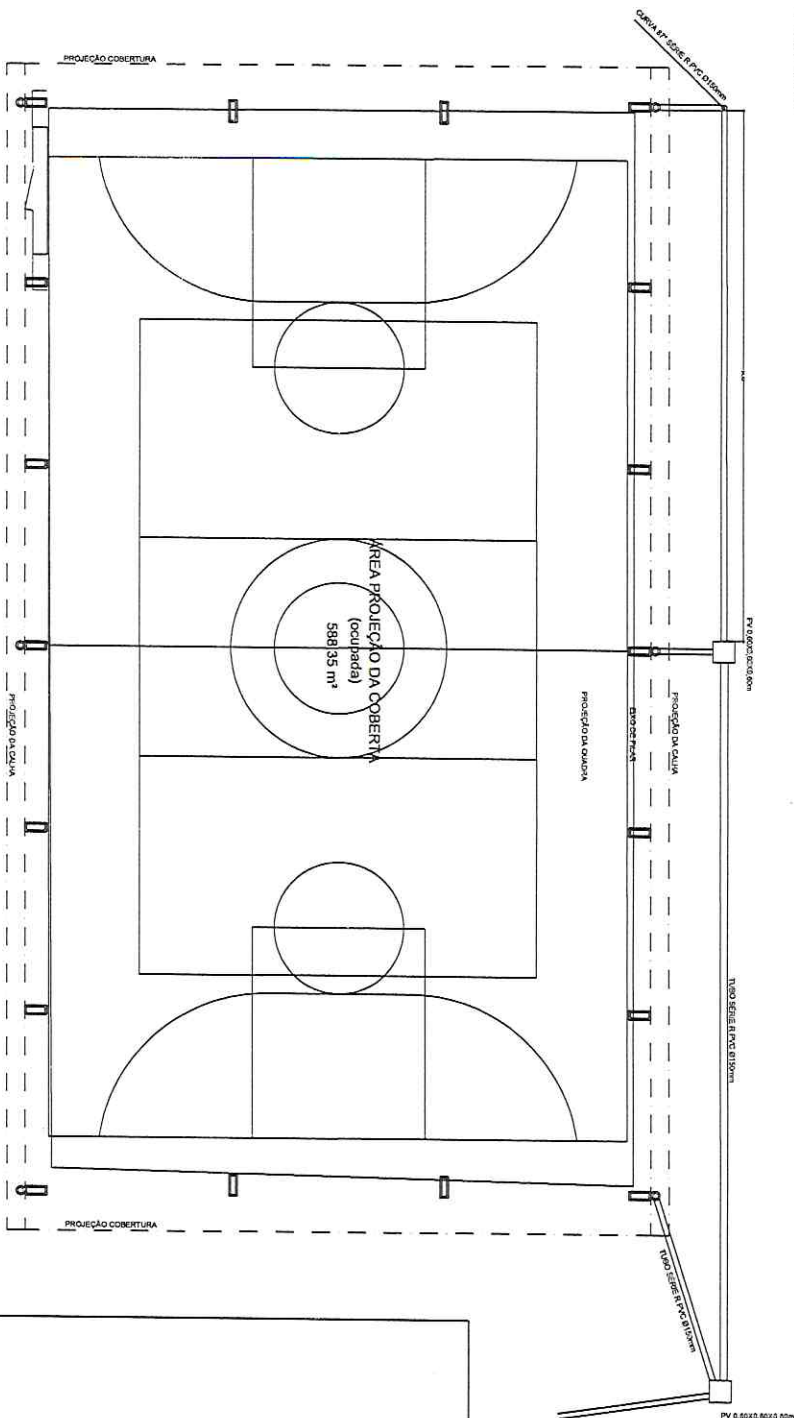

DETALHE TUBO DE QUEDA
ESCALA 1/50

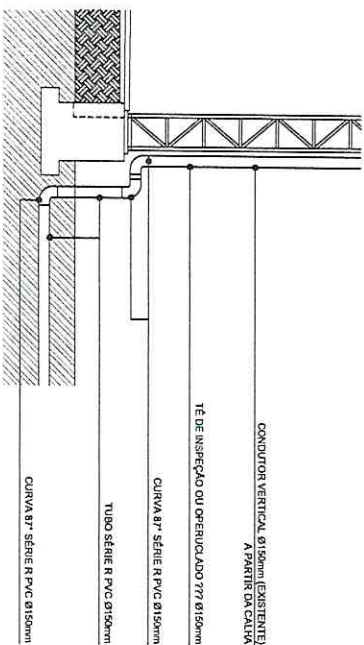

PREFEITURA MUNICIPAL DE SANTANA DO LIVRAMENTO
SEPLAMA - SECRETARIA DE PLANEJAMENTO E MEIO AMBIENTE
DEPARTAMENTO DO PLANO DIRETOR
RUA SETE DE SETEMBRO, 515, CEP 97573-471, FONE: (55) 3968-1126

PROJETO:

PLUVIAL E.E.E.M. NOSSA SENHORA DO LIVRAMENTO

ENDEREÇO:

AVENIDA FRANCISCO REVERBEL DE ARAÚJO GÔES, Nº 2107

RESPONSÁVEL TÉCNICO
CARLOS EDUARDO PROENÇAS ALVES - ARQUITETO E URBANISTA
CAU/R5 159342-0

PREFEITURA DE SANTANA DO LIVRAMENTO:

ÁREA

588,35 m²

ESCALAS:

Iniciada

DATA:

08/2021

PRONCHIA:

02/02

ARQUITETÔNICO

A