


RUA NAZARENO CENERELLI

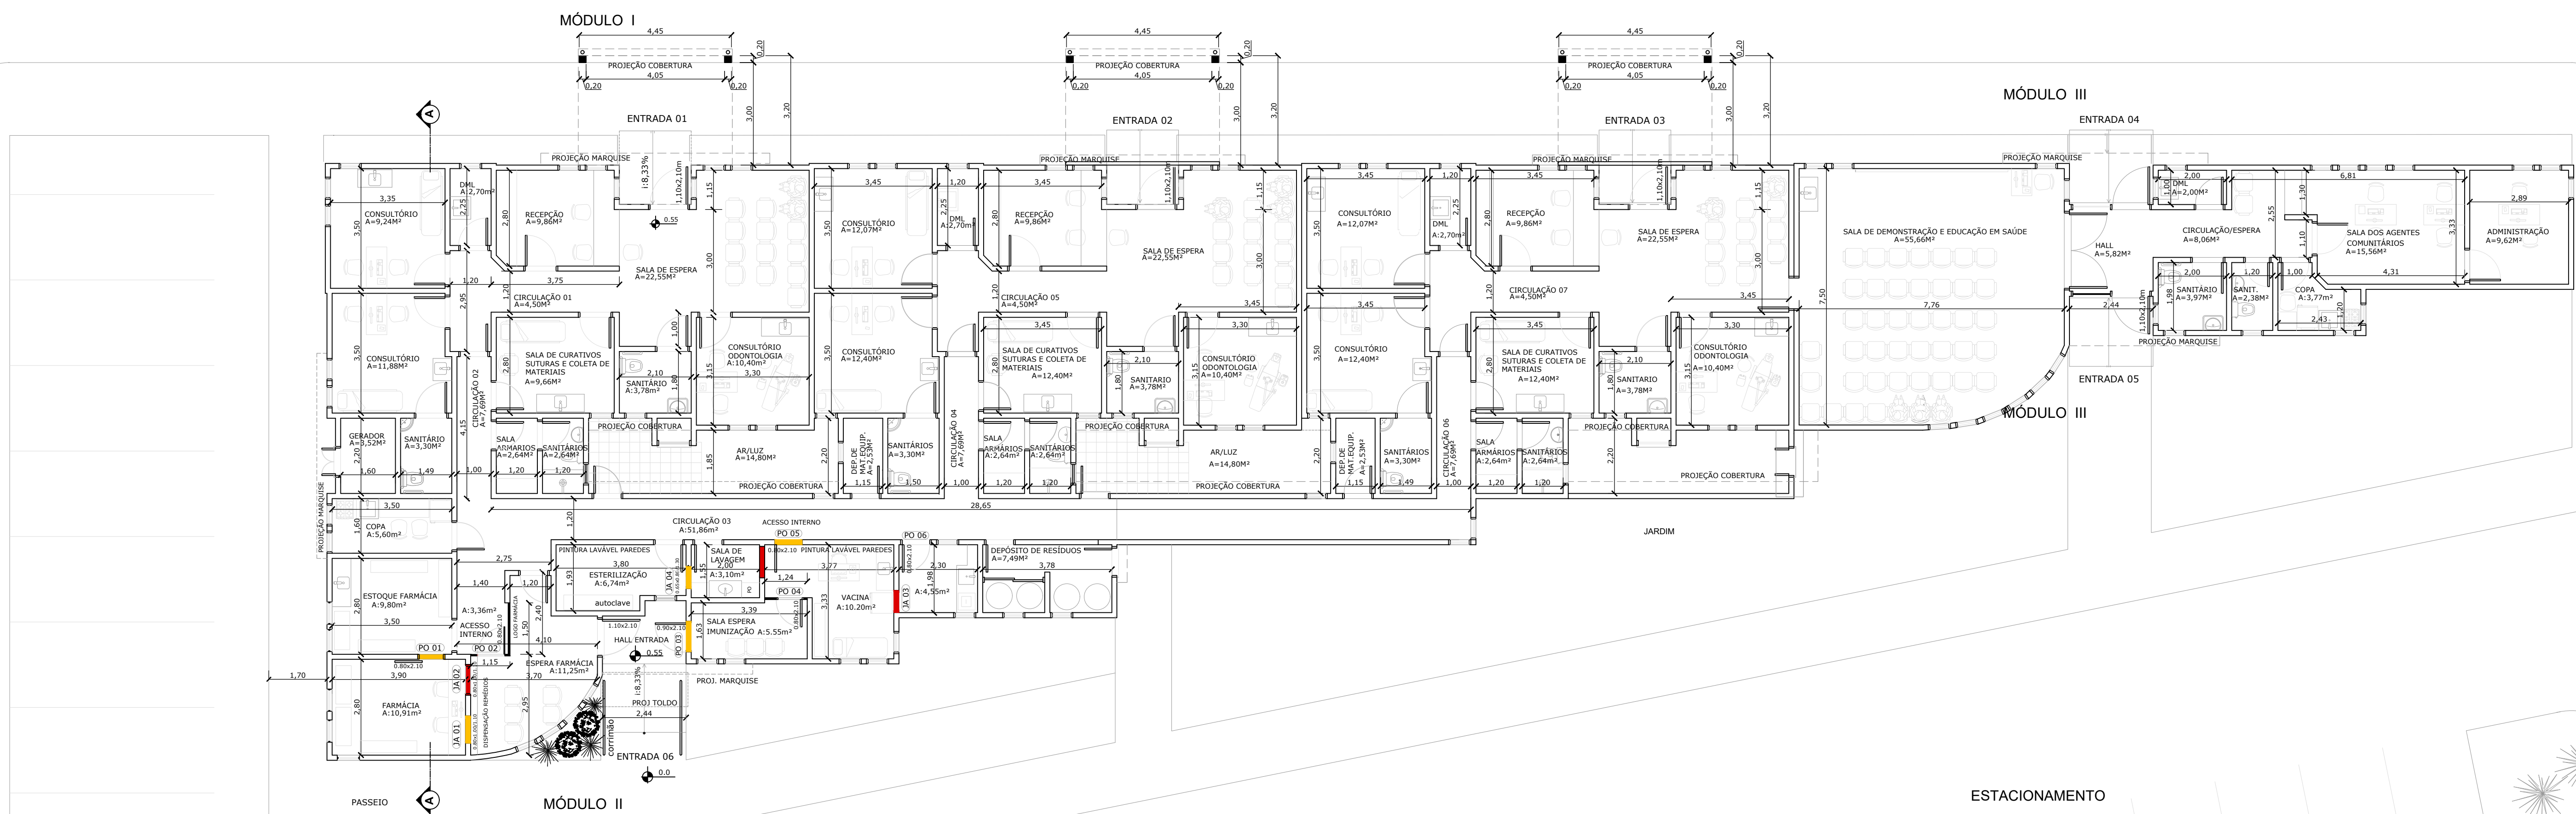

PLANTA BAIXA USB ARMOUR - UNIDADE BÁSICA DE SAÚDE A: 636,99 m<sup>2</sup>  
ÁREA EXISTENTE = 636,99 m<sup>2</sup>  
ÁREA AMPLIAÇÃO DE COBERTURA DE ACESSO AOS MÓDULOS = 50,43 m<sup>2</sup>  
ESC. 1/100

- A DEMOLIR
- A CONSTRUIR
- DIVISÓRIA

ESTACIONAMENTO



PREFEITURA MUNICIPAL DE SANTANA DO LIVRAMENTO  
SEPLAMA - SECRETARIA DE PLANEJAMENTO E MEIO AMBIENTE  
DEPARTAMENTO DO PLANO DIRETOR  
RUA ALLAN KARDEC, 55. CEP 97574-260. FONE: (55) 3968-1126

PROJETO: REFORMA UBS ARMOUR PLANTA BAIXA	
LOCAL: RUA NAZARENO CENERELLI, Nº284 - BAIRRO ARMOUR	
PRANCHA:	
02	
ESCALA: 1/100	DATA: JULHO /2024