

PLANTA BAIXA
Escala 1/50



PREFEITURA MUNICIPAL DE SANT'ANA DO LIVRAMENTO
RUA RIVADÁVIA CORRÊA, 858. BAIRRO CENTRO. FONE: (55) 3968 1008


OBRA: AMPLIAÇÃO GALPÃO DESTINADO A ATIVIDADES ESPORTIVAS

ENDEREÇO: ASSENTAMENTO COQUEIRO - 4º DISTRITO - SANTANA DO LIVRAMENTO - RS


Responsável Técnico
Arqº e Urbº Ana Paula Flores Peres
CAU A 35723-5

DESENHO:
PLANTA BAIXA


ESCALA: 1:50 DATA: 05/2013 ÁREA: 116,40 m² PRANCHA: 02

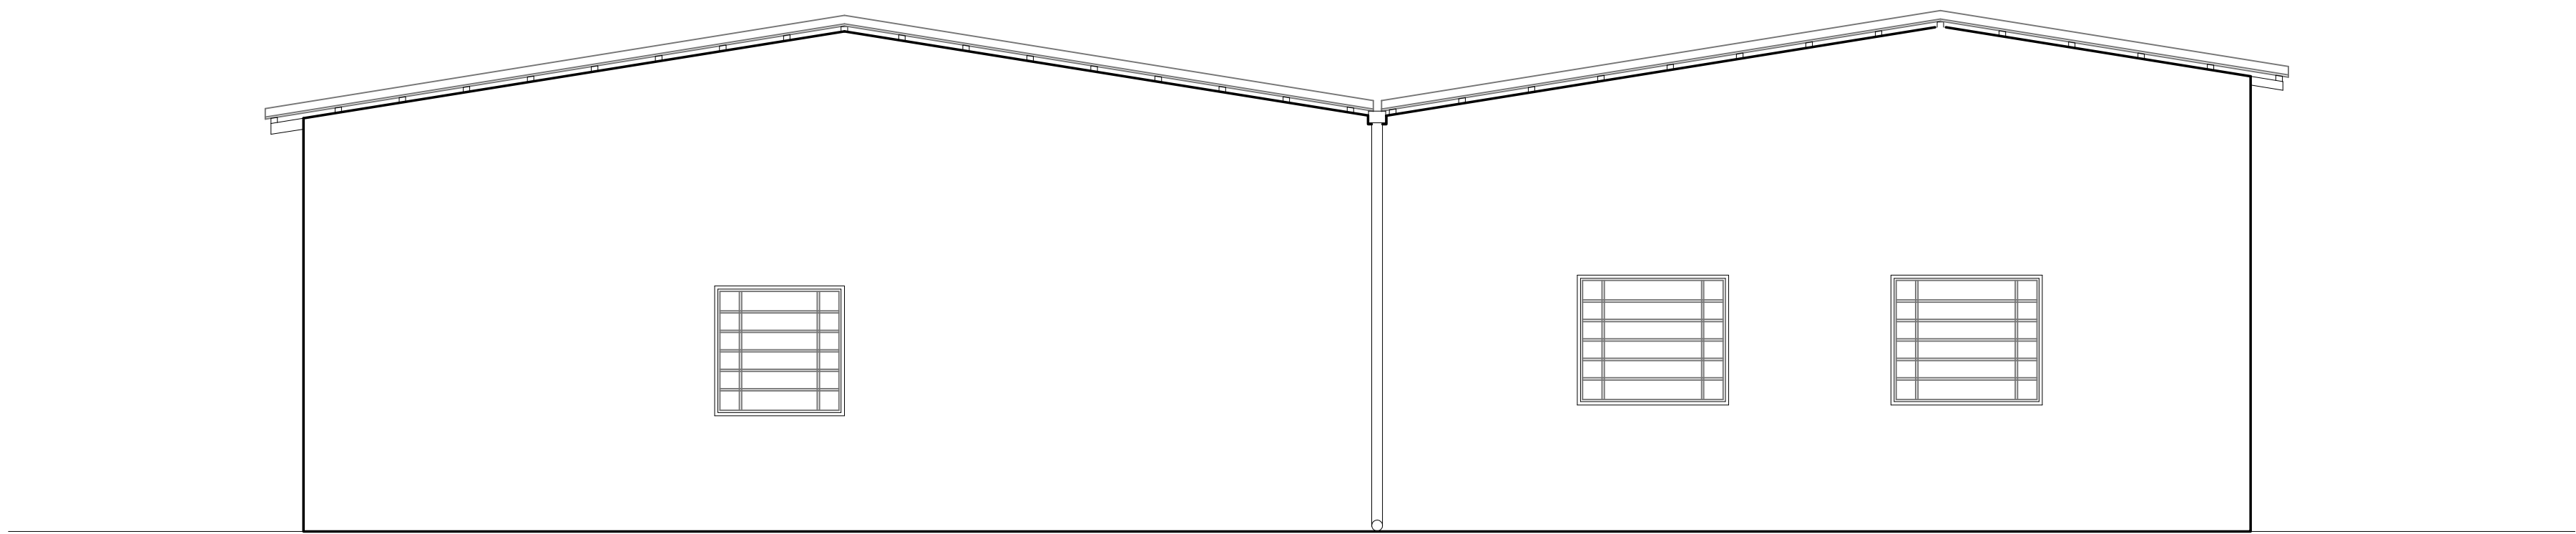

FACHADA LATERAL
Escala 1/50

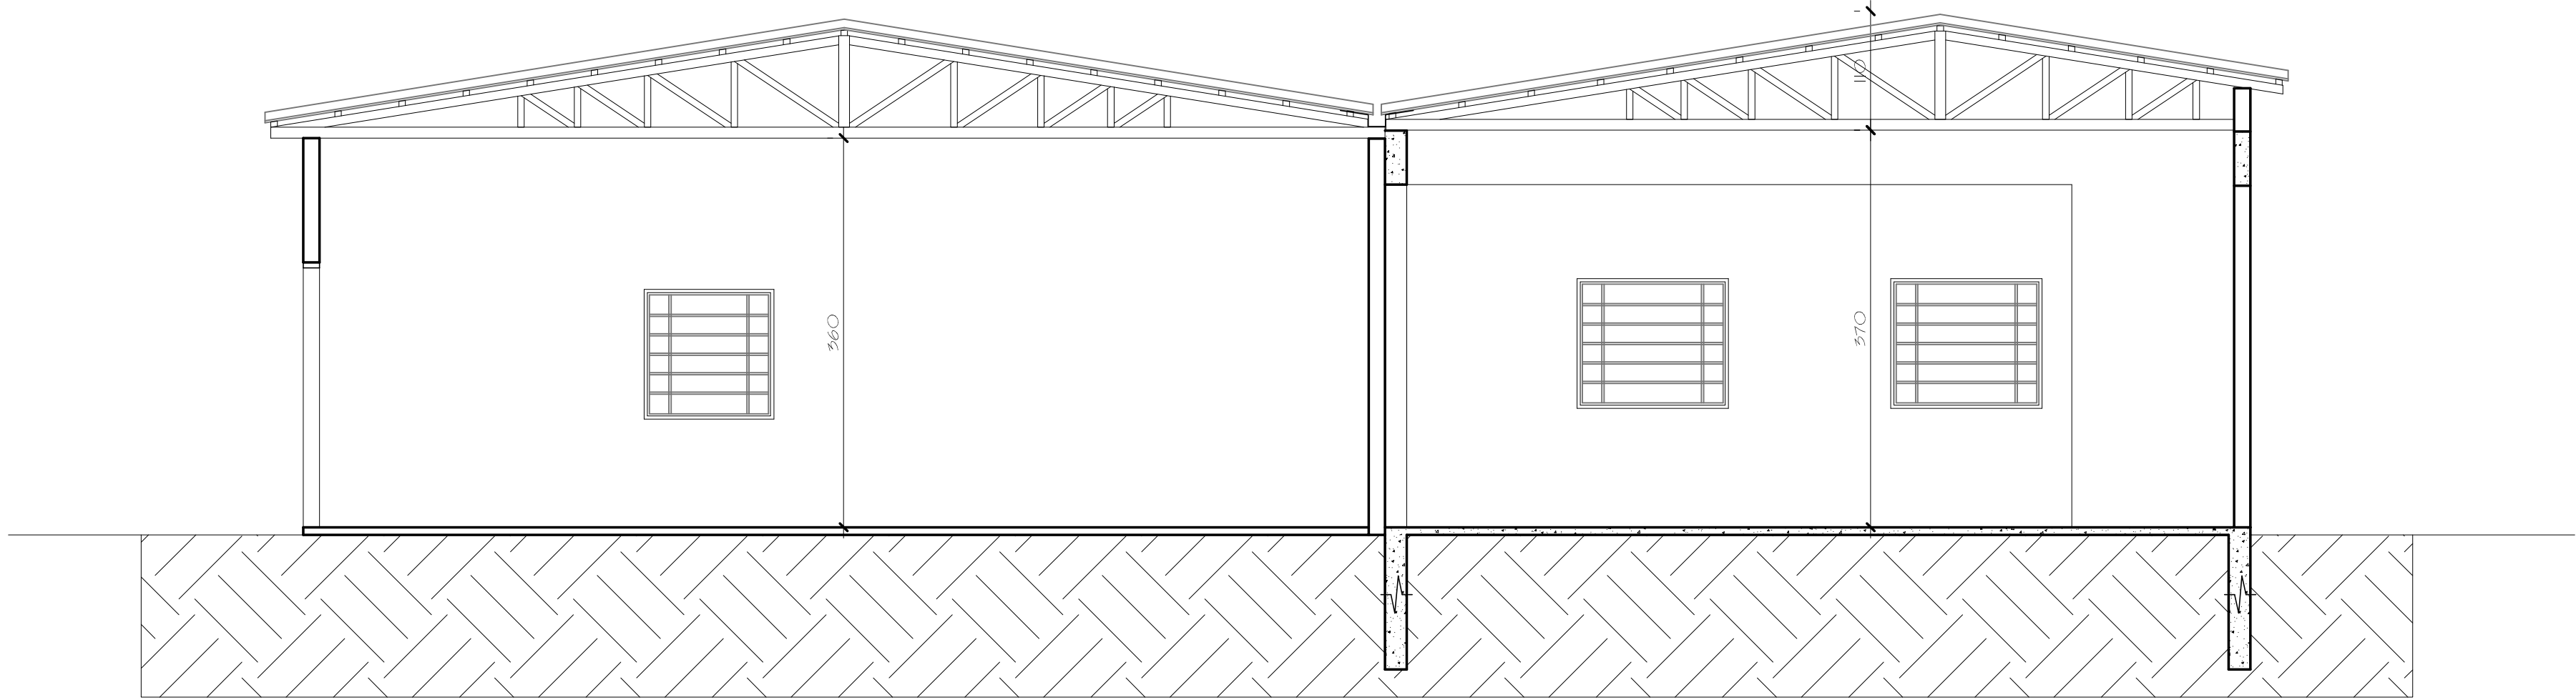

CORTE A-A
Escala 1/50

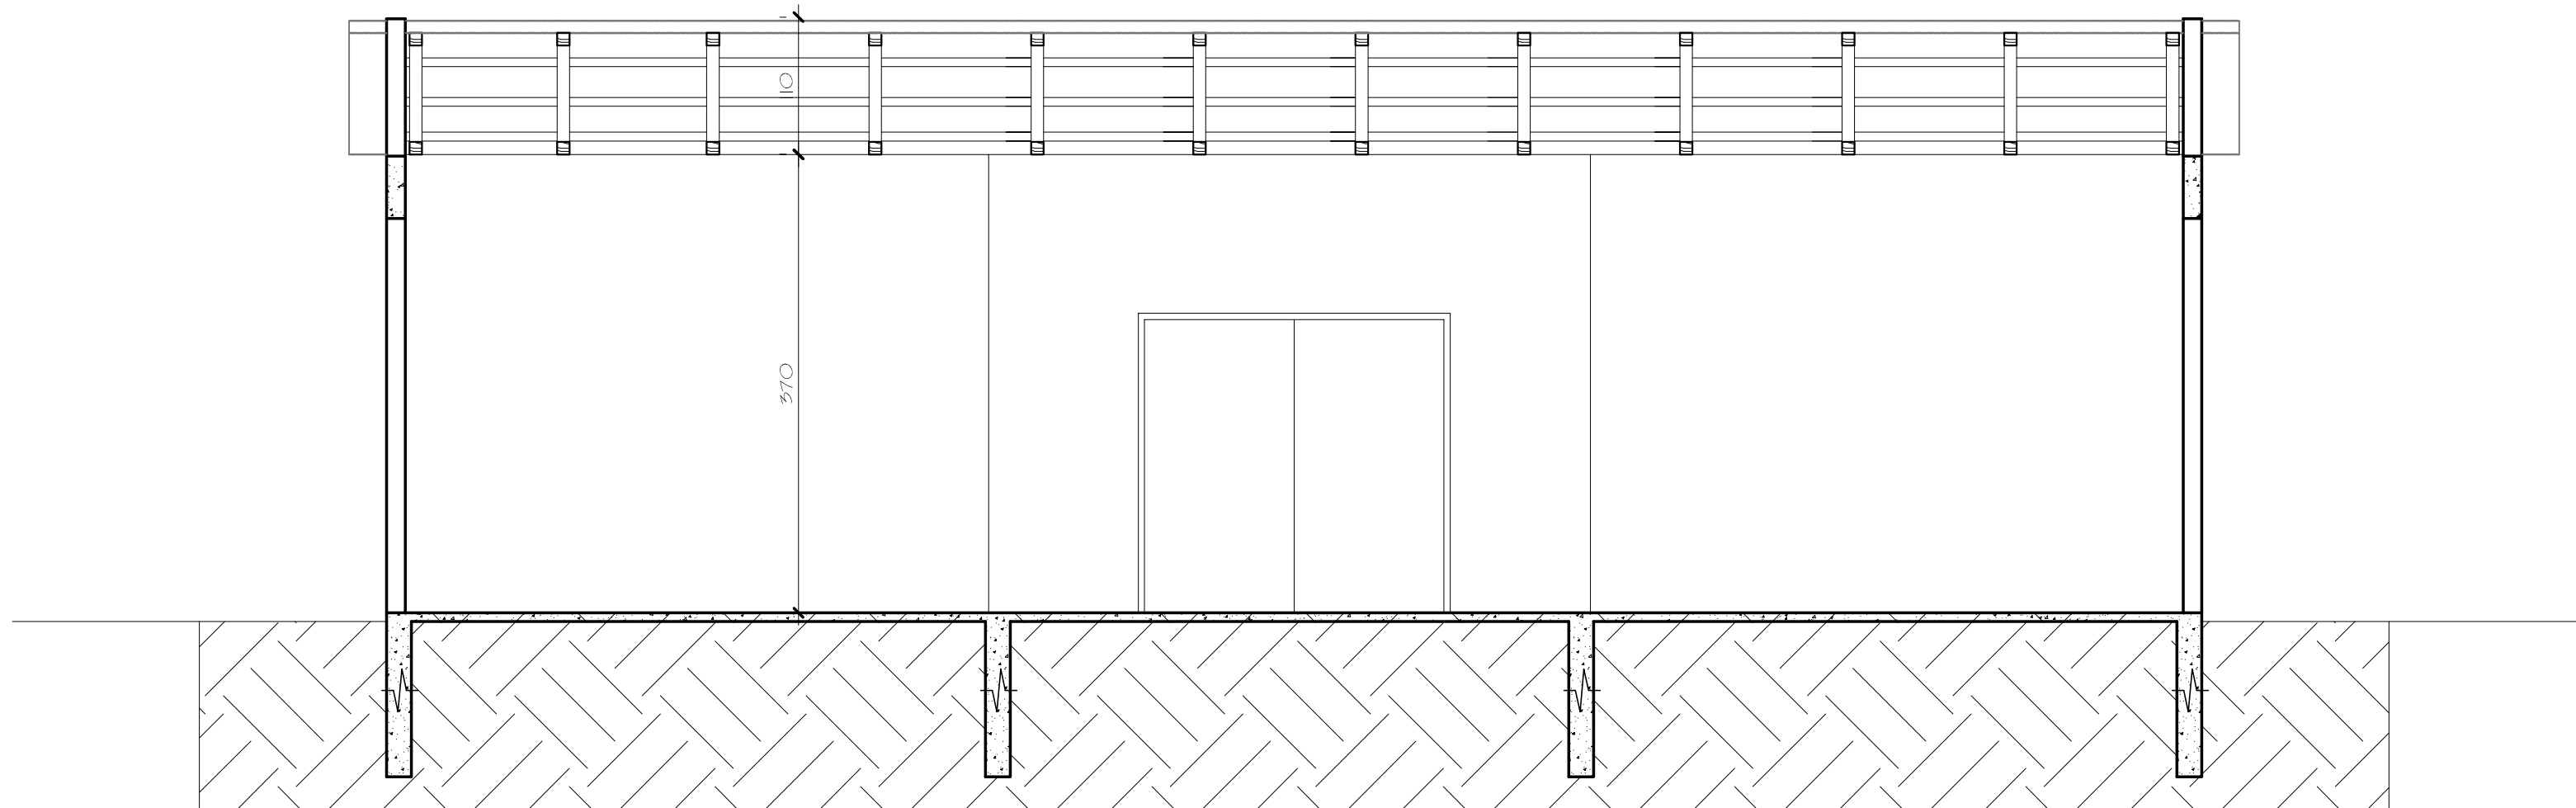

CORTE B-B
Escala 1/50



PREFEITURA MUNICIPAL DE SANT'ANA DO LIVRAMENTO
RUA RIVADÁVIA CORRÊA, 858. BAIRRO CENTRO. FONE: (55) 3968 1008

OBRA: AMPLIAÇÃO GALPÃO DESTINADO A ATIVIDADES ESPORTIVAS

ENDEREÇO: ASSENTAMENTO COQUEIRO - 4º DISTRITO - SANTANA DO LIVRAMENTO - RS

Responsável Técnico
Arqº e Urbº Ana Paula Flores Peres
CAU A 35723-5

DESENHO:
FACHADA /
CORTE A-A /
CORTE B-B

ESCALA: 1:50 DATA: 05/2013 ÁREA: 116,40 m² PRANCHA: 03